 
 
 
 
 
 

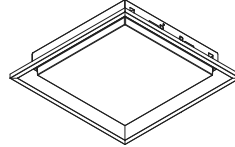
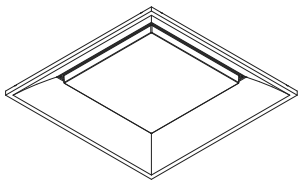
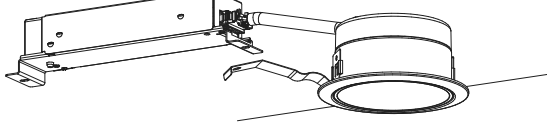
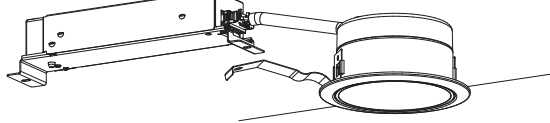
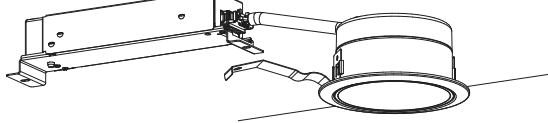
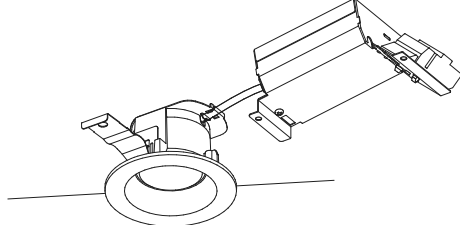
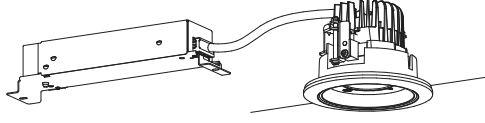
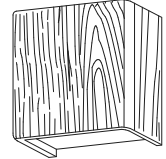
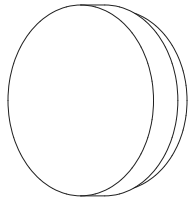
 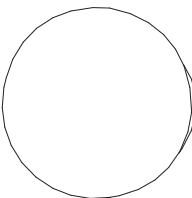

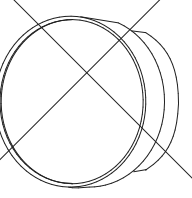
 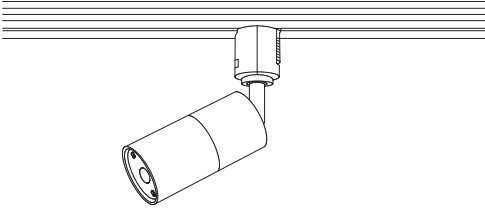

 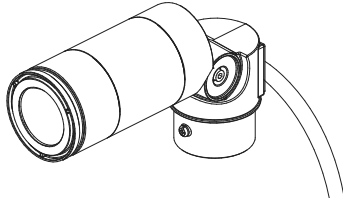
 



A	LED21.8W 直付型20形 W150	B	LED43.1W 直付型40形 W150	C	LED20.3W 直付型40形 iスタイル		LED43.1W 直付型40形 iスタイル	E	LED43.1W 直付型40形 反射笠付型	F	LED31.9W 埋込型40形 下面開放型 W150	G	LED31.9W 埋込型 下面開放型 □350	H	LED31.9W 埋込型 下面開放型 □450
	3200LM 5000K		6900LM 5000K		3200LM 3500K		D		6900LM 5000K		5200LM 5000K		4500LM 3500K		4500LM 5000K
LSS9-2-30LE9		パナソニック 直付XF460AENLE9 相当品		パナソニック 直付XF430NEVLE9 相当品		D1: パナソニック 直付XF460NENLE9 相当品 D1: パナソニック 直付XF460NEVLE9 相当品		パナソニック 直付XF460KENLE9 相当品		パナソニック 埋込XF450PENLE9 相当品		パナソニック 埋込XLX140REVL9 相当品		パナソニック 埋込XLX140UENLA9 相当品	
															
本体：鋼板（白色粉体塗装） ライトバー（カバー）：ポリカーボネート（乳白）		本体：鋼板（白色粉体塗装） ライトバー（カバー）：ポリカーボネート（乳白）		本体：鋼板（白色粉体塗装） ライトバー（カバー）：ポリカーボネート（乳白）		本体：鋼板（白色粉体塗装） ライトバー（カバー）：ポリカーボネート（乳白）		本体：鋼板（白色粉体塗装） ライトバー（カバー）：ポリカーボネート（乳白）		本体：亜鉛鋼板、反射板、鋼板（高反射白色粉体塗装） ライトバー（カバー）：ポリカーボネート（乳白）		本体：鋼板（高反射白色粉体塗装）		本体：鋼板（高反射白色粉体塗装） 高反射ユニット（カバー）：ポリカーボネート（乳白）	
I	LED7W ダウンライト 100形	J	LED11.6W ダウンライト 150形	K	LED15W ダウンライト 200形	L	LED4.5W ダウンライト 60形	M	LED7.6W 軒下用ダウンライト 100形	N	LED7.9W シーリングライト 100形	O	LED10.7W シーリングライト 30形	P	LED6W ブラケット 60形
	980LM 3000K		1590LM 3000K		1945LM 3000K		455LM 3500K		710LM 3500K		865LM 5000K		965LM 3500K		322LM 2700K
パナソニック ダウンライトXND1039WLE9 相当品		パナソニック ダウンライトXND1539WLE9 相当品		パナソニック ダウンライトXND2039WLE9 相当品		パナソニック LGD1020VLE1 相当品		パナソニック ダウンライトXNW1031BVE9 相当品		パナソニック LGB51633LE1 相当品		パナソニック LGW51705WCF1 相当品		パナソニック LGB81414LE1 相当品	
															
反射板（上部）：プラスチック（ホワイト） 反射板（下部）：鋼板（ホワイトつや消し仕上） 枠：鋼板（ホワイトつや消し仕上）、埋込式φ100		反射板（上部）：プラスチック（ホワイト） 反射板（下部）：鋼板（ホワイトつや消し仕上） 枠：鋼板（ホワイトつや消し仕上）、埋込式φ100		反射板（上部）：プラスチック（ホワイト） 反射板（下部）：鋼板（ホワイトつや消し仕上） 枠：鋼板（ホワイトつや消し仕上）、埋込式φ100		高光タイプ、高質量SS形 枠：アルミダイカスト（ホワイトつや消し） 埋込式φ75		反射板（上部）：プラスチック（ホワイト） 枠：アルミダイカスト（ブラックつや消し仕上） パネル：アクリル（透明）、埋込式：φ100		天井部・壁面取付専用 カバー：プラスチック（ホワイト）		防湿型・防雨型、低熱タイプ、ネジ込み方式 プラスチック（ホワイト） カバー：アクリル（乳白）		木製（メイプル） 上下部カバー付 Wφ=120 H=120 出し方B0	
Q	LED5.0W 電球（小形電球タイプ） ブラケット	R	LED電球8.2W×1 ブラケット 浴室灯	S	LED6.1W ポーチライト 40形	T	LED6.1W ポーチライト 40形	U	LED6.6W スポットライト 100形	V	LED5.8W フットスタンドライト	W	LED5.9W スポットライト ダイクル電球60形	X	LED4.6W ブラケットライト 60形
	440LM 3500K		760LM 3500K		373LM 2700K		300LM 2700K		700LM 3500K		425LM 3000K		445LM 3000K		470LM 3500K
パナソニック NNN11110K 相当品		パナソニック NNN12280 相当品		パナソニック LGW80413LE1 相当品		パナソニック LGW80315KLE1 相当品		パナソニック スポットライトXSZP3565VCB1 相当品		パナソニック YYY82544LE1 相当品		パナソニック LGW40823LE1 相当品 専用埋込ボックス LGK03510		パナソニック LGB51569WCE1 相当品	
										 コングリット基礎					
車庫用浴室灯（防湿型・防雨型）、ランプ別売 本体：アルミダイカスト（クールホワイトつや消し仕上） グローブ：タフロン被付ガラス Wφ=155、H=115φ、出し方100		防湿・防雨型 ランプ別売 本体：アルミダイカスト（シルバーメタリックつや消し仕上） グローブ：タフロン被付ガラス（乳白） 壁取付型（埋込ボックス取付専用）		壁取付型、防雨型 低熱タイプ、ツマミネジ方式 カバー：アクリル（乳白）、プラスチック（オフブラック）		天井面付型・壁取付型、低熱タイプ、防雨型、ネジ込み方式 カバー：アクリル（透明・内面白塗装） 本体：プラスチック（ブラックメタリック）		100V配線ダクト用、高光タイプ、台形制御式（2種式） 可動範囲上下92度、回転方向360度 本体：アルミダイカスト（ホワイト） セード（ホワイト）		LED内蔵、電源ユニット内蔵、防雨型、全面防虫タイプ 本体：アルミダイカスト（ミディウムグレーメタリック） ポール：ステンレス（ミディウムグレーメタリック） グローブ：アクリル（透明） ポール径：φ100、全高さ 560、設置等級：IP23		LED内蔵、電源ユニット内蔵、ビーム角34度、防雨型、壁取付型 本体：アルミダイカスト（ミディウムグレーメタリック） パネル：ガラス（透明）		天井部・壁面取付専用 セード：プラスチック（乳白つや消し）	
Y	LED43.1W 直付型40形 反射笠付型														
	6900LM 5000K 防湿型・防雨型														
パナソニック 直付XLW463KENZLE9 相当品															
															
本体：ステンレス（高反射白色粉体塗装） 高反射型、防雨型ライトバー：ポリカーボネート（乳白）+アクリルコーティング															


縮 尺 A1： NS A3：表記の50%	物件名称	みさかの湯大規模改修工事	区分	電気設備
	図面名称	照明器具姿図 1	No.	E-07

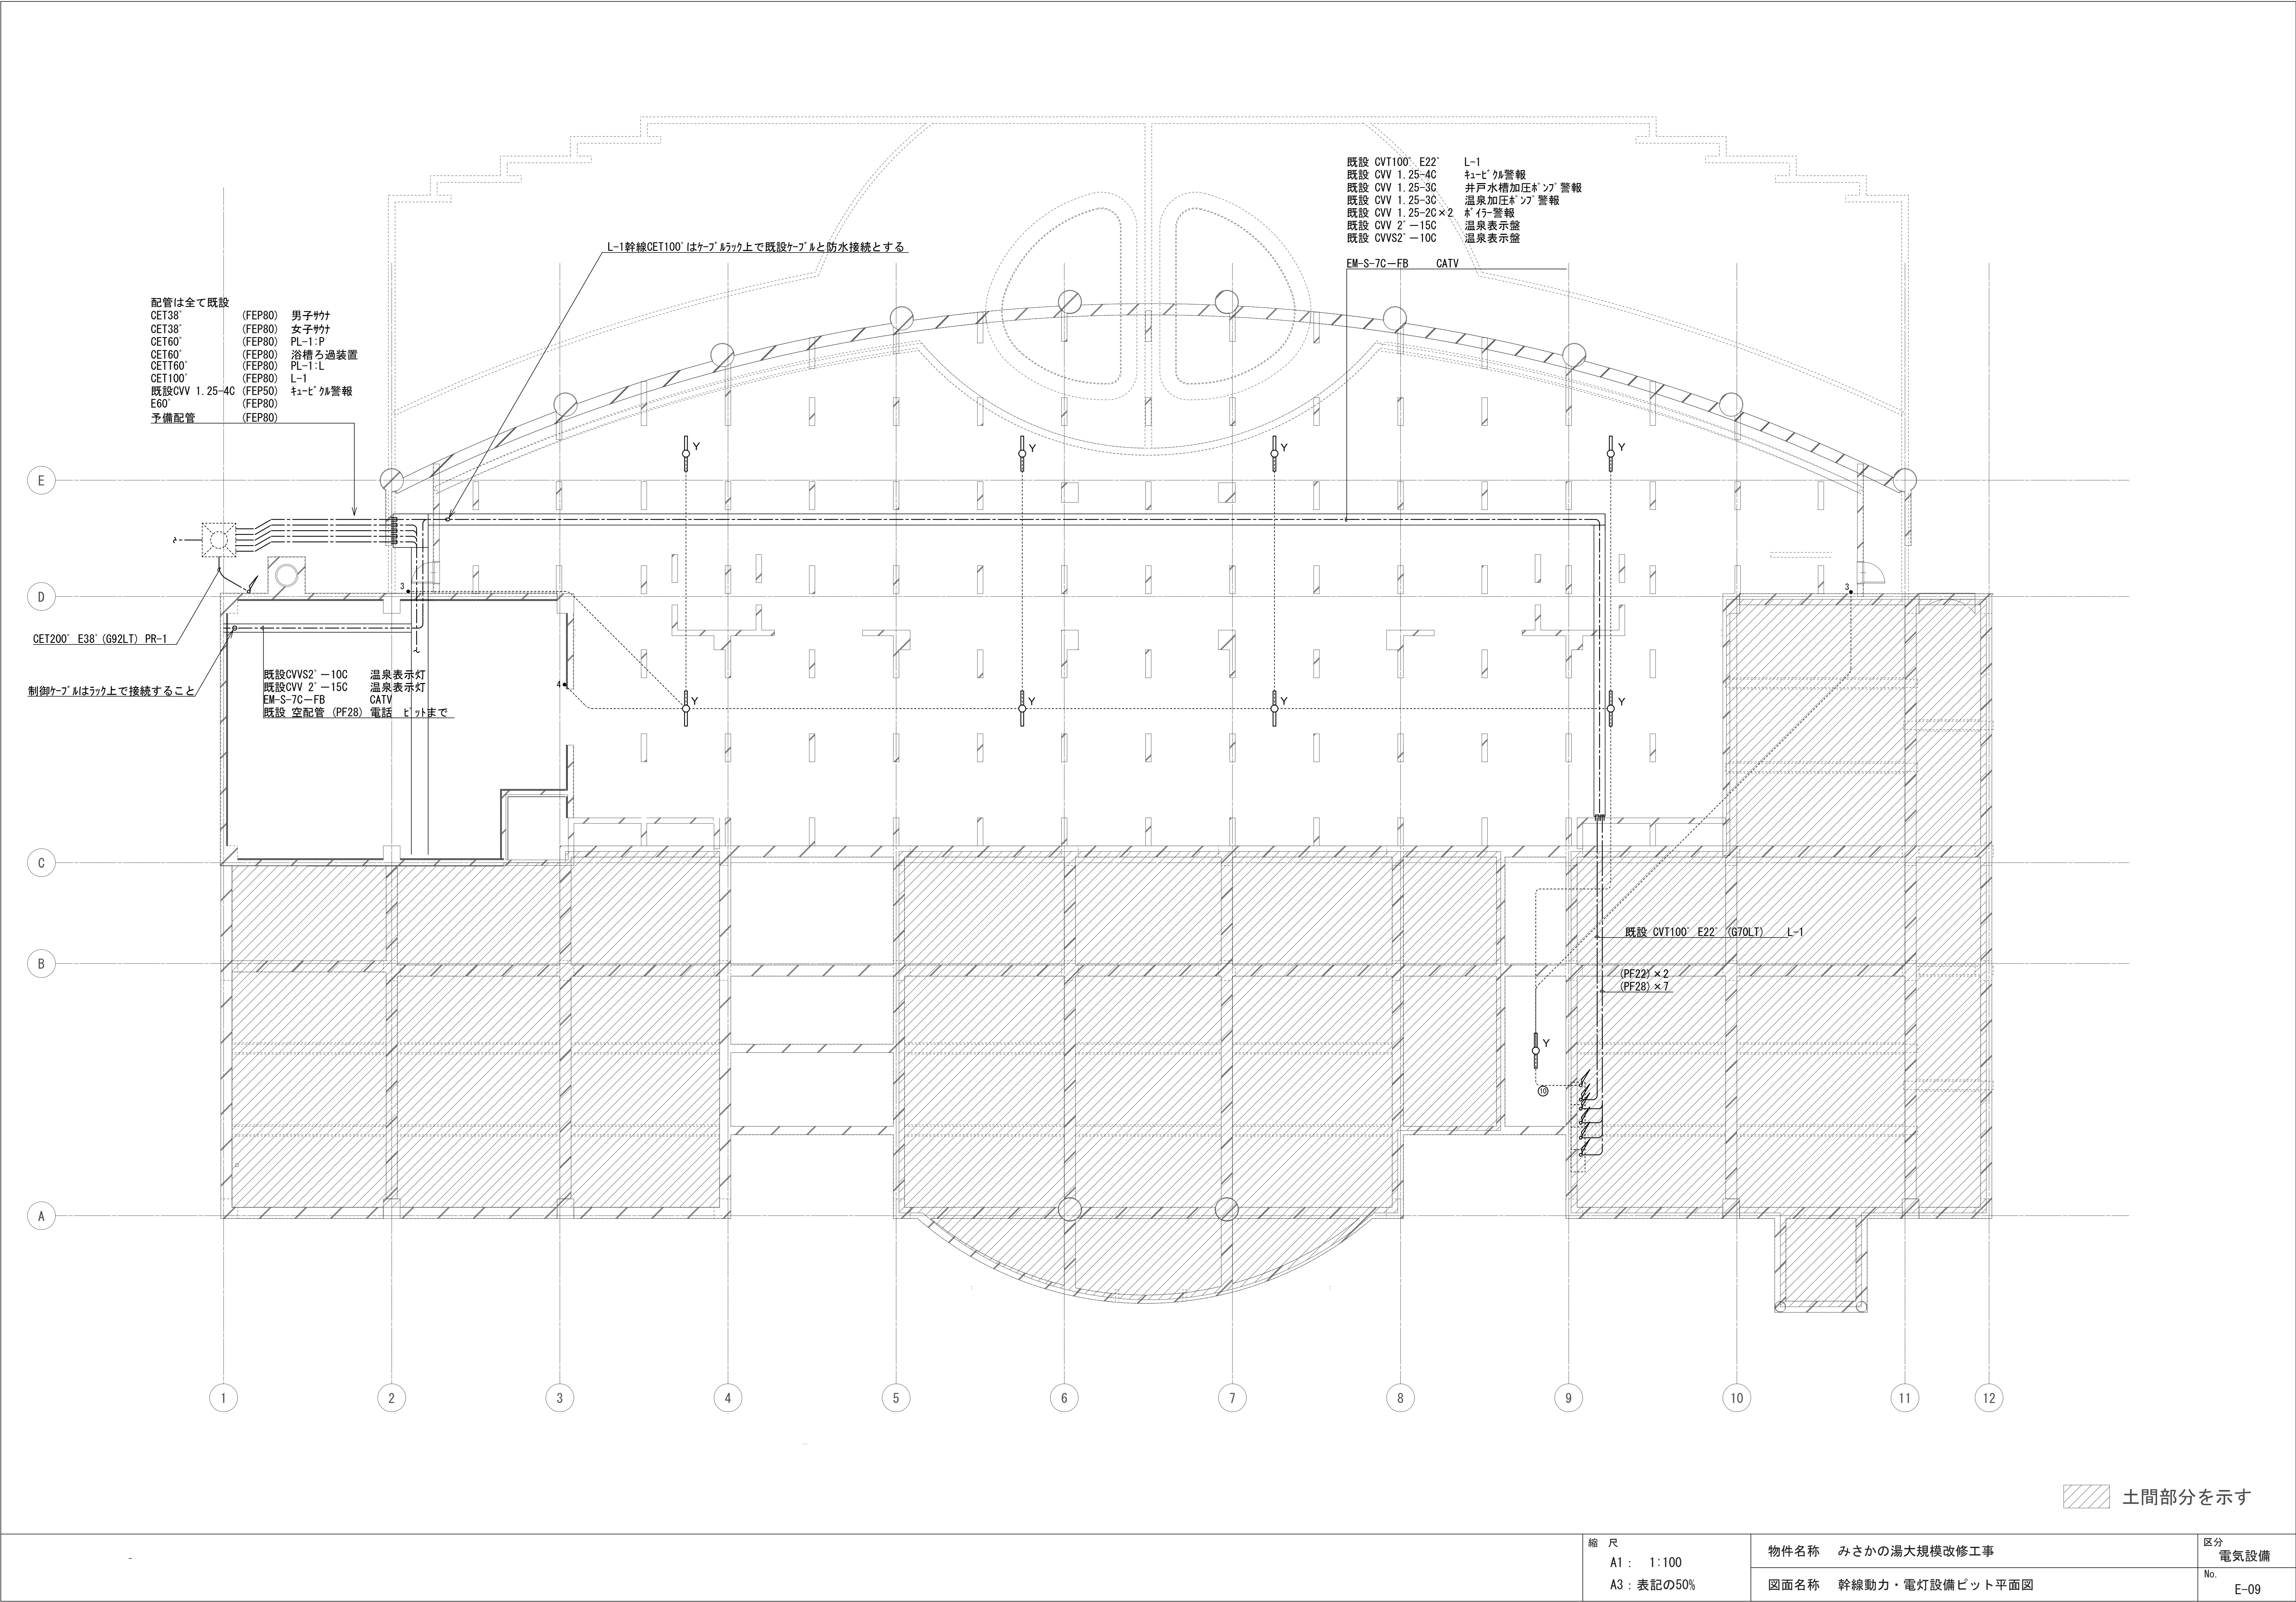

土間部分を示す

縮尺 A1 : 1:100 A3 : 表記の50%	物件名称 みさかの湯大規模改修工事	区分 電気設備
	図面名称 幹線動力・電灯設備ビット平面図	No. E-09

改修後

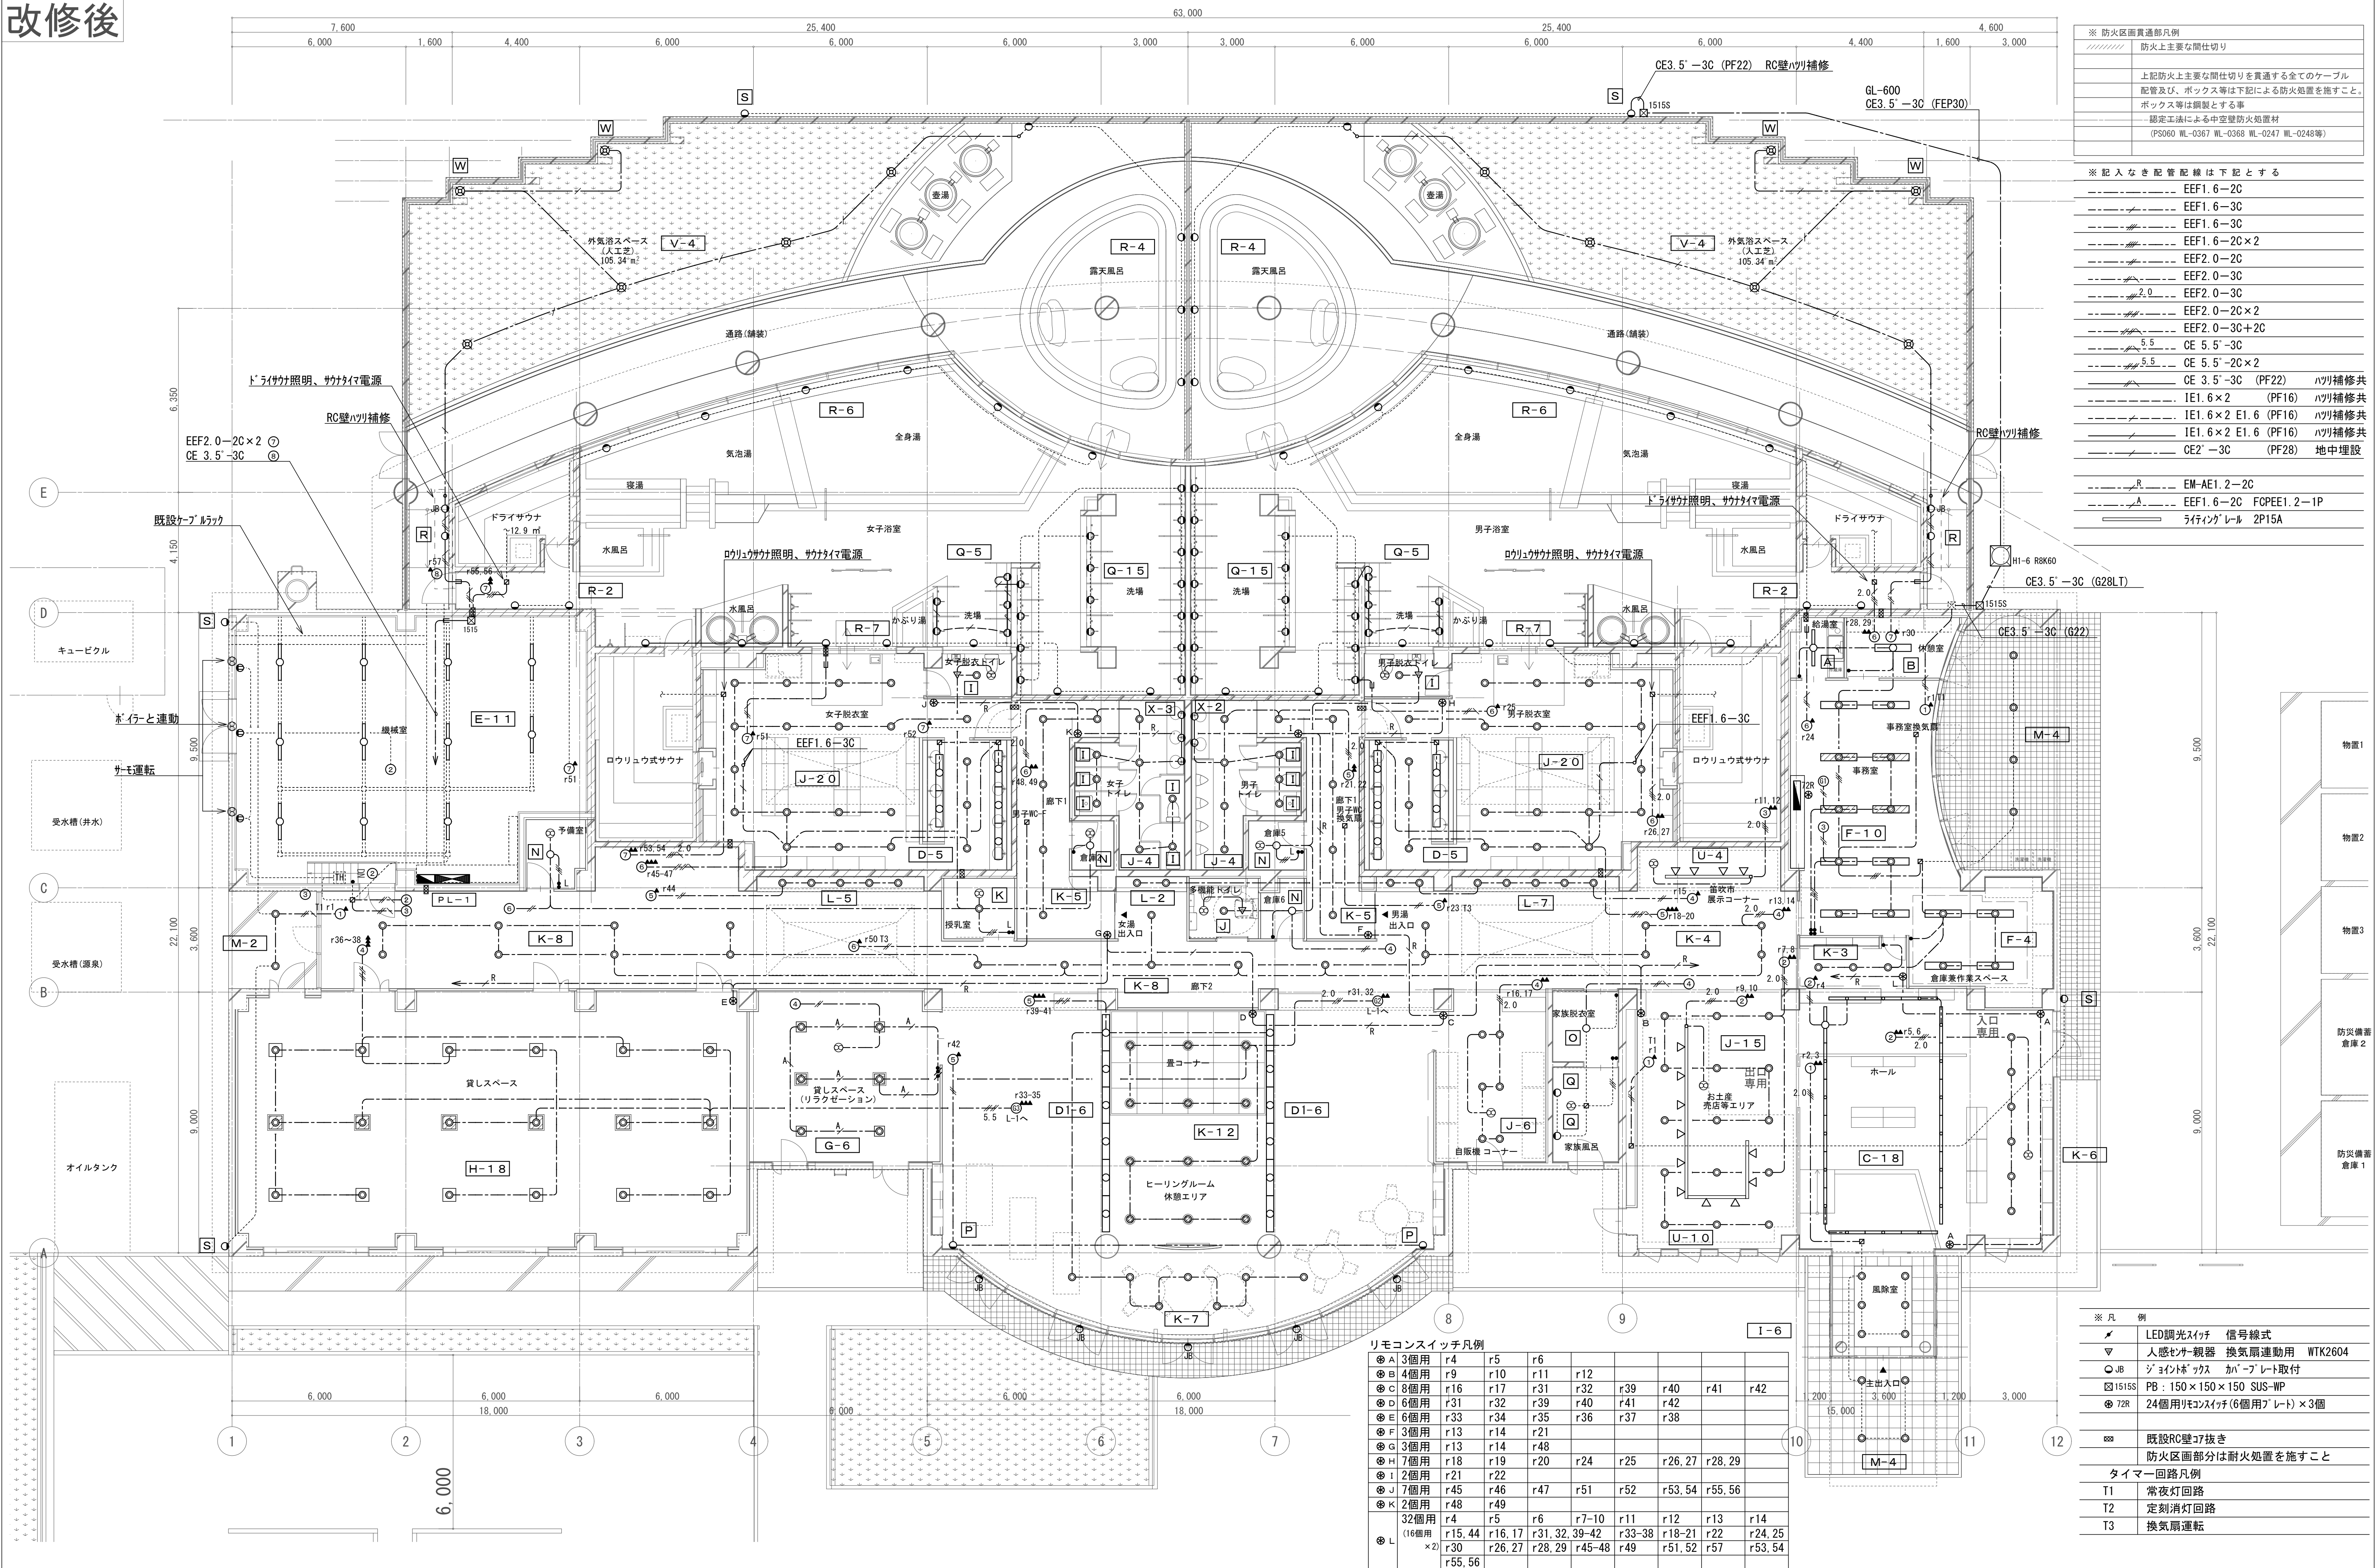

※ 防火区画直通部凡例	
////////	防火上主要な間仕切り
	上記防火上主要な間仕切りを貫通する全てのケーブル 配管及び、ボックス等は下記による防火処置を施すこと。 ボックス等は鋼製とする事 ———認定工法による中空壁防火処置材 (PS060 WL-0367 WL-0368 WL-0247 WL-0248等)

※記入なき配管配線は下記とする

— — — — —	EEF1.6—2C	
— — — — —	EEF1.6—3C	
— — — — —	EEF1.6—3C	
— — — — —	EEF1.6—2C×2	
— — — — —	EEF2.0—2C	
— — — — —	EEF2.0—3C	
— — — — —	EEF2.0—2C×2	
— — — — —	EEF2.0—3C+2C	
— — — — —	CE 5.5'—3C	
— — — — —	CE 5.5'—2C×2	
— — — — —	CE 3.5'—3C (PF22)	ハツリ補修共
— — — — —	IE1.6×2 (PF16)	ハツリ補修共
— — — — —	IE1.6×2 E1.6 (PF16)	ハツリ補修共
— — — — —	IE1.6×2 E1.6 (PF16)	ハツリ補修共
— — — — —	CE2'—3C (PF28)	地中埋設
— — — — —	EW-AE1.2—2C	
— — — — —	EEF1.6—2C F0PEE1.2—1P	
— — — — —	ラテハンダレベル 2P15A	


※ 凡 例	
↗	LED調光スイッチ 信号線式
▽	人感センサー親器 換気扇連動用 WTK2604
○JB	ジョイントボックス カバープレート取付
☒ 1515S	PB : 150 × 150 × 150 SUS-WP
⊗ 72R	24個用リモコンスイッチ(6個用プレート) × 3個

既設RC壁コブ抜き
防火区画部分は耐火処置を施すこと
タイマー回路凡例
T1 常夜灯回路
T2 定刻消灯回路
T3 換気扇運転

モコモコンスイッチ凡例									
Ⓐ	3個用	r4	r5	r6					
Ⓑ	4個用	r9	r10	r11	r12				
Ⓒ	8個用	r16	r17	r31	r32	r39	r40	r41	r42
Ⓓ	6個用	r31	r32	r39	r40	r41	r42		
Ⓔ	6個用	r33	r34	r35	r36	r37	r38		
Ⓕ	3個用	r13	r14	r21					
Ⓖ	3個用	r13	r14	r48					
Ⓗ	7個用	r18	r19	r20	r24	r25	r26, 27	r28, 29	
Ⓘ	2個用	r21	r22						
Ⓝ	7個用	r45	r46	r47	r51	r52	r53, 54	r55, 56	
Ⓚ	2個用	r48	r49						
Ⓛ	32個用 (16個用×2)	r5	r6	r7-10	r11	r12	r13	r14	
		r15, 16	r17, 18	r31, 32, 39-42	r33-38	r18-21	r22	r24, 25	
		r30	r26, 27	r28, 29	r45-48	r49	r51, 52	r57	r53, 54
		r55, 56							

縮 尺 A1: 1:100 A3: 表記の50%	物件名称 みさかの湯大規模改修工事	区分 電気設備
	図面名称 電灯設備平面図	No. E-14

改修後

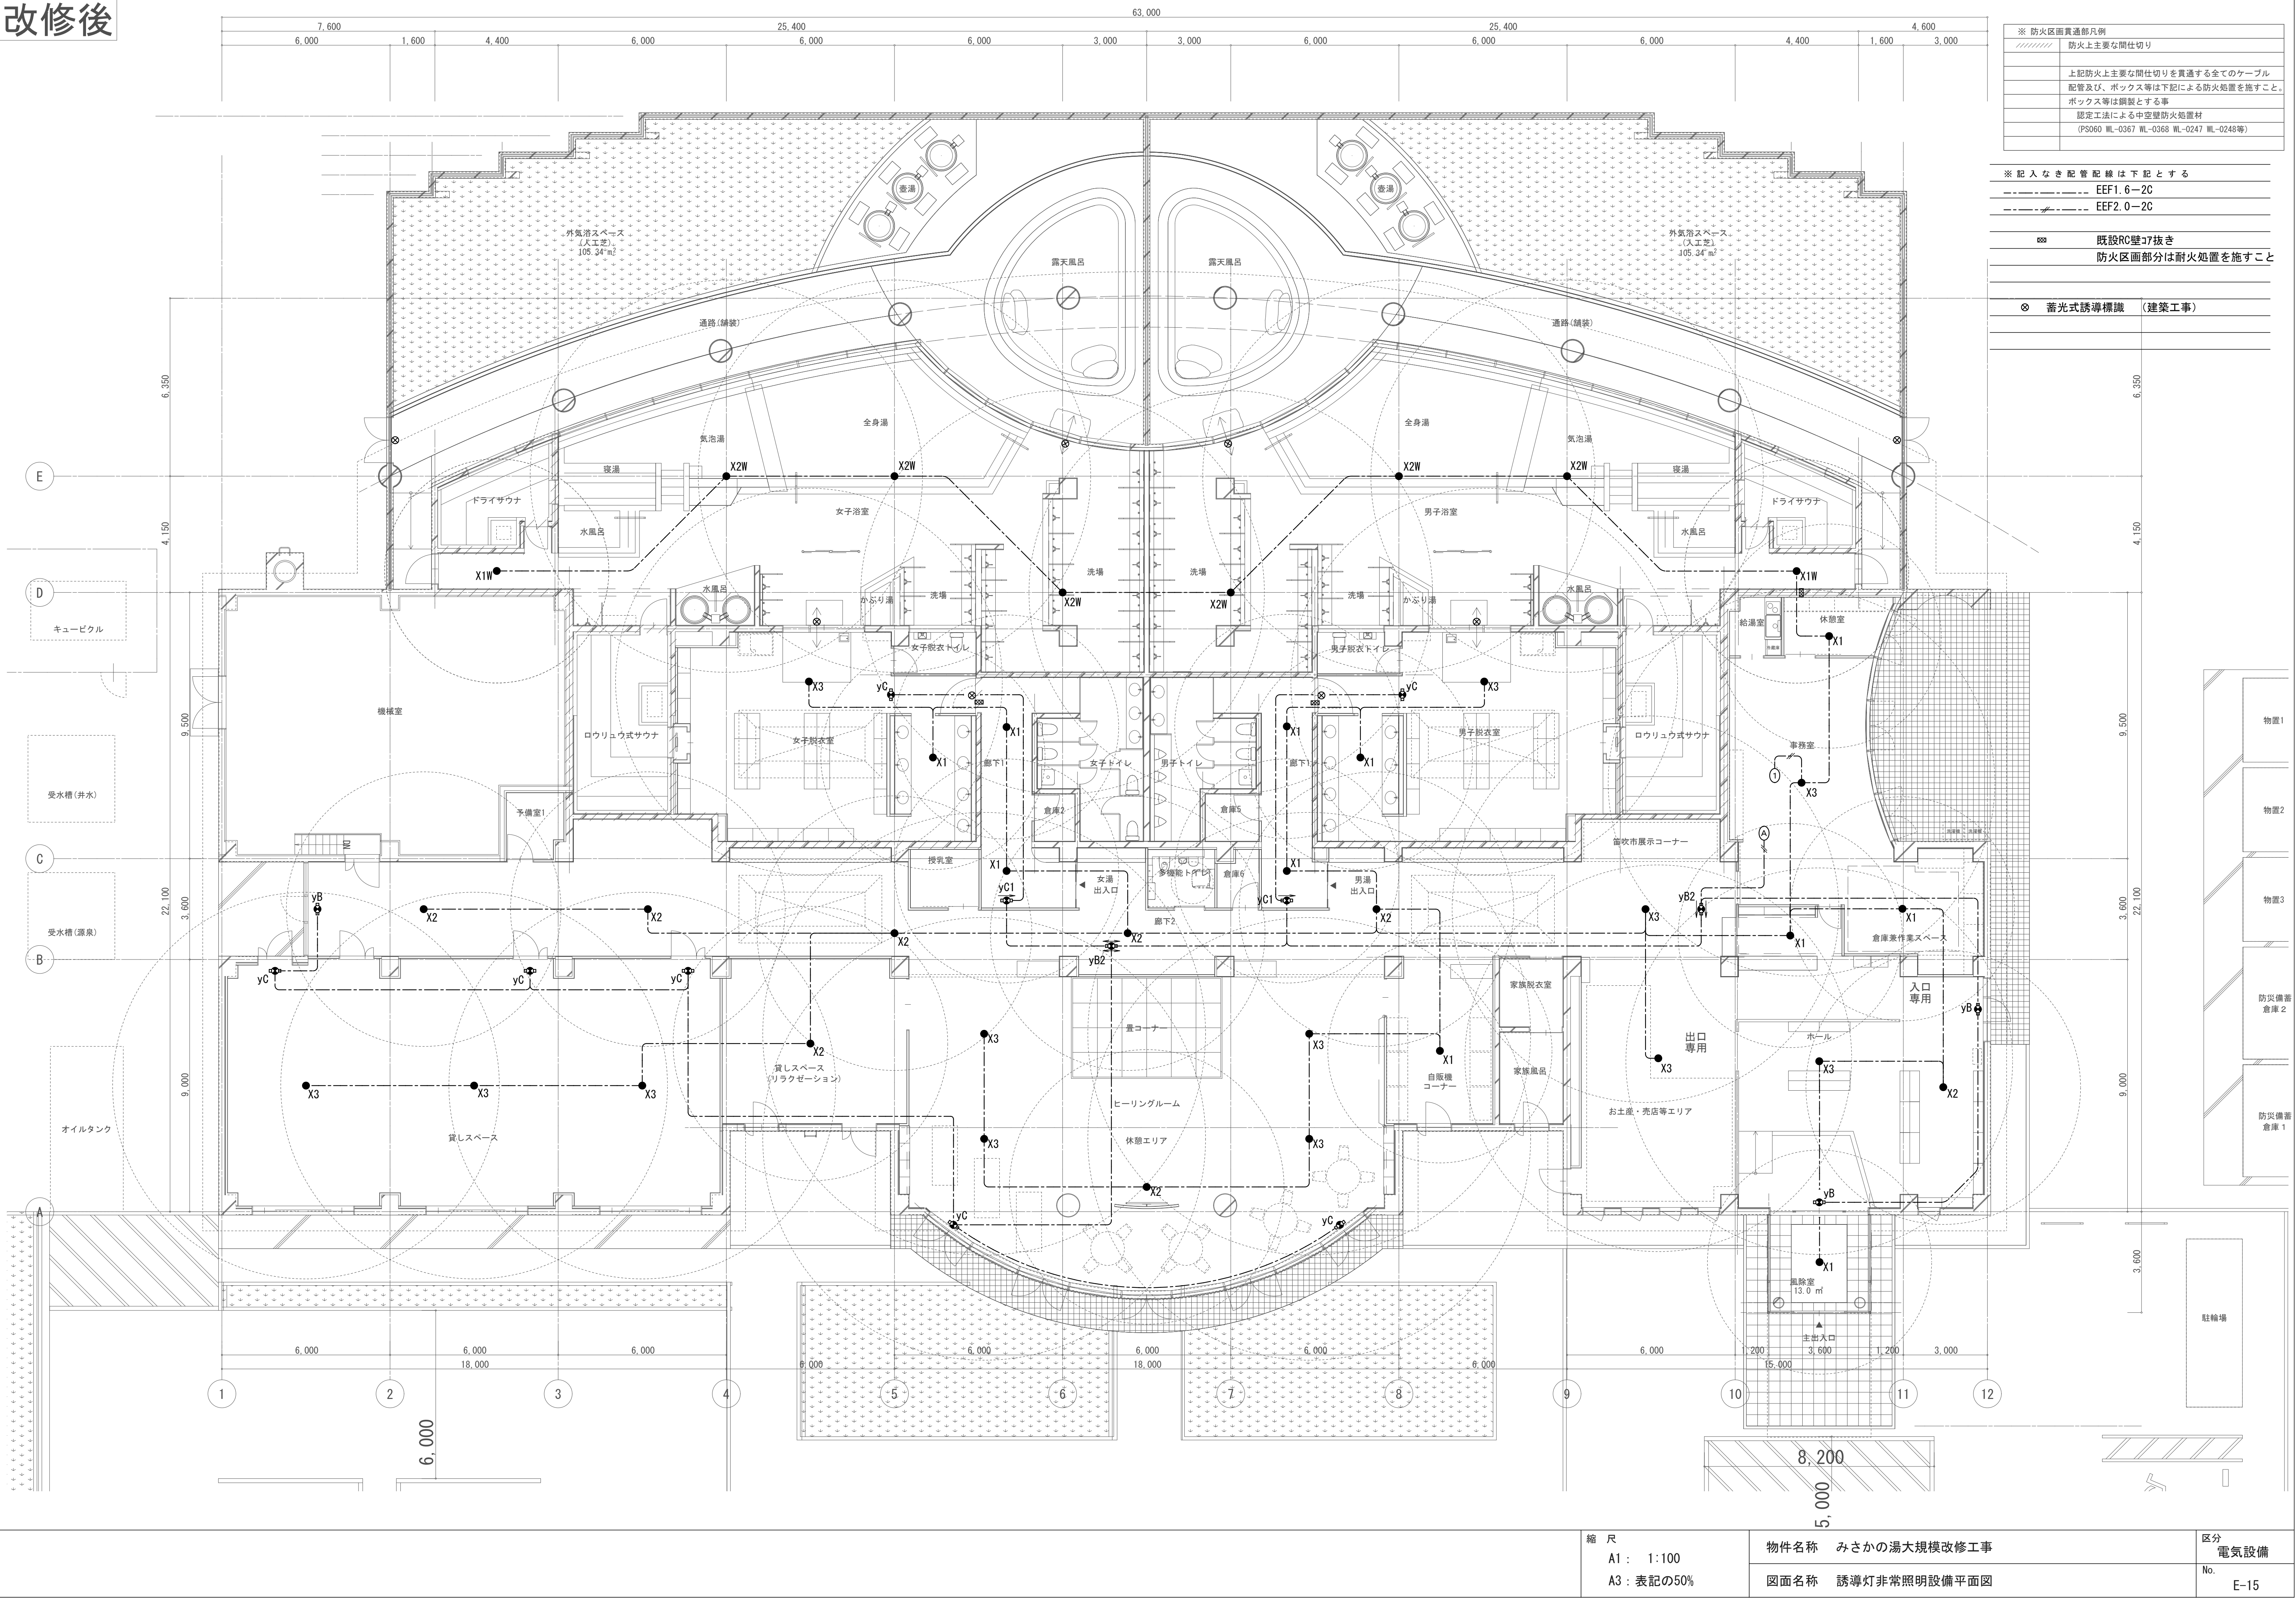

※ 防火区画貫通部凡例	
////////	防火上主要な間仕切り
上記防火上主要な間仕切りを貫通する全てのケーブル配管及び、ボックス等は下記による防火処置を施すこと。	
ボックス等は銅製とする事	
認定工法による中空壁防火遮断材	
(PS060 WL-0367 WL-0368 WL-0247 WL-0248等)	

※ 配入なき配管配線は下記とする	
----	EEF1.6-2C
----	EEF2.0-2C

888	既設RC壁77抜き
防火区画部分は耐火処置を施すこと	

⊗	蓄光式誘導標識 (建築工事)
---	----------------

縮尺 A1: 1:100 A3: 表記の50%	物件名称	みさかの湯大規模改修工事	区分	電気設備
	図面名称	誘導灯非常照明設備平面図	No.	E-15