
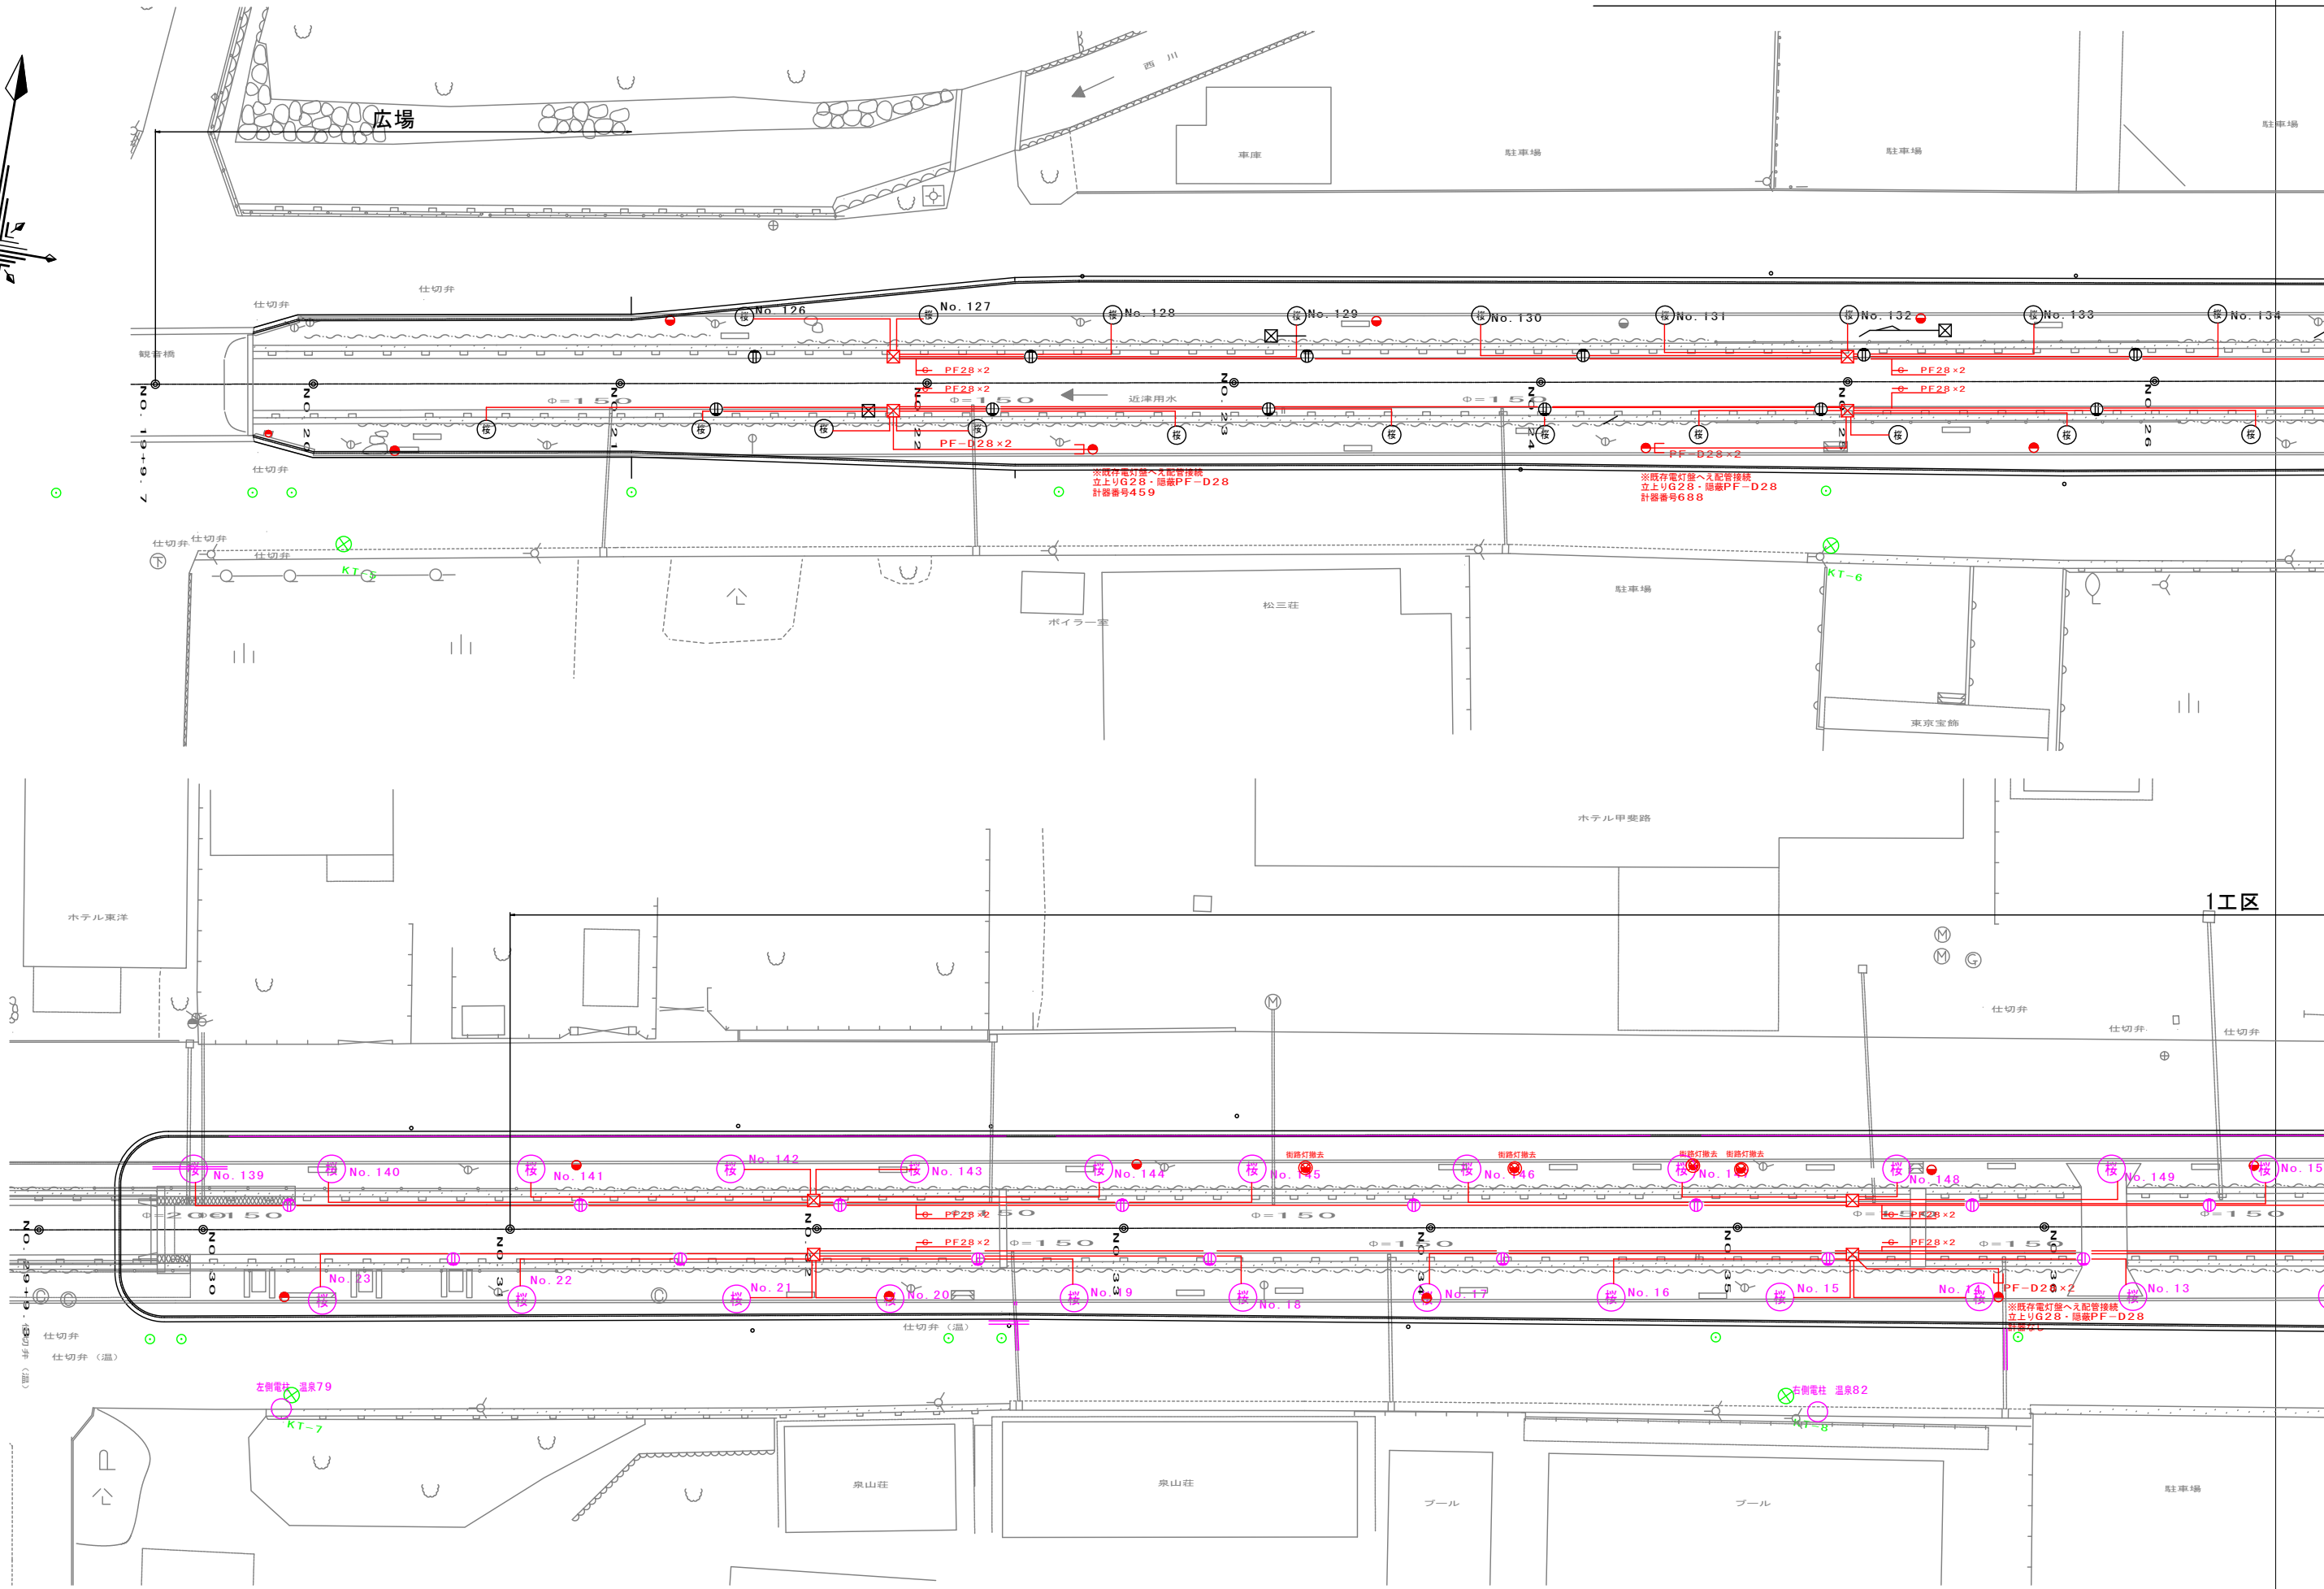


電気工事平面図（その2）


縮

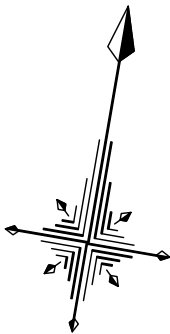


工事平面図（その2）

縮尺 1:200

工事名	近津用水ウッドデッキ改修電気設備工事		
図面名	電気工事平面図		
年月日	令和07年 月 日		
縮尺	1:200	図面番号	1
会社名			
事業者名	笛吹市役所		

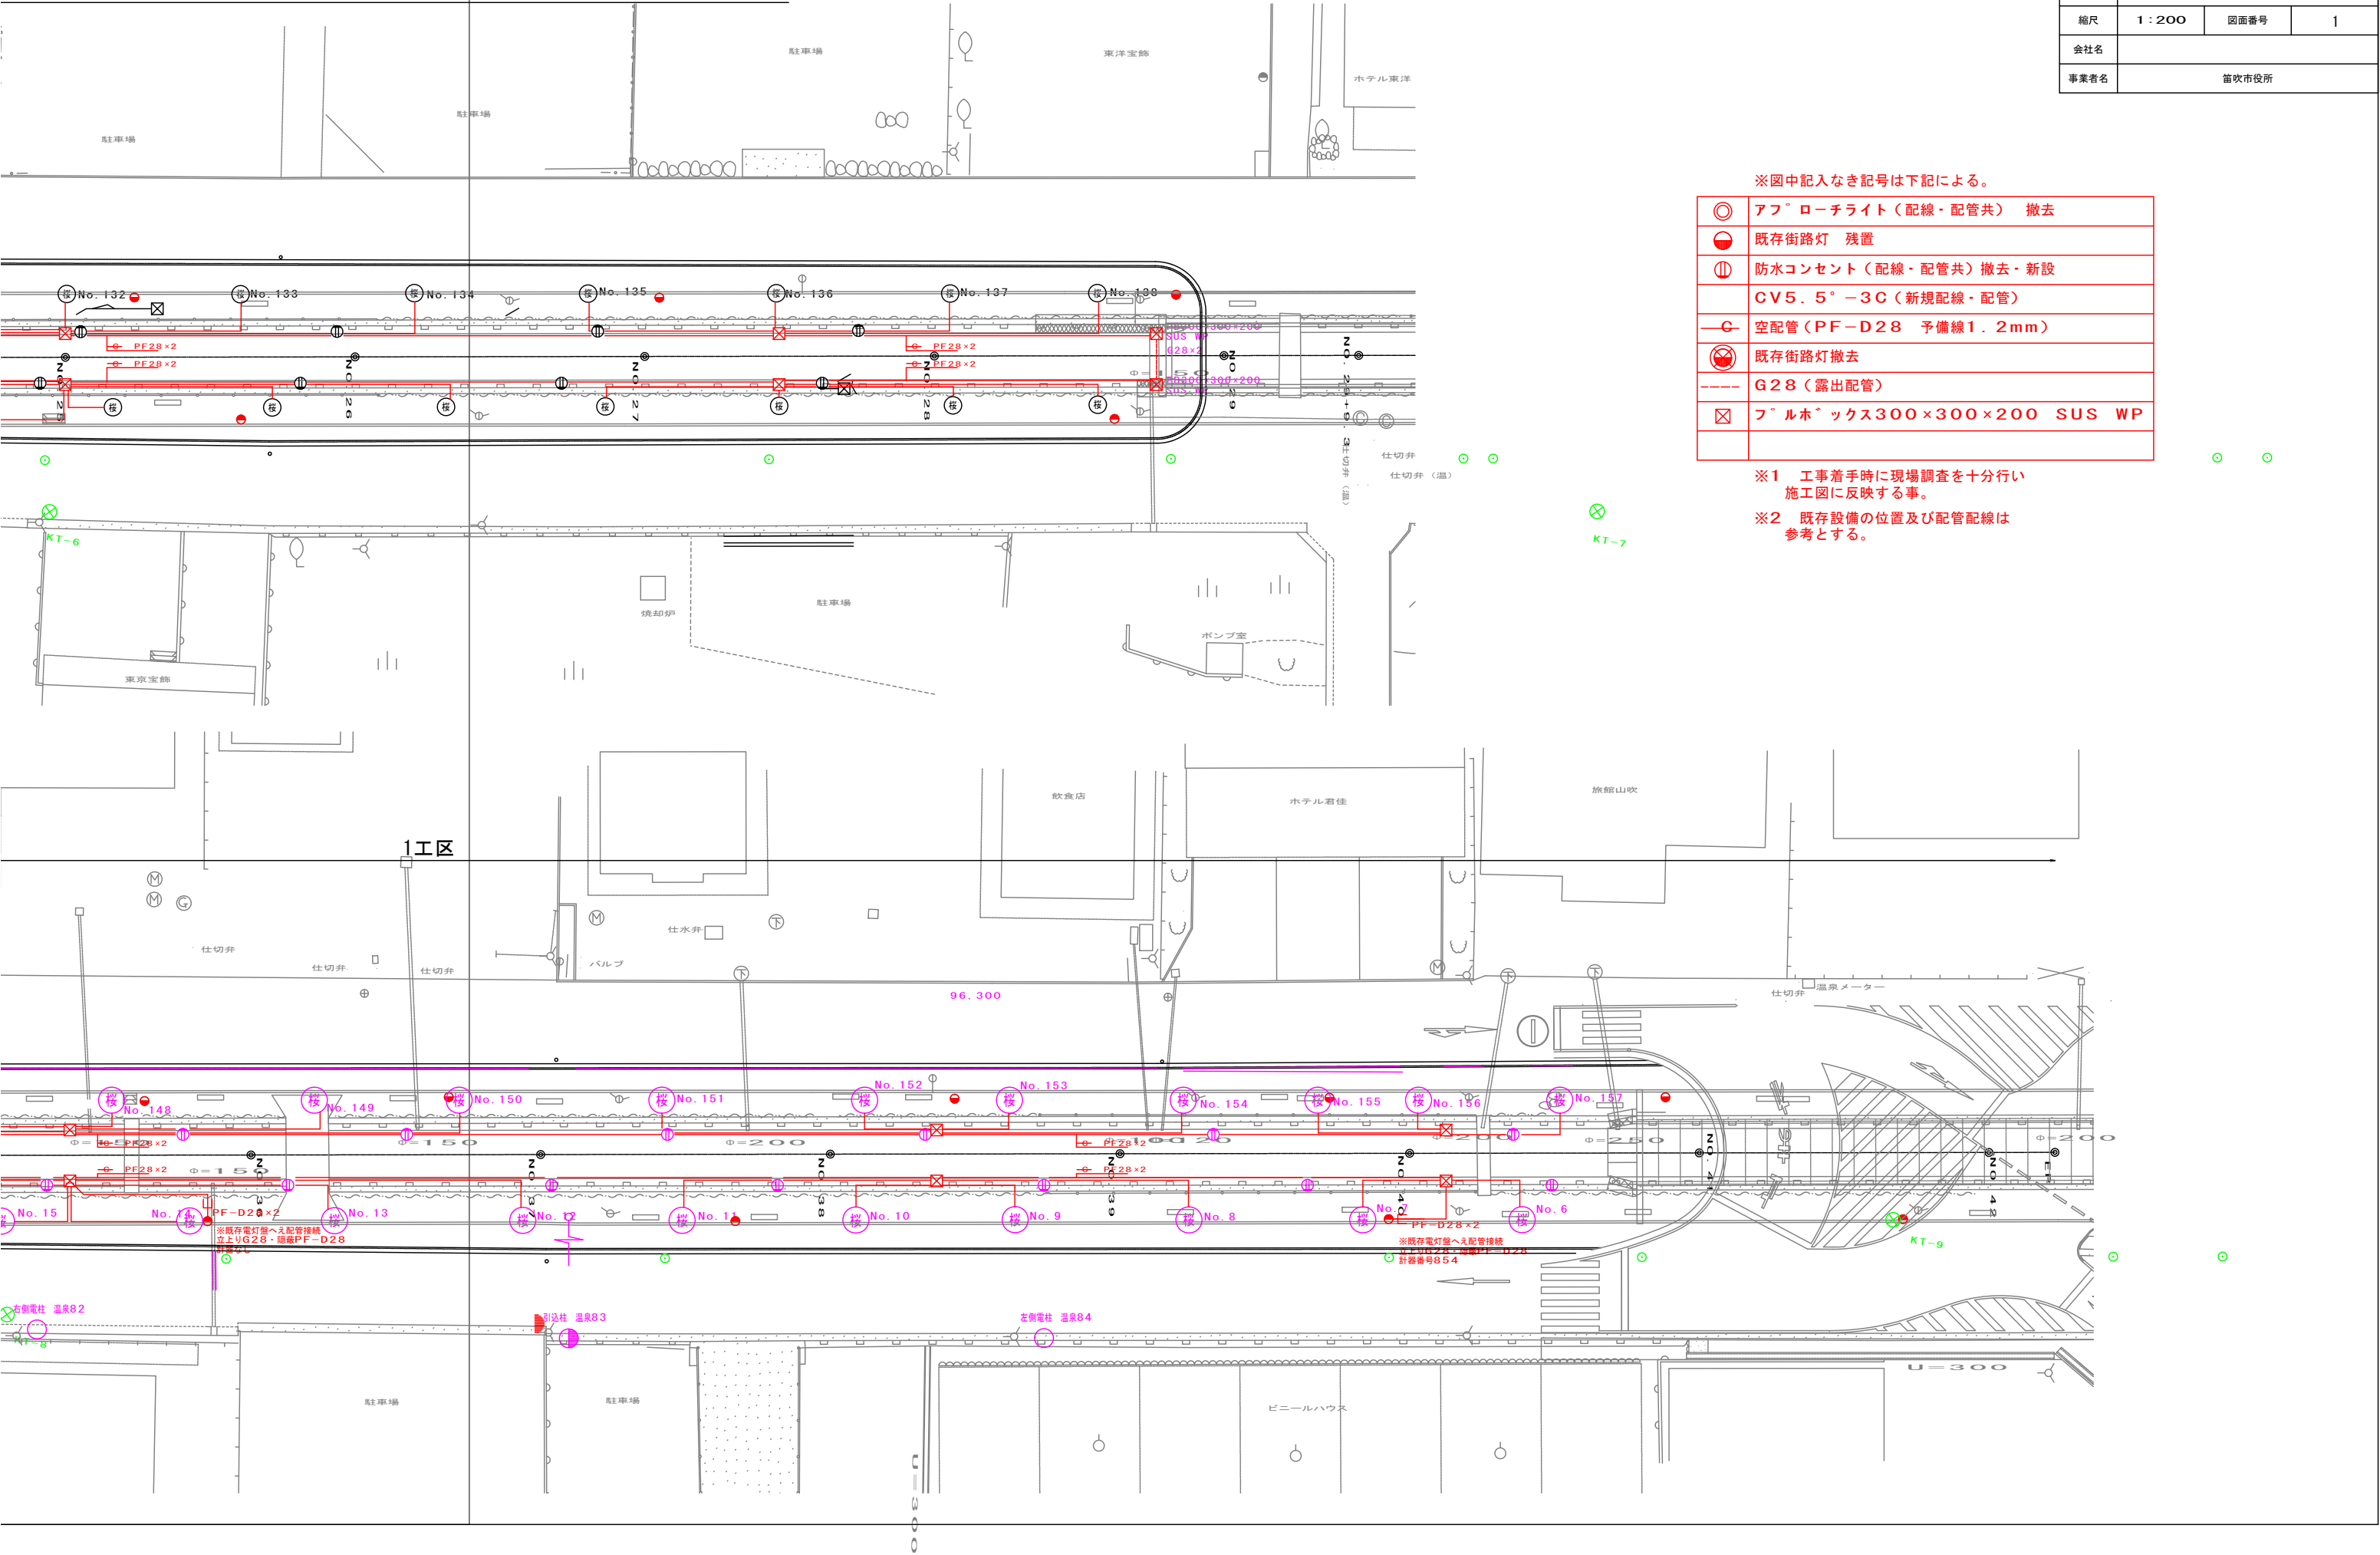

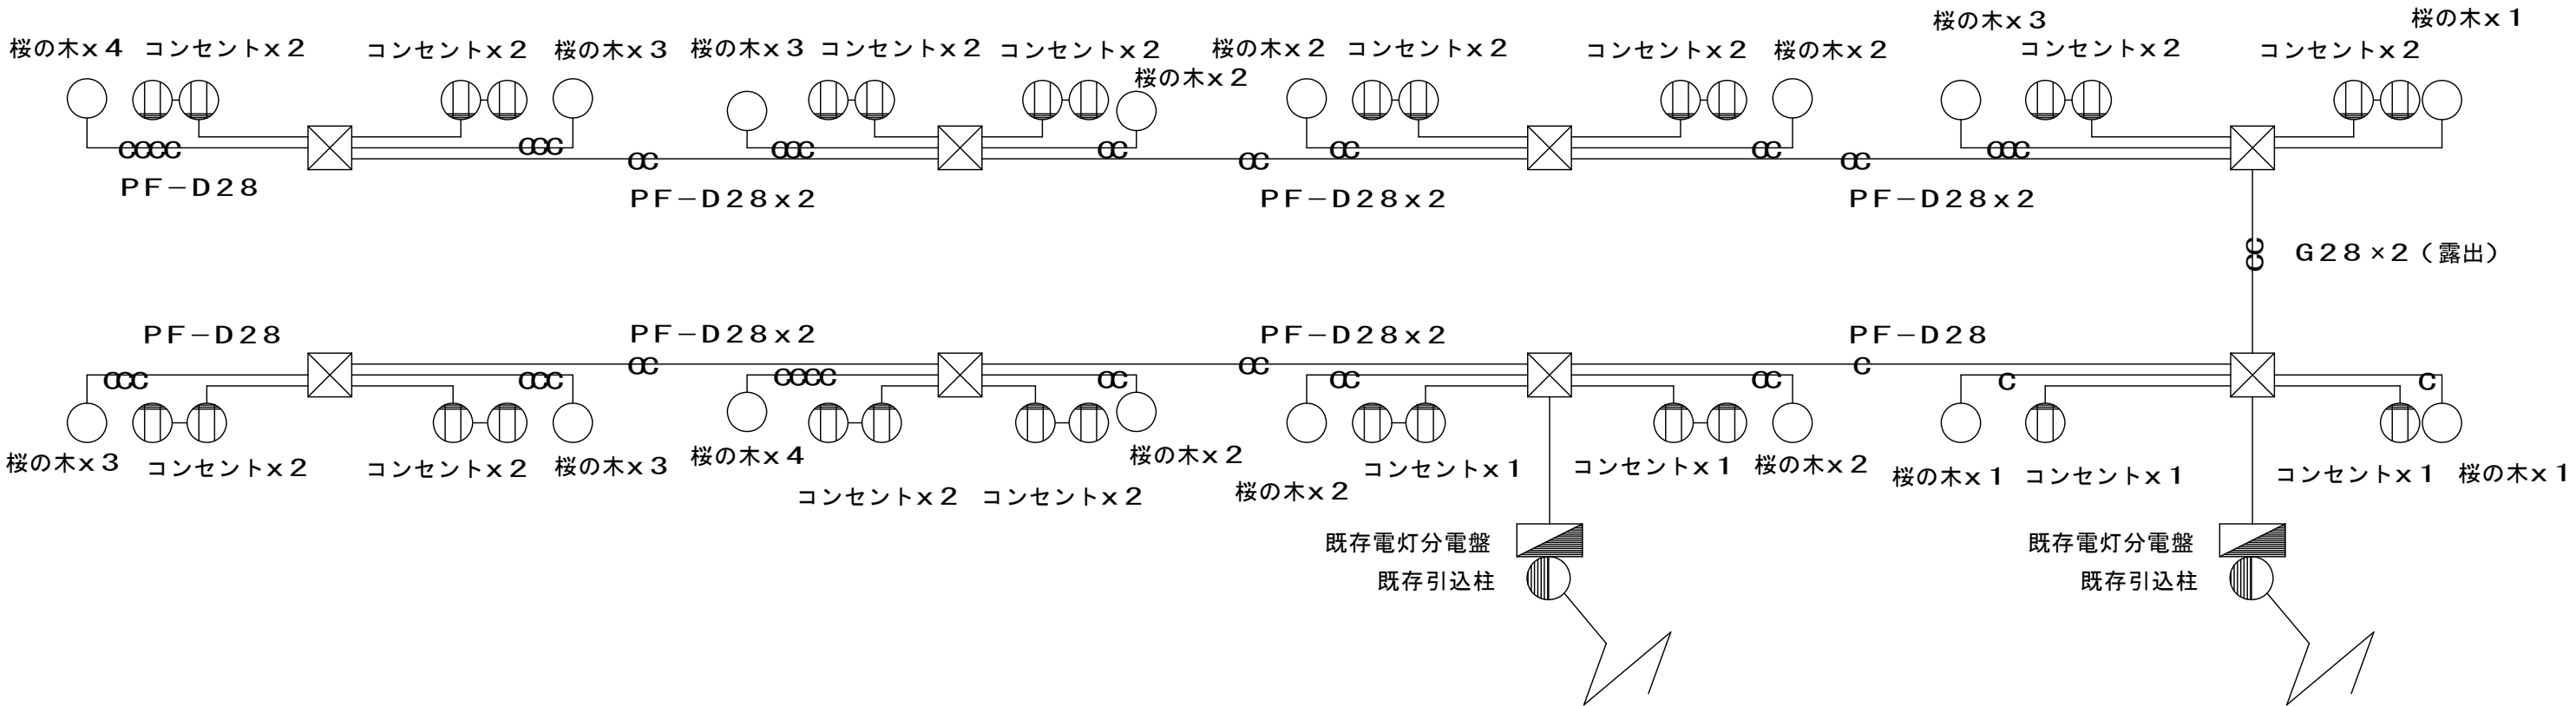

※フルボックスより各桜の木へはPF-D28(1.2mm予備鉄線)を敷設する事。

※コンセントは送り配管としEM-CE5.5-3C(PF-D28)とする。

※コンセント及び桜の木の配管はウッドデッキスラブ内打込み配管とする。

1工区

注釈

○	桜の木
⦶	防水コンセント 2P15A×2E WP
⊠	PB300×300×300SUSWP
▨	既存電灯分電盤
—C—	PF-D28×1
—CC—	PF-D28×2
—CCC—	PF-D28×3
—CCCC—	PF-D28×4
—CCCCC—	PF-D28×5

工事名	近津用水ウッドデッキ改修電気設備工事		
図面名	配線関係図面		
年月日	令和06年 月 日		
縮尺	図面番号	2	
会社名			
事業者名	笛吹市役所		