




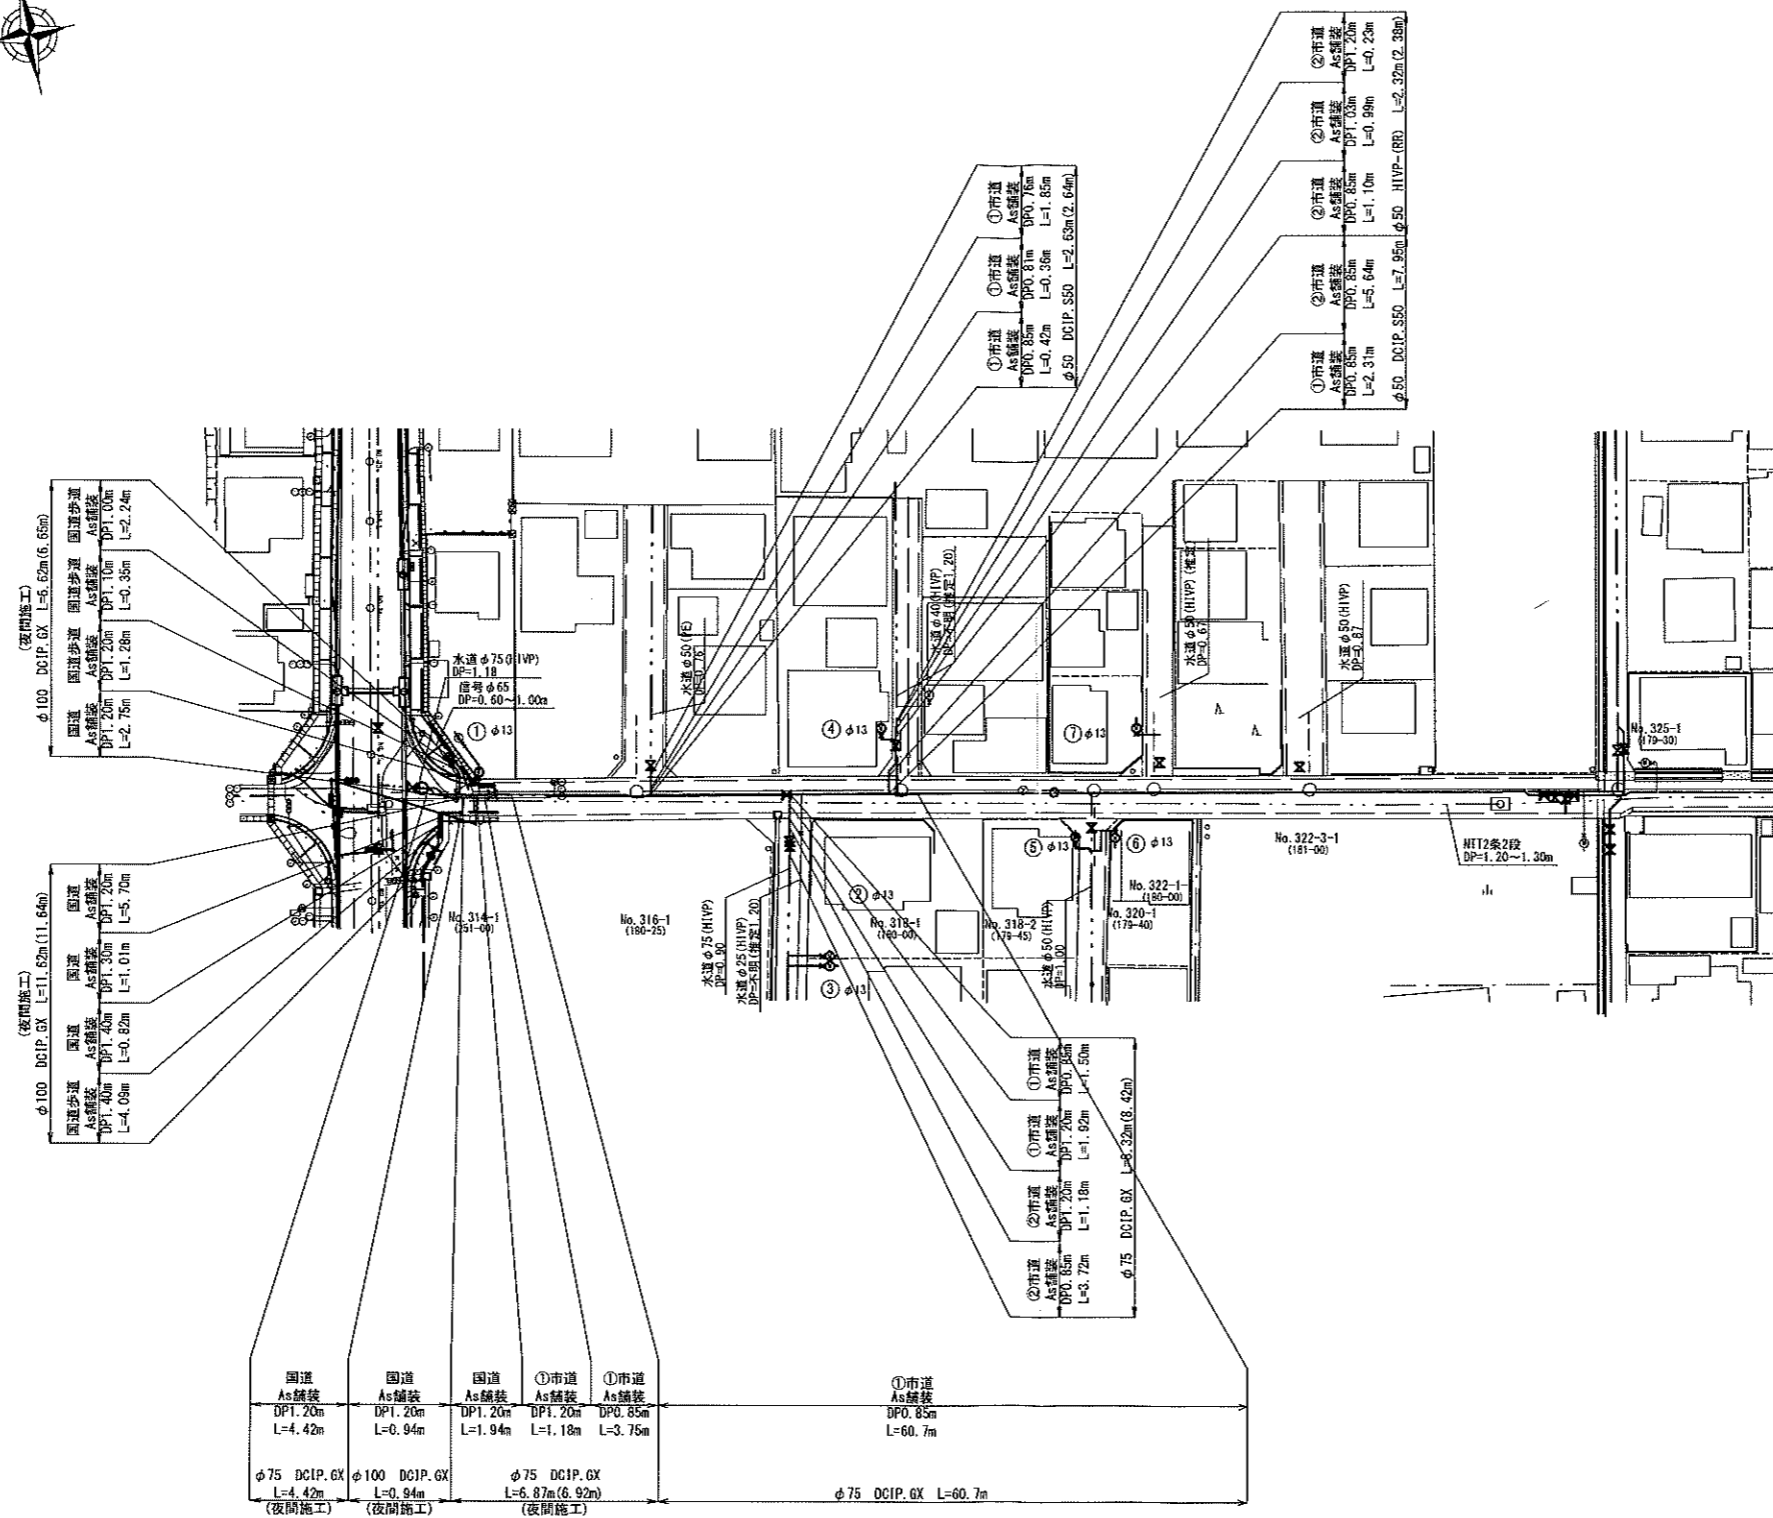

平面図 縮尺1:500

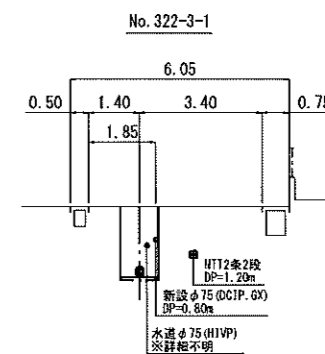


横断面図 縮尺1:100

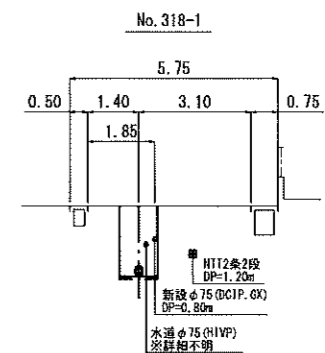

笛吹市水道事業			
工事番号		図面番号	1/1
工事名	下水道関連配水管布設工事 (石和2工区)		
工事箇所	笛吹市石和町河内地内		
図面名	平面図		
設計製図	年 月 日	縮尺	図示
事業主体	笛吹市公営企業部水道課		

給水管詳細図 縮尺 Free

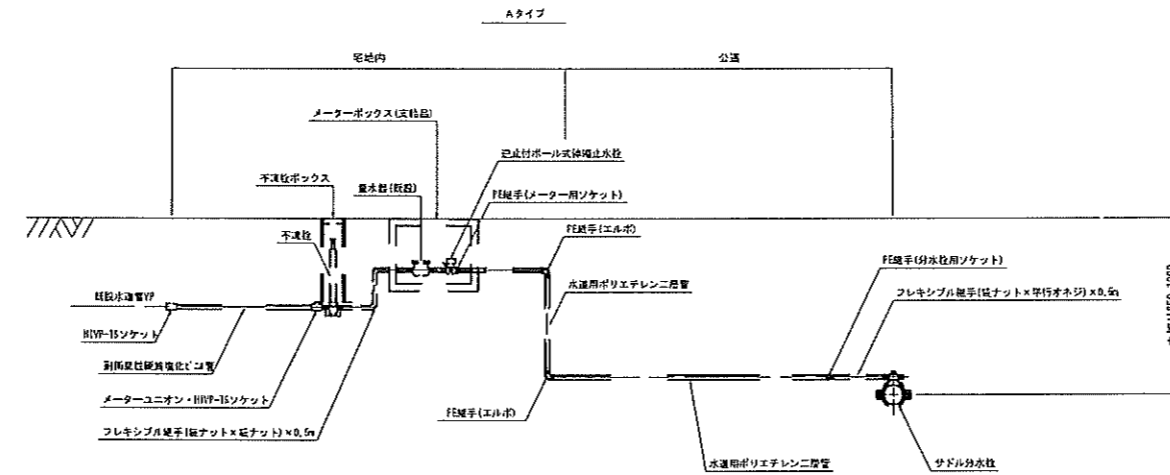

給水管資材表


番号	材種	水道用 ポリプロ ピレン 二層管		耐衝撃性 硬質塩化 ビニル管		鋼管GPP-V0		布設延長			サドル分水栓				フレキシブル継手				ポリエチレン管金属継手								逆止付 ボール式 伸縮止水栓			甲止水栓		PVS' ユニオン		止水栓 ダクト	メーター ボックス		不凍栓			不凍栓 ダクト	塩ビ管用継手						管帽				土工					備 考
		鉄鉄管用				塩ビ管用					(径10 × 平行材)		(径10 × 並列)		分水栓用 ソケット		PEエルボ		メーター用ソケット				PEチー		TSソケット																メーターユニオン				PPキャップ		TSキャップ		① 市道 取込 As	② 市道 取込 As	宅内 As	宅内 Co	宅内 ホ			
		φ25	φ20	φ20	φ13	φ40	φ25	φ20	φ13	φ75 × 25	φ75 × 20	φ50 × 25	φ50 × 20	φ15 × 25	φ15 × 20	φ25 × 0.5φ	φ20 × 0.5φ	φ13 × 0.5φ	φ25	φ20	φ25 × φ20	φ20 × φ13	φ25 × φ25	φ20 × φ20	φ20	φ25 × φ20	φ20 × φ13	φ25	φ20	φ25	φ20	φ13	φ25		φ20	φ13	φ20	φ13	φ20		φ13	φ20	φ13													
①	A		5.25		4.60				5.75	5.10					1		1		1		4		1				1				1		1			3		1				4.20			1.20	4.90	別添表附0.50 市道As3.70									
②	A		4.15		0.50				4.65	1.00			1		1		1		1		2		1				1				1		1			2		1				2.65		2.10	(DP1.20)											
③	A		4.05		0.50				4.55	1.00			1		1		1		1		2		1				1				1		1			2		1				2.65		2.00	(DP1.20)											
④	A		2.80		0.50				3.30	1.00			1		1		1		1		3		1				1				1		1			2		1				0.45	3.30													
計			16.25		6.10				18.25	8.10		1	1	2	4	4	4	4	4	11	4					4					3	1	4	4		9		4				4.20	5.75	3.30	5.30	4.90										

笛吹市水道事業				
工事番号		図面番号	4/7	
工事名	下水道調整水管布設修工事 (石和2工区)			
工事箇所	笛吹市石和町河内地区内			
図面名	給水管詳細図			
設計製図	年	月	日	図示
事業主体	笛吹市公営企業部水道課			

土工標準図


掘削及び復旧図 S=Free

国道As舗装部

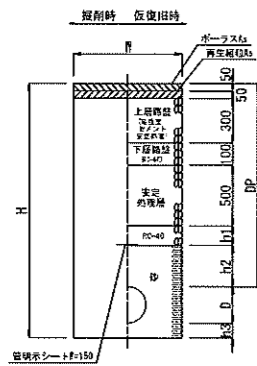


口径・管種	D	DP	W	H	h1	h2	h3
φ100 DCIP, GX	120	1400	900	1520	100	300	—
φ100 DCIP, GX	120	1300	600	1420	—	300	—
φ100 DCIP, GX	120	1200	600	1320	—	200	—
φ75 DCIP, GX	90	1200	600	1290	—	200	—

①市道As舗装部

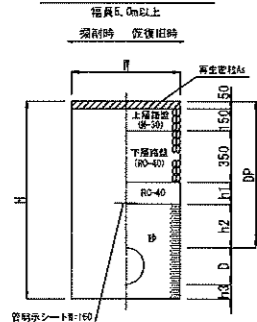


口径・管種	D	DP	W	H	h1	h2	h3
φ75 DCIP, GX	90	1200	600	1290	350	300	—
φ75 DCIP, GX	90	850	600	940	—	300	—
φ50 DCIP, S50	60	1200	600	1260	350	300	—
φ50 DCIP, S50	60	1030	600	1090	180	300	—
φ50 DCIP, S50	60	850	600	910	—	300	—
φ50 DCIP, S50	60	810	600	870	—	260	—
φ50 DCIP, S50	60	760	600	820	—	210	—

国道歩道As舗装部

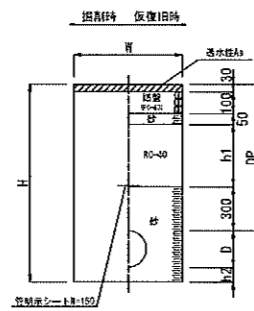


口径・管種	D	DP	W	H	h1	h2
φ100 DCIP, GX	120	1400	900	1520	920	—
φ100 DCIP, GX	120	1200	600	1320	720	—
φ100 DCIP, GX	120	1100	600	1220	620	—
φ100 DCIP, GX	120	1000	600	1120	520	—

②市道As舗装部

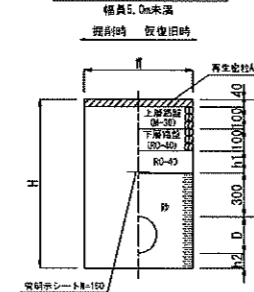


口径・管種	D	DP	W	H	h1	h2
φ75 DCIP, GX	90	1200	600	1290	660	—
φ75 DCIP, GX	90	850	600	940	310	—
φ50 DCIP, S50	60	1200	600	1260	660	—
φ50 DCIP, S50	60	1030	600	1090	490	—
φ50 DCIP, S50	60	850	600	910	310	—
φ50 HIYP	60	1200	600	1360	660	100
φ50 HIYP	60	1030	600	1190	490	100
φ50 HIYP	60	1000	600	1160	460	100
φ50 HIYP	60	930	600	1090	390	100
φ50 HIYP	60	850	600	1010	310	100
φ50 HIYP	60	760	600	920	220	100
φ50 HIYP	60	670	600	830	130	100


宅地内As舗装部

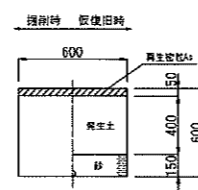


宅地内Co舗装部

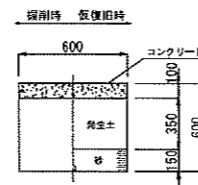

宅地内未舗装部

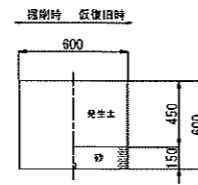


国道As舗装部

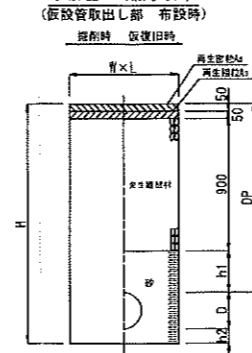


口径・管種	D	DP	W	L	H	h1	h2	備考
φ75 HIYP	90	1180	1280	1290	1570	180	300	不断水割T字管

国道As舗装部

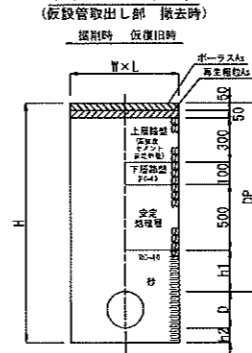


①市道As舗装部

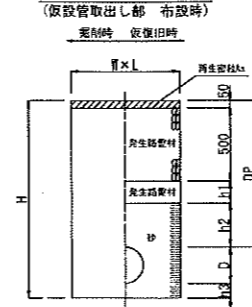


口径・管種	D	DP	W	L	H	h1	h2	h3	備考
φ75 DCIP, GX	90	850	1000	1000	940	—	300	—	
φ50 HIYP	60	870	1000	1000	1030	20	300	100	
φ50 PE	60	760	1000	1000	920	—	210	100	

①市道As舗装部

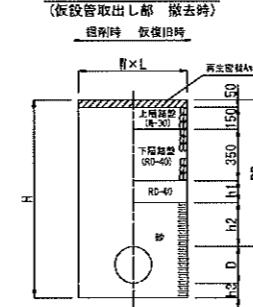


②市道As舗装部

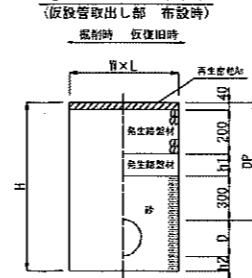


口径・管種	D	DP	W	L	H	h1	h2	備考
φ75 HIYP	90	900	990	1000	1290	360	300	不断水割T字管
φ75 HIYP	90	900	1200	1200	1140	360	150	不断水簡易仕切弁
φ50 HIYP	60	1000	1000	1000	1160	450	100	
φ50 HIYP	60	670	1000	1000	830	130	100	
φ40 HIYP	50	1200	1000	1000	1350	660	100	

※不断水仕切弁は、弁蓋のみを撤去するための撤去時は管上まで掘削する。


②市道As舗装部

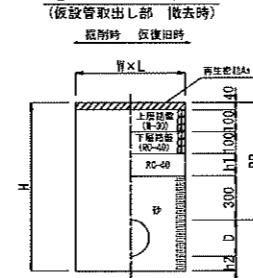


国道As舗装部

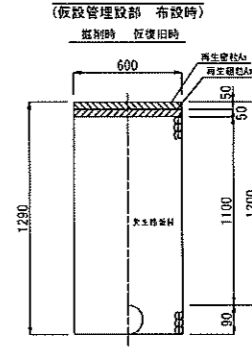


国道As舗装部

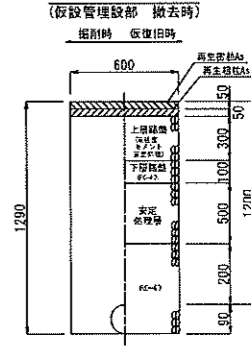


①市道As舗装部

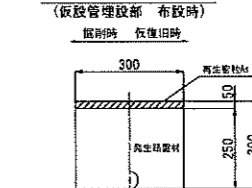


①市道As舗装部

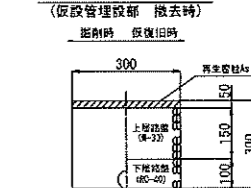

②市道As舗装部

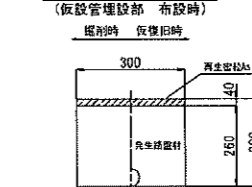


②市道As舗装部

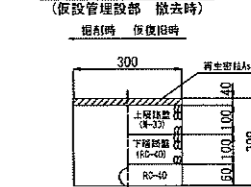


土留工標準図 S=Free

掘削深1.5m以上2.0m未満

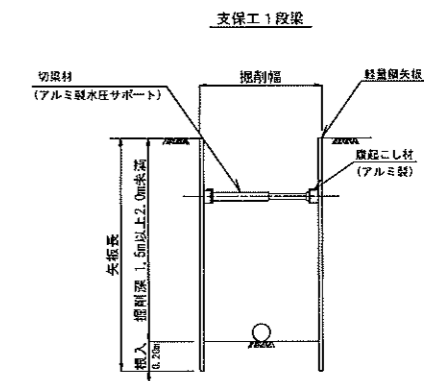


不断水割T字管土工標準図 S=Free

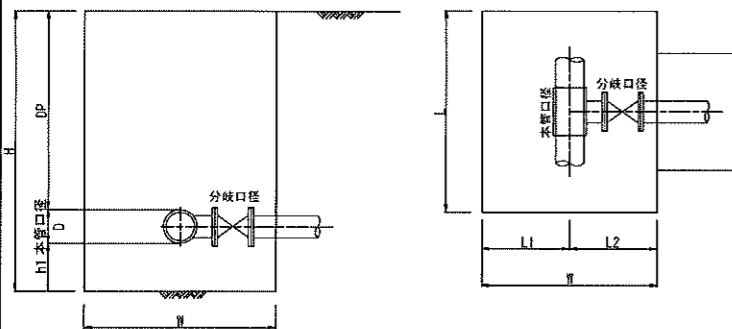

本管口径	分岐口径	D	DP	W	L	L1	L2	H	h1
φ75	φ75	90	1180	1280	1290	590	690	1570	300
φ75	φ75	90	900	990	1000	445	545	1290	300

不断水簡易仕切弁土工標準図 S=Free

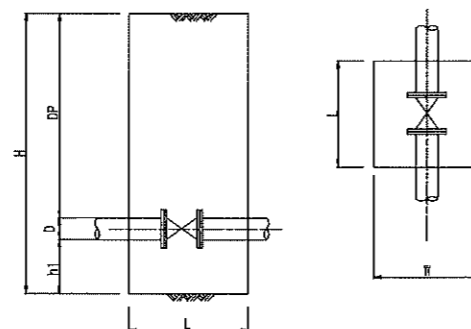

口径	D	DP	W	L	H	h1
φ75	90	900	1200	1200	1140	150

笛吹市公営企業部水道事業			
工事番号	図面番号 7/7		
工事名	下水道関連配水管布設工事 (河内地区2工区)		
工事箇所	笛吹市石和町河内地区		
図面名	土工標準図		
設計図	年 月 日	縮尺	図示
事業主体	笛吹市公営企業部水道課		