

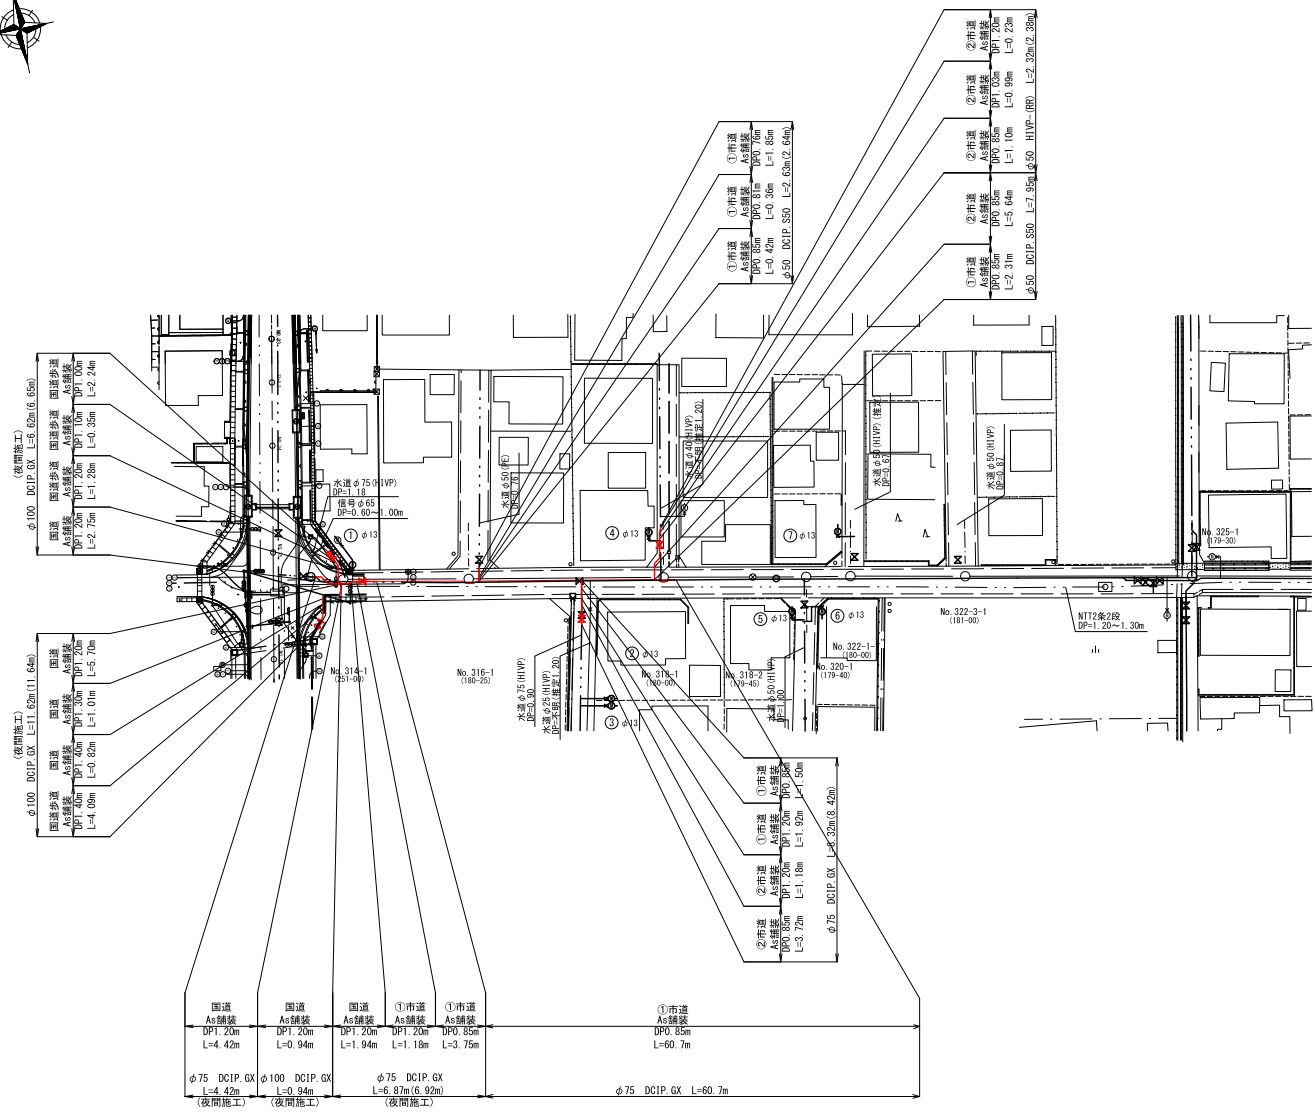


平面図 縮尺1:500

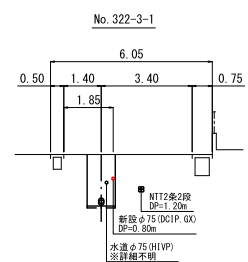


横断面図 縮尺1:100

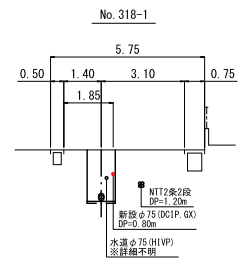

| 笛吹市水道事業 |                         |      |     |
|---------|-------------------------|------|-----|
| 工事番号    |                         | 図面番号 | 1/1 |
| 工事名     | 下水道関連配水管布設工事<br>(右和2工区) |      |     |
| 工事箇所    | 笛吹市石和町河内地内              |      |     |
| 図面名     | 平面図                     |      |     |
| 設計製図    | 年 月 日                   | 縮尺   | 図示  |
| 事業主体    | 笛吹市公営企業部水道課             |      |     |

給水管詳細図 縮尺 Free

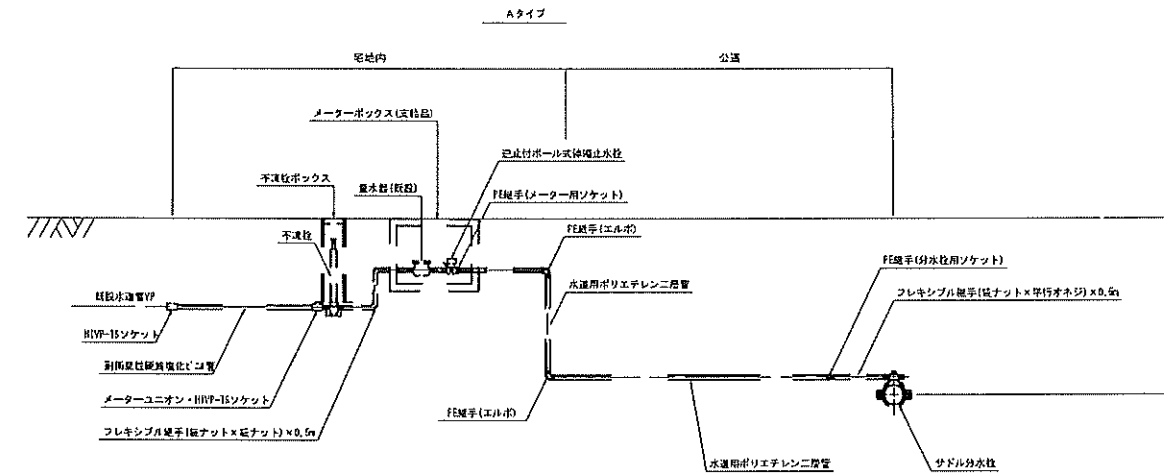

### 給水管質材表


[illegible]

|         |                          |      |     |    |
|---------|--------------------------|------|-----|----|
| 笛吹市水道事業 |                          |      |     |    |
| 工事番号    |                          | 図面番号 | 4/7 |    |
| 工事名     | 下水道隅込配水管布設修工事<br>(石和2工区) |      |     |    |
| 工事箇所    | 笛吹市石和町河内地区内              |      |     |    |
| 図面名     | 給水管詳細図                   |      |     |    |
| 設計製図    | 年                        | 月    | 日   | 図示 |
| 事業主体    | 笛吹市公営企業部水道課              |      |     |    |

# 土工標準図


掘削及び復旧図 S=Free

国道As舗装部

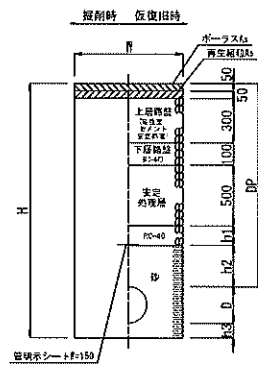


| 口径・管種         | D   | DP   | W   | H    | h1  | h2  | h3 |
|---------------|-----|------|-----|------|-----|-----|----|
| φ100 DCIP, GX | 120 | 1400 | 900 | 1520 | 100 | 300 | —  |
| φ100 DCIP, GX | 120 | 1300 | 600 | 1420 | —   | 300 | —  |
| φ100 DCIP, GX | 120 | 1200 | 600 | 1320 | —   | 200 | —  |
| φ75 DCIP, GX  | 90  | 1200 | 600 | 1290 | —   | 200 | —  |

①市道As舗装部

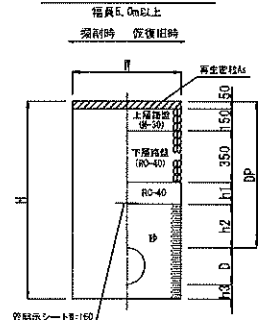


| 口径・管種         | D  | DP   | W   | H    | h1  | h2  | h3 |
|---------------|----|------|-----|------|-----|-----|----|
| φ75 DCIP, GX  | 90 | 1200 | 600 | 1290 | 350 | 300 | —  |
| φ75 DCIP, GX  | 90 | 850  | 600 | 940  | —   | 300 | —  |
| φ50 DCIP, S50 | 60 | 1200 | 600 | 1260 | 350 | 300 | —  |
| φ50 DCIP, S50 | 60 | 1030 | 600 | 1090 | 180 | 300 | —  |
| φ50 DCIP, S50 | 60 | 850  | 600 | 910  | —   | 300 | —  |
| φ50 DCIP, S50 | 60 | 810  | 600 | 870  | —   | 260 | —  |
| φ50 DCIP, S50 | 60 | 760  | 600 | 820  | —   | 210 | —  |

国道歩道As舗装部

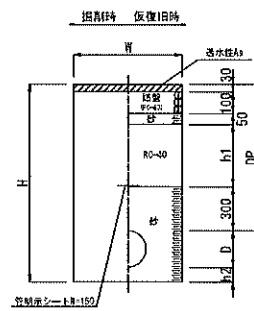


| 口径・管種         | D   | DP   | W   | H    | h1  | h2 |
|---------------|-----|------|-----|------|-----|----|
| φ100 DCIP, GX | 120 | 1400 | 900 | 1520 | 920 | —  |
| φ100 DCIP, GX | 120 | 1200 | 600 | 1320 | 720 | —  |
| φ100 DCIP, GX | 120 | 1100 | 600 | 1220 | 620 | —  |
| φ100 DCIP, GX | 120 | 1000 | 600 | 1120 | 520 | —  |

②市道As舗装部

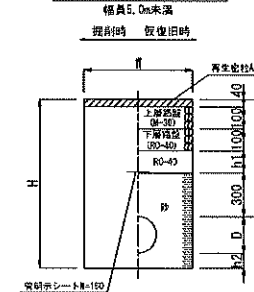


| 口径・管種         | D  | DP   | W   | H    | h1  | h2  |
|---------------|----|------|-----|------|-----|-----|
| φ75 DCIP, GX  | 90 | 1200 | 600 | 1290 | 660 | —   |
| φ75 DCIP, GX  | 90 | 850  | 600 | 940  | 310 | —   |
| φ50 DCIP, S50 | 60 | 1200 | 600 | 1260 | 660 | —   |
| φ50 DCIP, S50 | 60 | 1030 | 600 | 1090 | 490 | —   |
| φ50 DCIP, S50 | 60 | 850  | 600 | 910  | 310 | —   |
| φ50 HIYP      | 60 | 1200 | 600 | 1360 | 660 | 100 |
| φ50 HIYP      | 60 | 1030 | 600 | 1190 | 490 | 100 |
| φ50 HIYP      | 60 | 1000 | 600 | 1160 | 460 | 100 |
| φ50 HIYP      | 60 | 930  | 600 | 1090 | 390 | 100 |
| φ50 HIYP      | 60 | 850  | 600 | 1010 | 310 | 100 |
| φ50 HIYP      | 60 | 760  | 600 | 920  | 220 | 100 |
| φ50 HIYP      | 60 | 670  | 600 | 830  | 130 | 100 |


宅地内As舗装部

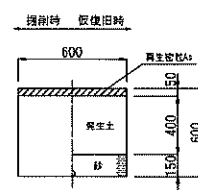


宅地内Co舗装部

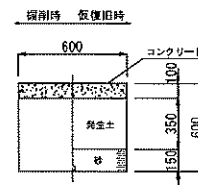

宅地内未舗装部

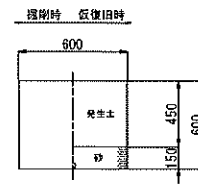


国道As舗装部

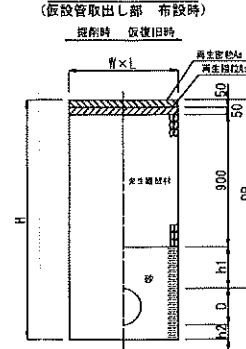


| 口径・管種    | D  | DP   | W    | L    | H    | h1  | h2  | 備考      |
|----------|----|------|------|------|------|-----|-----|---------|
| φ75 HIYP | 90 | 1180 | 1280 | 1290 | 1570 | 180 | 300 | 不断水割T字管 |

国道As舗装部

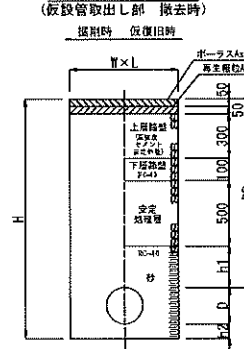


①市道As舗装部

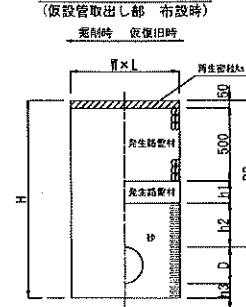


| 口径・管種        | D  | DP  | W    | L    | H    | h1 | h2  | h3  | 備考 |
|--------------|----|-----|------|------|------|----|-----|-----|----|
| φ75 DCIP, GX | 90 | 850 | 1000 | 1000 | 940  | —  | 300 | —   |    |
| φ50 HIYP     | 60 | 870 | 1000 | 1000 | 1030 | 20 | 300 | 100 |    |
| φ50 PE       | 60 | 760 | 1000 | 1000 | 920  | —  | 210 | 100 |    |

①市道As舗装部

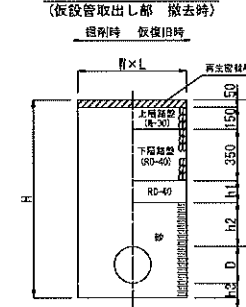


②市道As舗装部

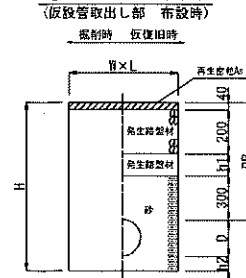


| 口径・管種    | D  | DP   | W    | L    | H    | h1  | h2  | 備考       |
|----------|----|------|------|------|------|-----|-----|----------|
| φ75 HIYP | 90 | 900  | 990  | 1000 | 1290 | 360 | 300 | 不断水割T字管  |
| φ75 HIYP | 90 | 900  | 1200 | 1200 | 1140 | 360 | 150 | 不断水簡易仕切弁 |
| φ50 HIYP | 60 | 1000 | 1000 | 1000 | 1160 | 450 | 100 |          |
| φ50 HIYP | 60 | 670  | 1000 | 1000 | 830  | 130 | 100 |          |
| φ40 HIYP | 50 | 1200 | 1000 | 1000 | 1350 | 660 | 100 |          |

※不断水仕切弁は、弁蓋のみを撤去するための撤去時は管上まで掘削する。


②市道As舗装部

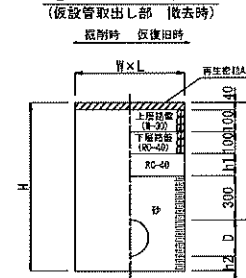


国道As舗装部

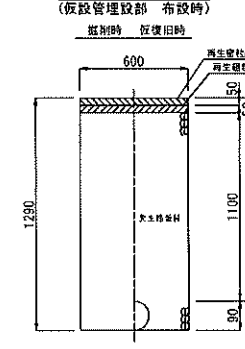


国道As舗装部

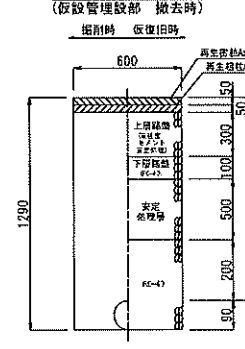


①市道As舗装部

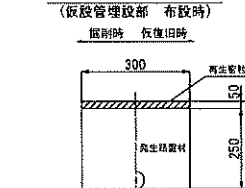


①市道As舗装部

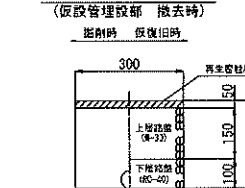

②市道As舗装部

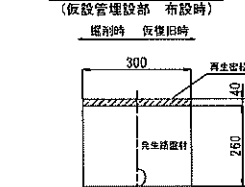


②市道As舗装部

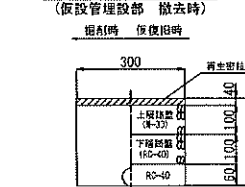


## 土留工標準図 S=Free

掘削深1.5m以上2.0m未満

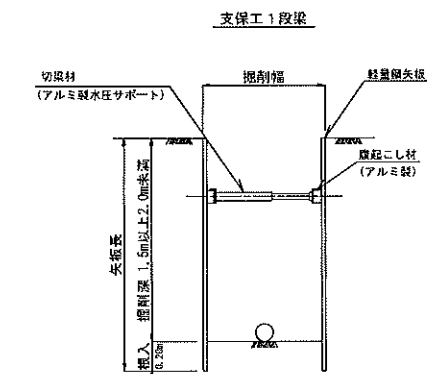


## 不断水割T字管土工標準図 S=Free

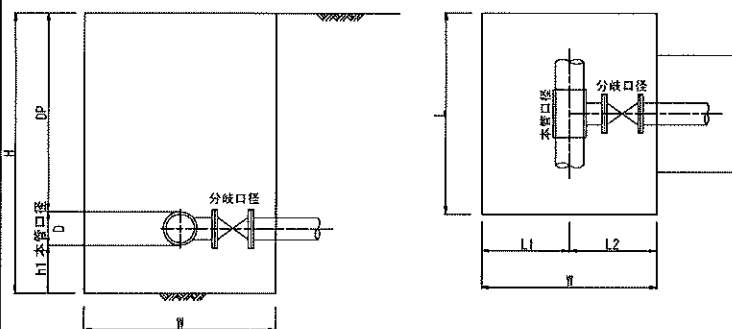

| 本管口径 | 分岐口径 | D  | DP   | W    | L    | L1  | L2  | H    | h1  |
|------|------|----|------|------|------|-----|-----|------|-----|
| φ75  | φ75  | 90 | 1180 | 1280 | 1290 | 590 | 690 | 1570 | 300 |
| φ75  | φ75  | 90 | 900  | 990  | 1000 | 445 | 545 | 1290 | 300 |


## 不断水簡易仕切弁土工標準図 S=Free

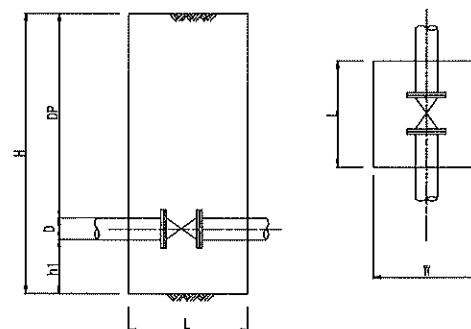


| 口径  | D  | DP  | W    | L    | H    | h1  |
|-----|----|-----|------|------|------|-----|
| φ75 | 90 | 900 | 1200 | 1200 | 1140 | 150 |

| 笛吹市公営企業部水道事業 |                           |     |    |
|--------------|---------------------------|-----|----|
| 工事番号         | 図面番号                      | 7/7 |    |
| 工事名          | 下水道関連配水管布設工事<br>(河内地区2工区) |     |    |
| 工事箇所         | 笛吹市石和町河内地区                |     |    |
| 図面名          | 土工標準図                     |     |    |
| 設計図          | 年 月 日                     | 縮尺  | 図示 |
| 事業主体         | 笛吹市公営企業部水道課               |     |    |


配管詳細図(1) 縮尺FREE

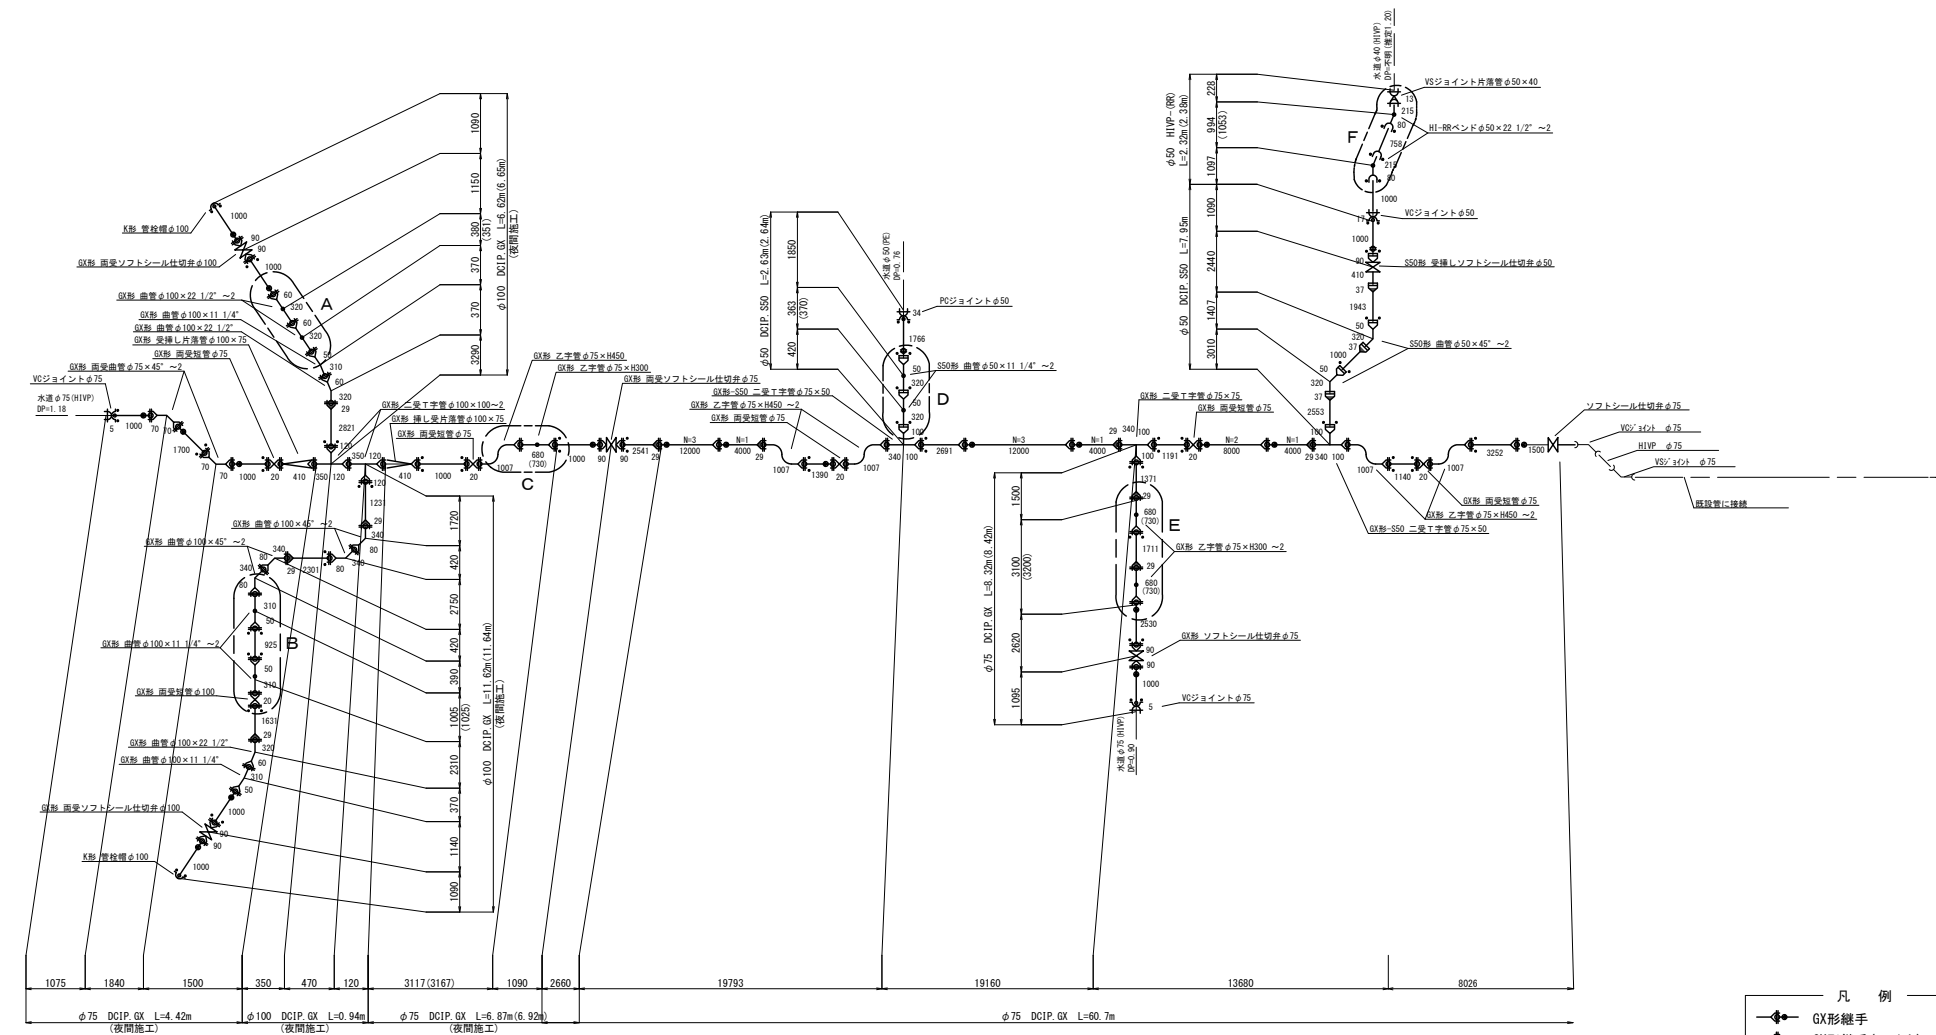


A断面詳細図

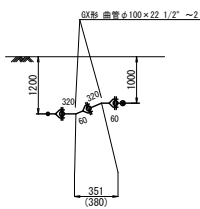


B断面詳細図

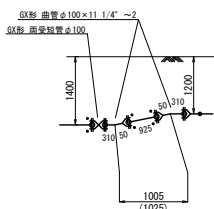


C断面詳細図

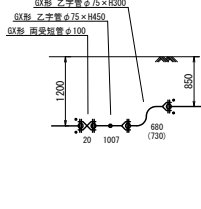


D断面詳細図

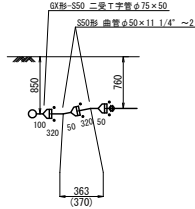

E断面詳細図

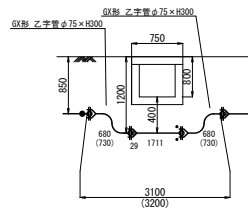

F断面詳細図

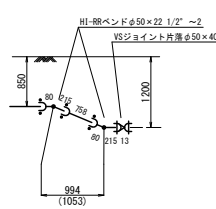

凡例

- GX形継手
- GX形継手(ライナ)
- GX形継手(G-Link)
- S50形継手(普通押輪)
- S50形継手(普通押輪+ライナ)
- S50形継手(抜け止め押輪)
- K形継手(特殊押輪)

|              |                            |    |    |
|--------------|----------------------------|----|----|
| 笛吹市公営企業部水道事業 |                            |    |    |
| 工事番号         | 図面番号 2/7                   |    |    |
| 工事名          | 下水道関連配水管布設替工事<br>(河内地内2工区) |    |    |
| 工事箇所         | 笛吹市石和町河内地内                 |    |    |
| 図面名          | 配管詳細図(1)                   |    |    |
| 設計製図         | 年 月 日                      | 縮尺 | 図示 |
| 事業主体         | 笛吹市公営企業部水道課                |    |    |