
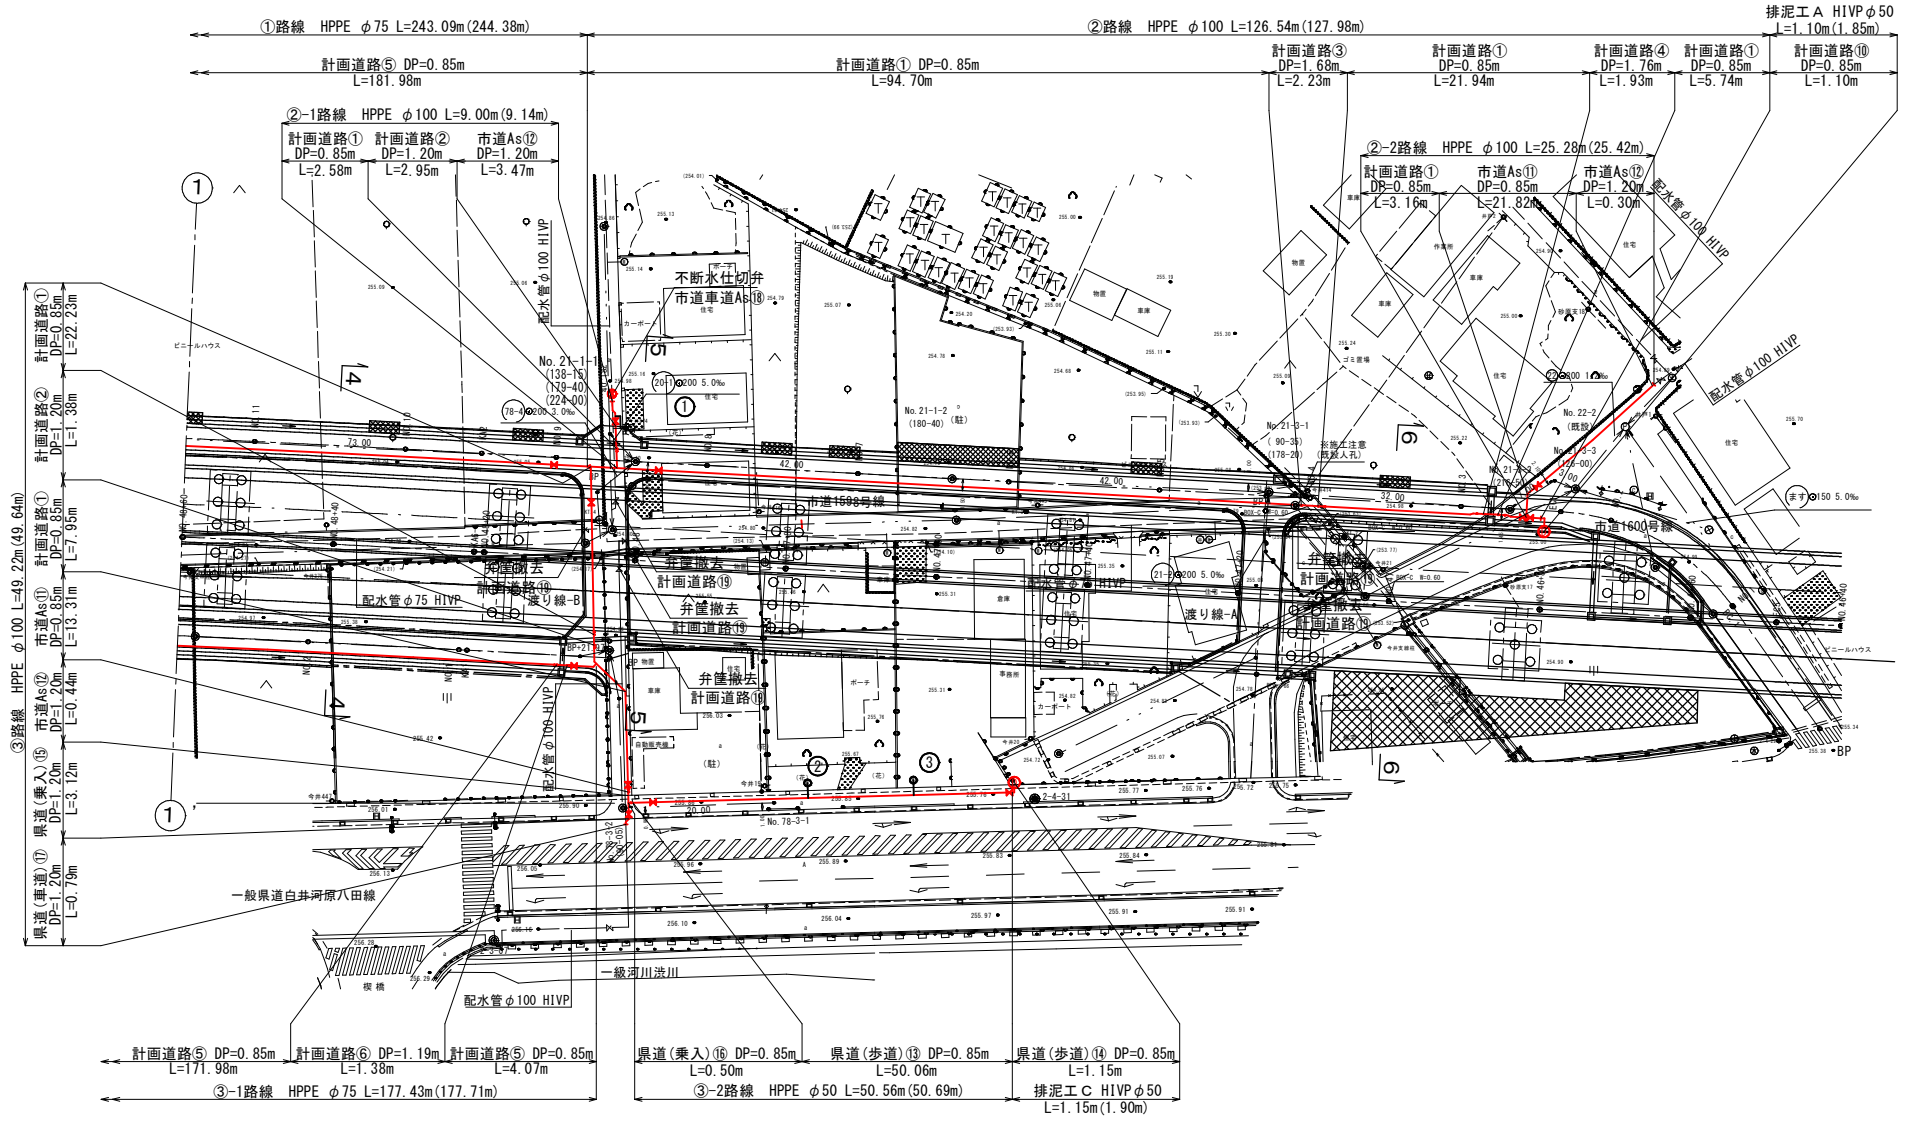
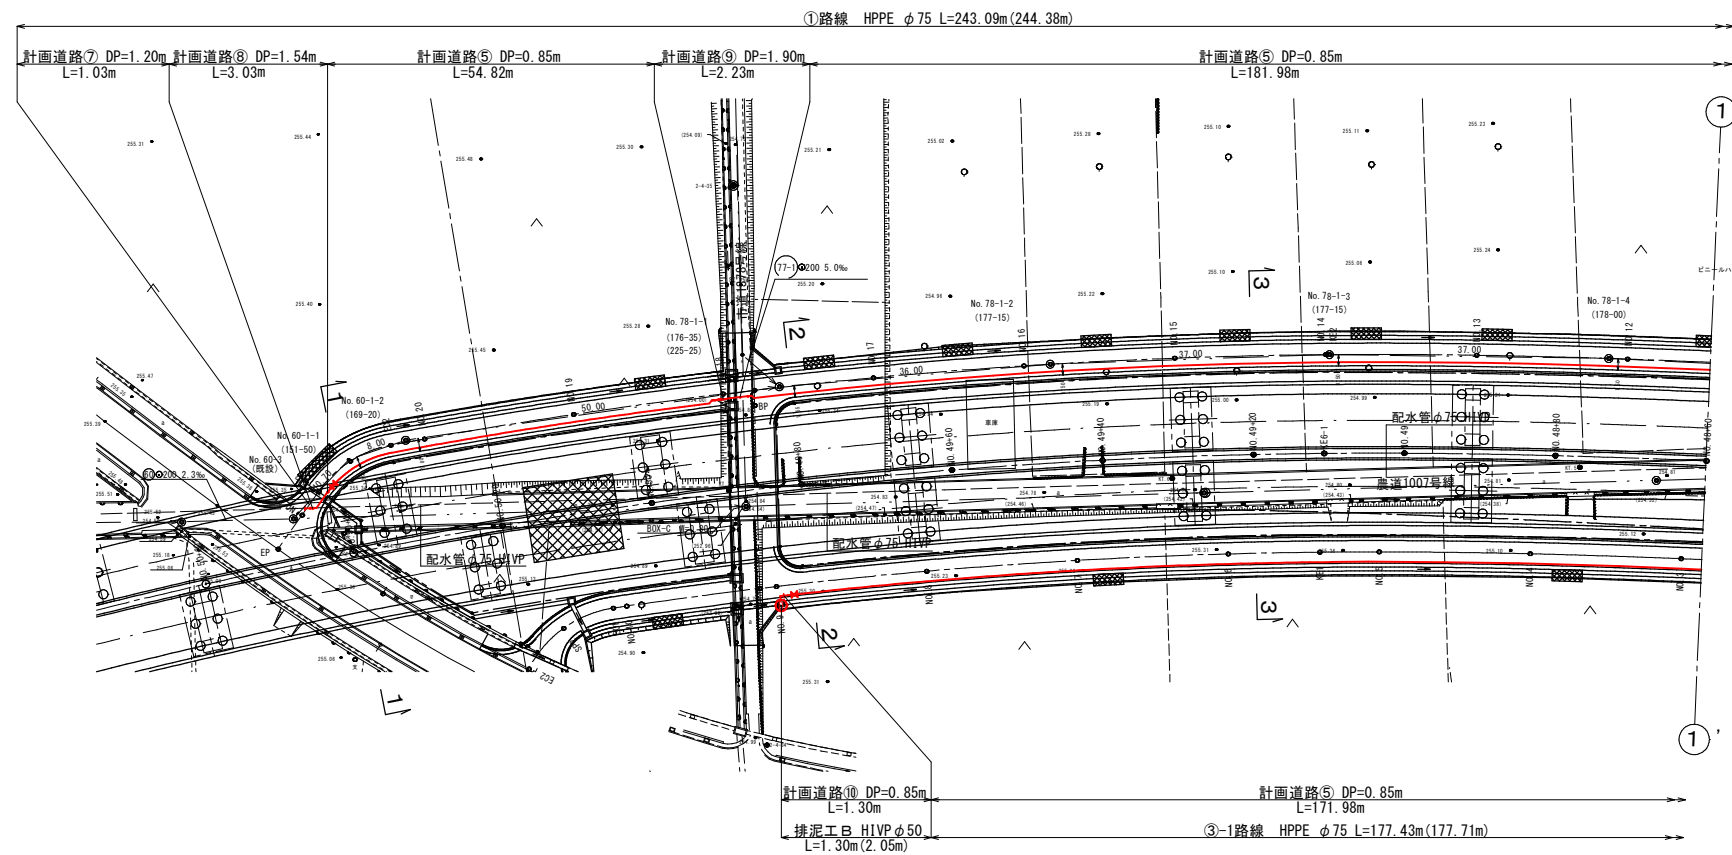



配水管平面図 S=1:500

案内図 S=1:10,000

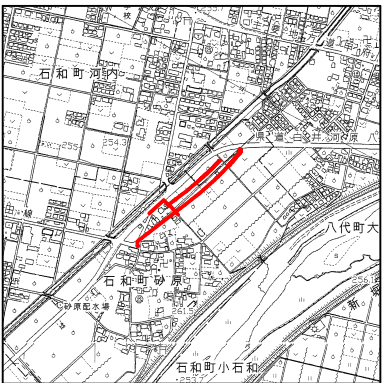


工 事 名	砂原地内新環状道路関連配水管布設替工事		
図 面 名	配水管平面図		
作成年月日	令和 年 月		
縮 尺	図 示	図面番号	1 / 7
会 社 名			
事業者名	笛吹市役所公営企業部水道課		

横断図(1) S=1:100

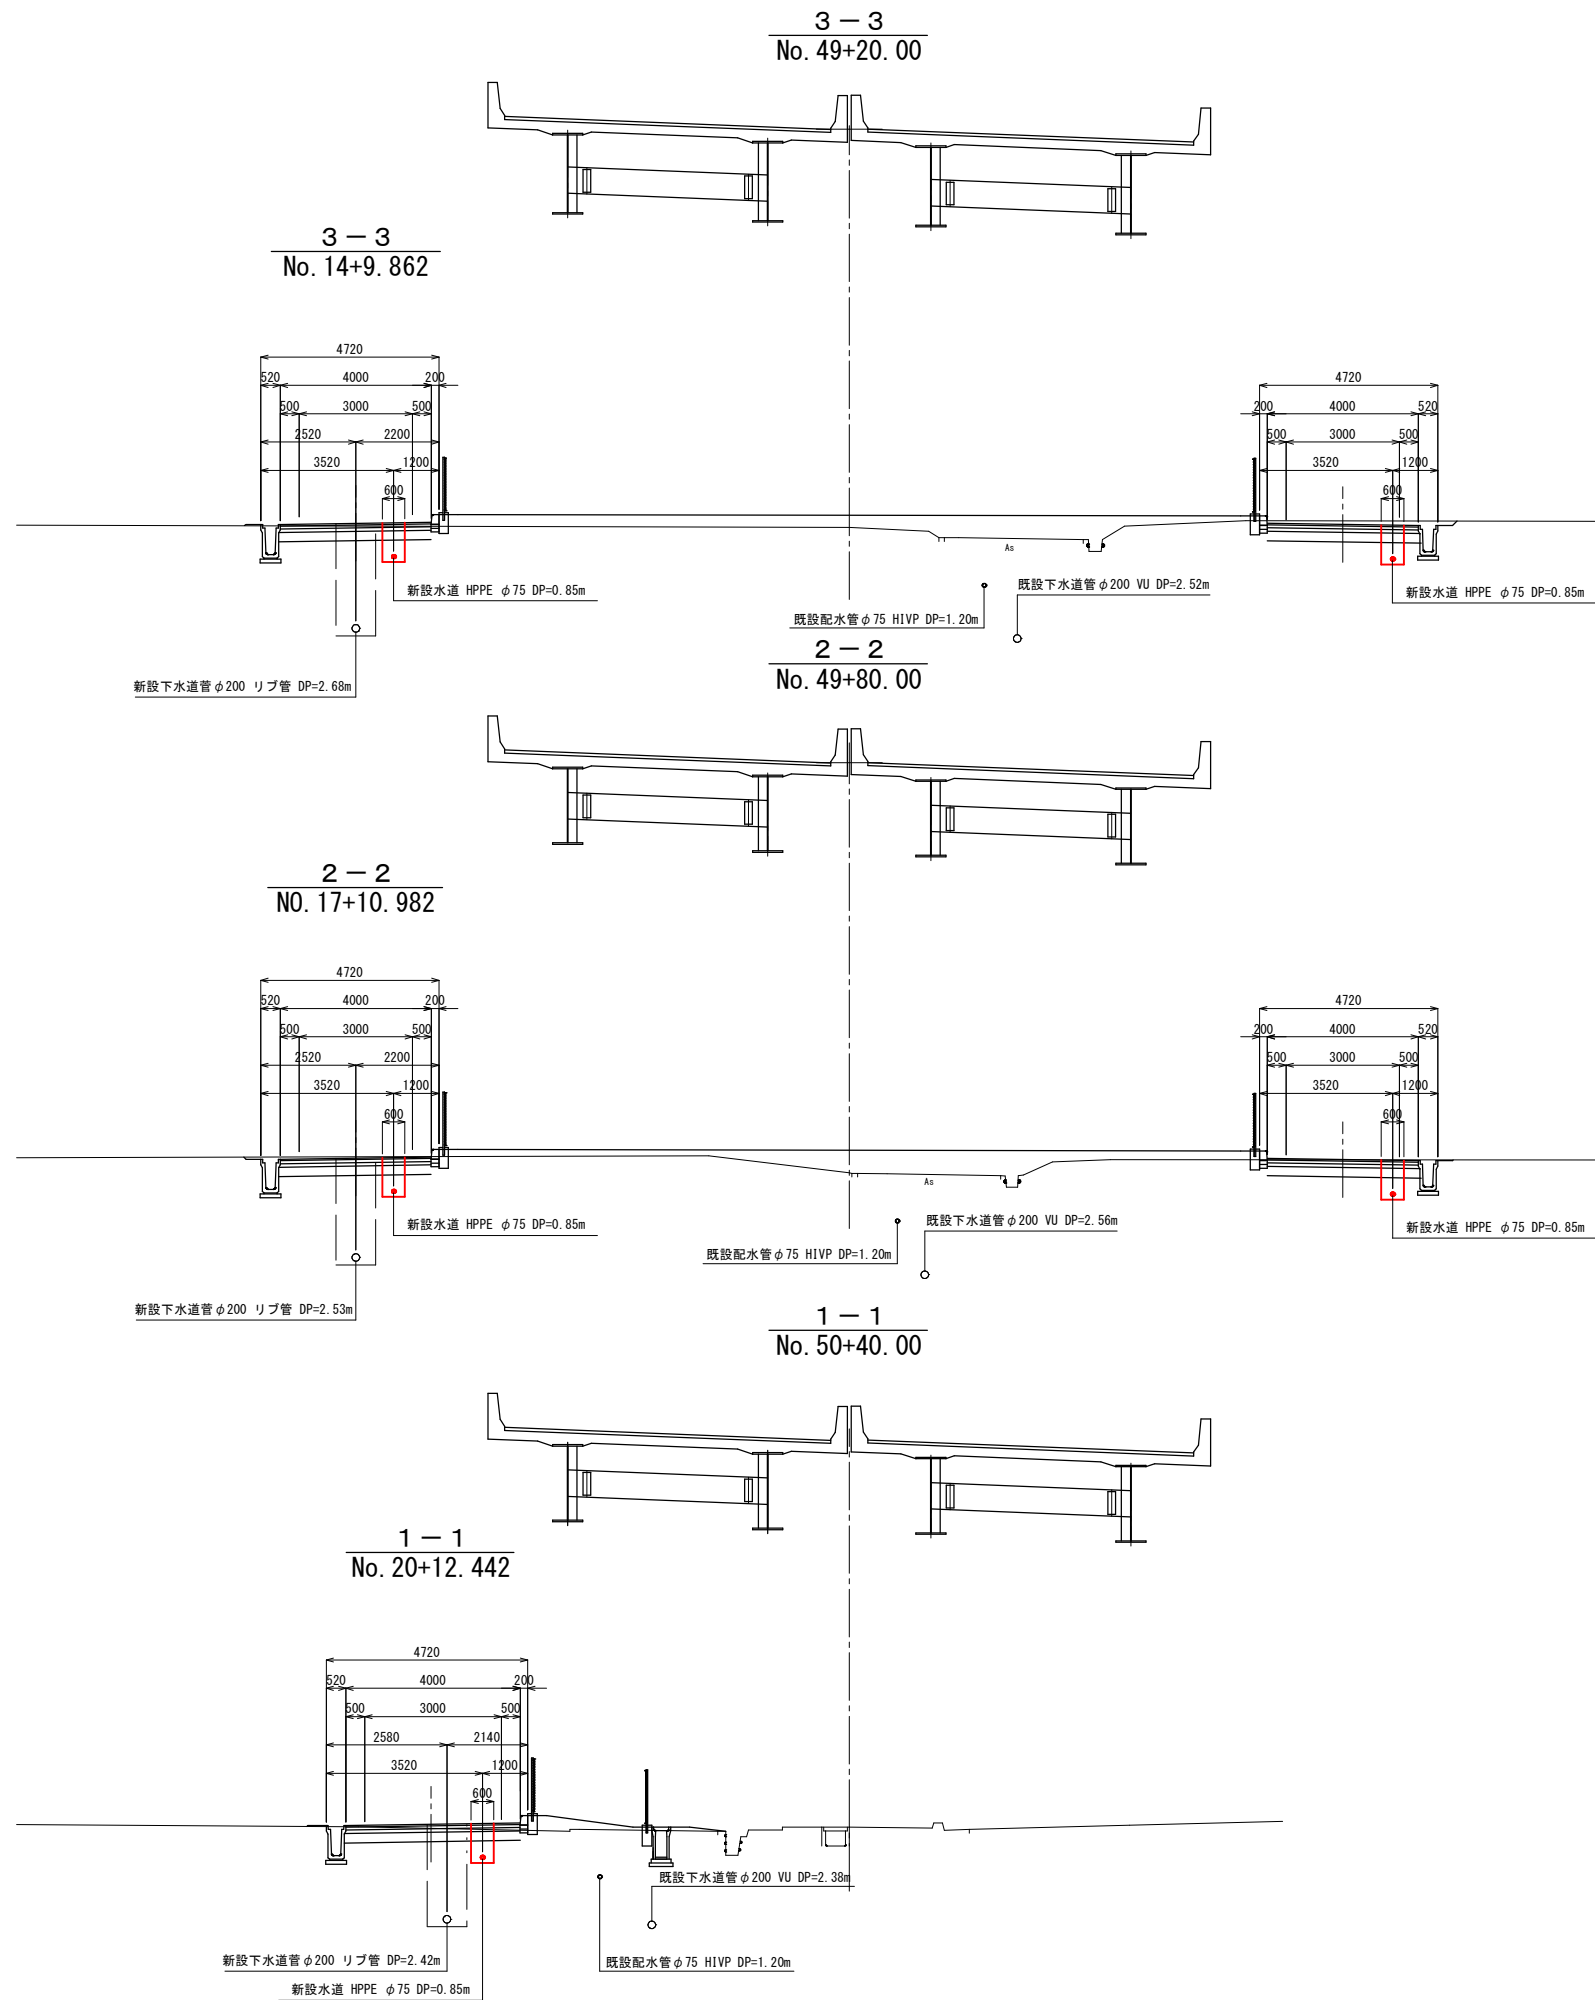


工事名	砂原地内新環状道路関連配水管布設替工事		
図面名	横断図(1)		
作成年月日	令和 年 月		
縮尺	図示	図面番号	2/7
会社名			
事業者名	笛吹市役所公営企業部水道課		

横断図(2) S=1:100

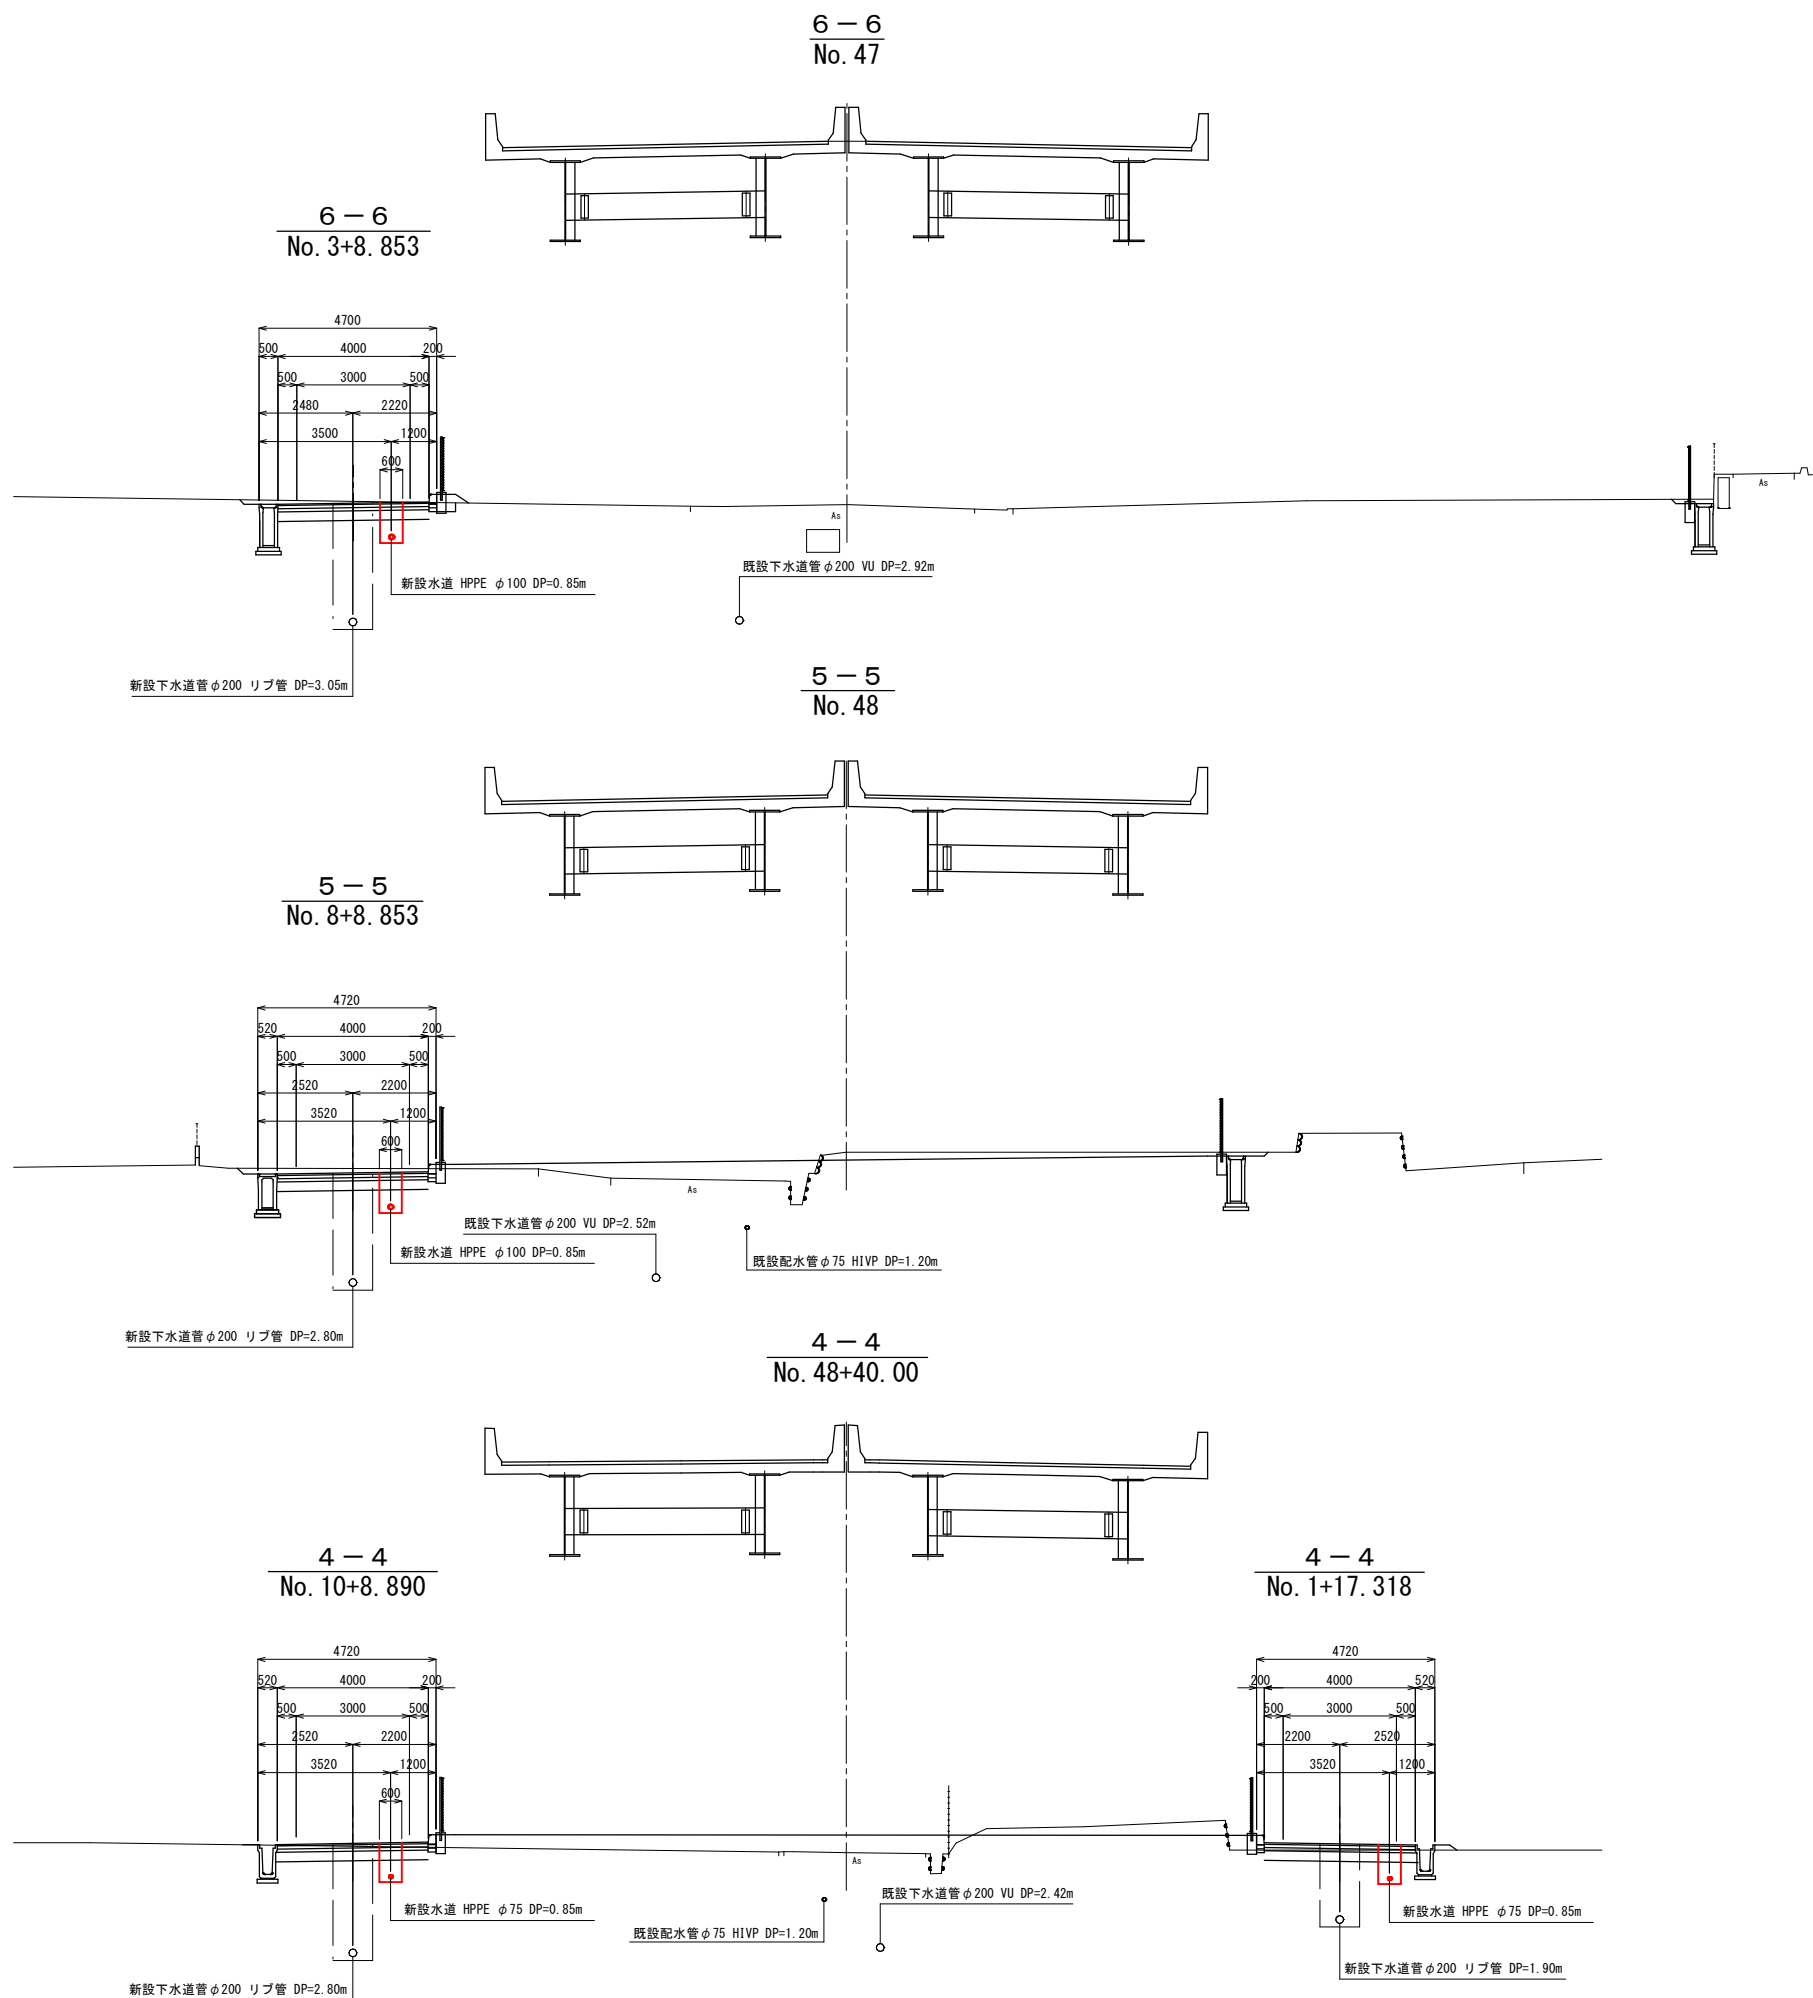

工 事 名	砂原地内新環状道路関連配水管布設替工事		
図 面 名	横断図(2)		
作成年月日	令和 年 月		
縮 尺	図 示	図面番号	3/7
会 社 名			
事業者名	笛吹市役所公営企業部水道課		


配水管詳細図(1) S=Free

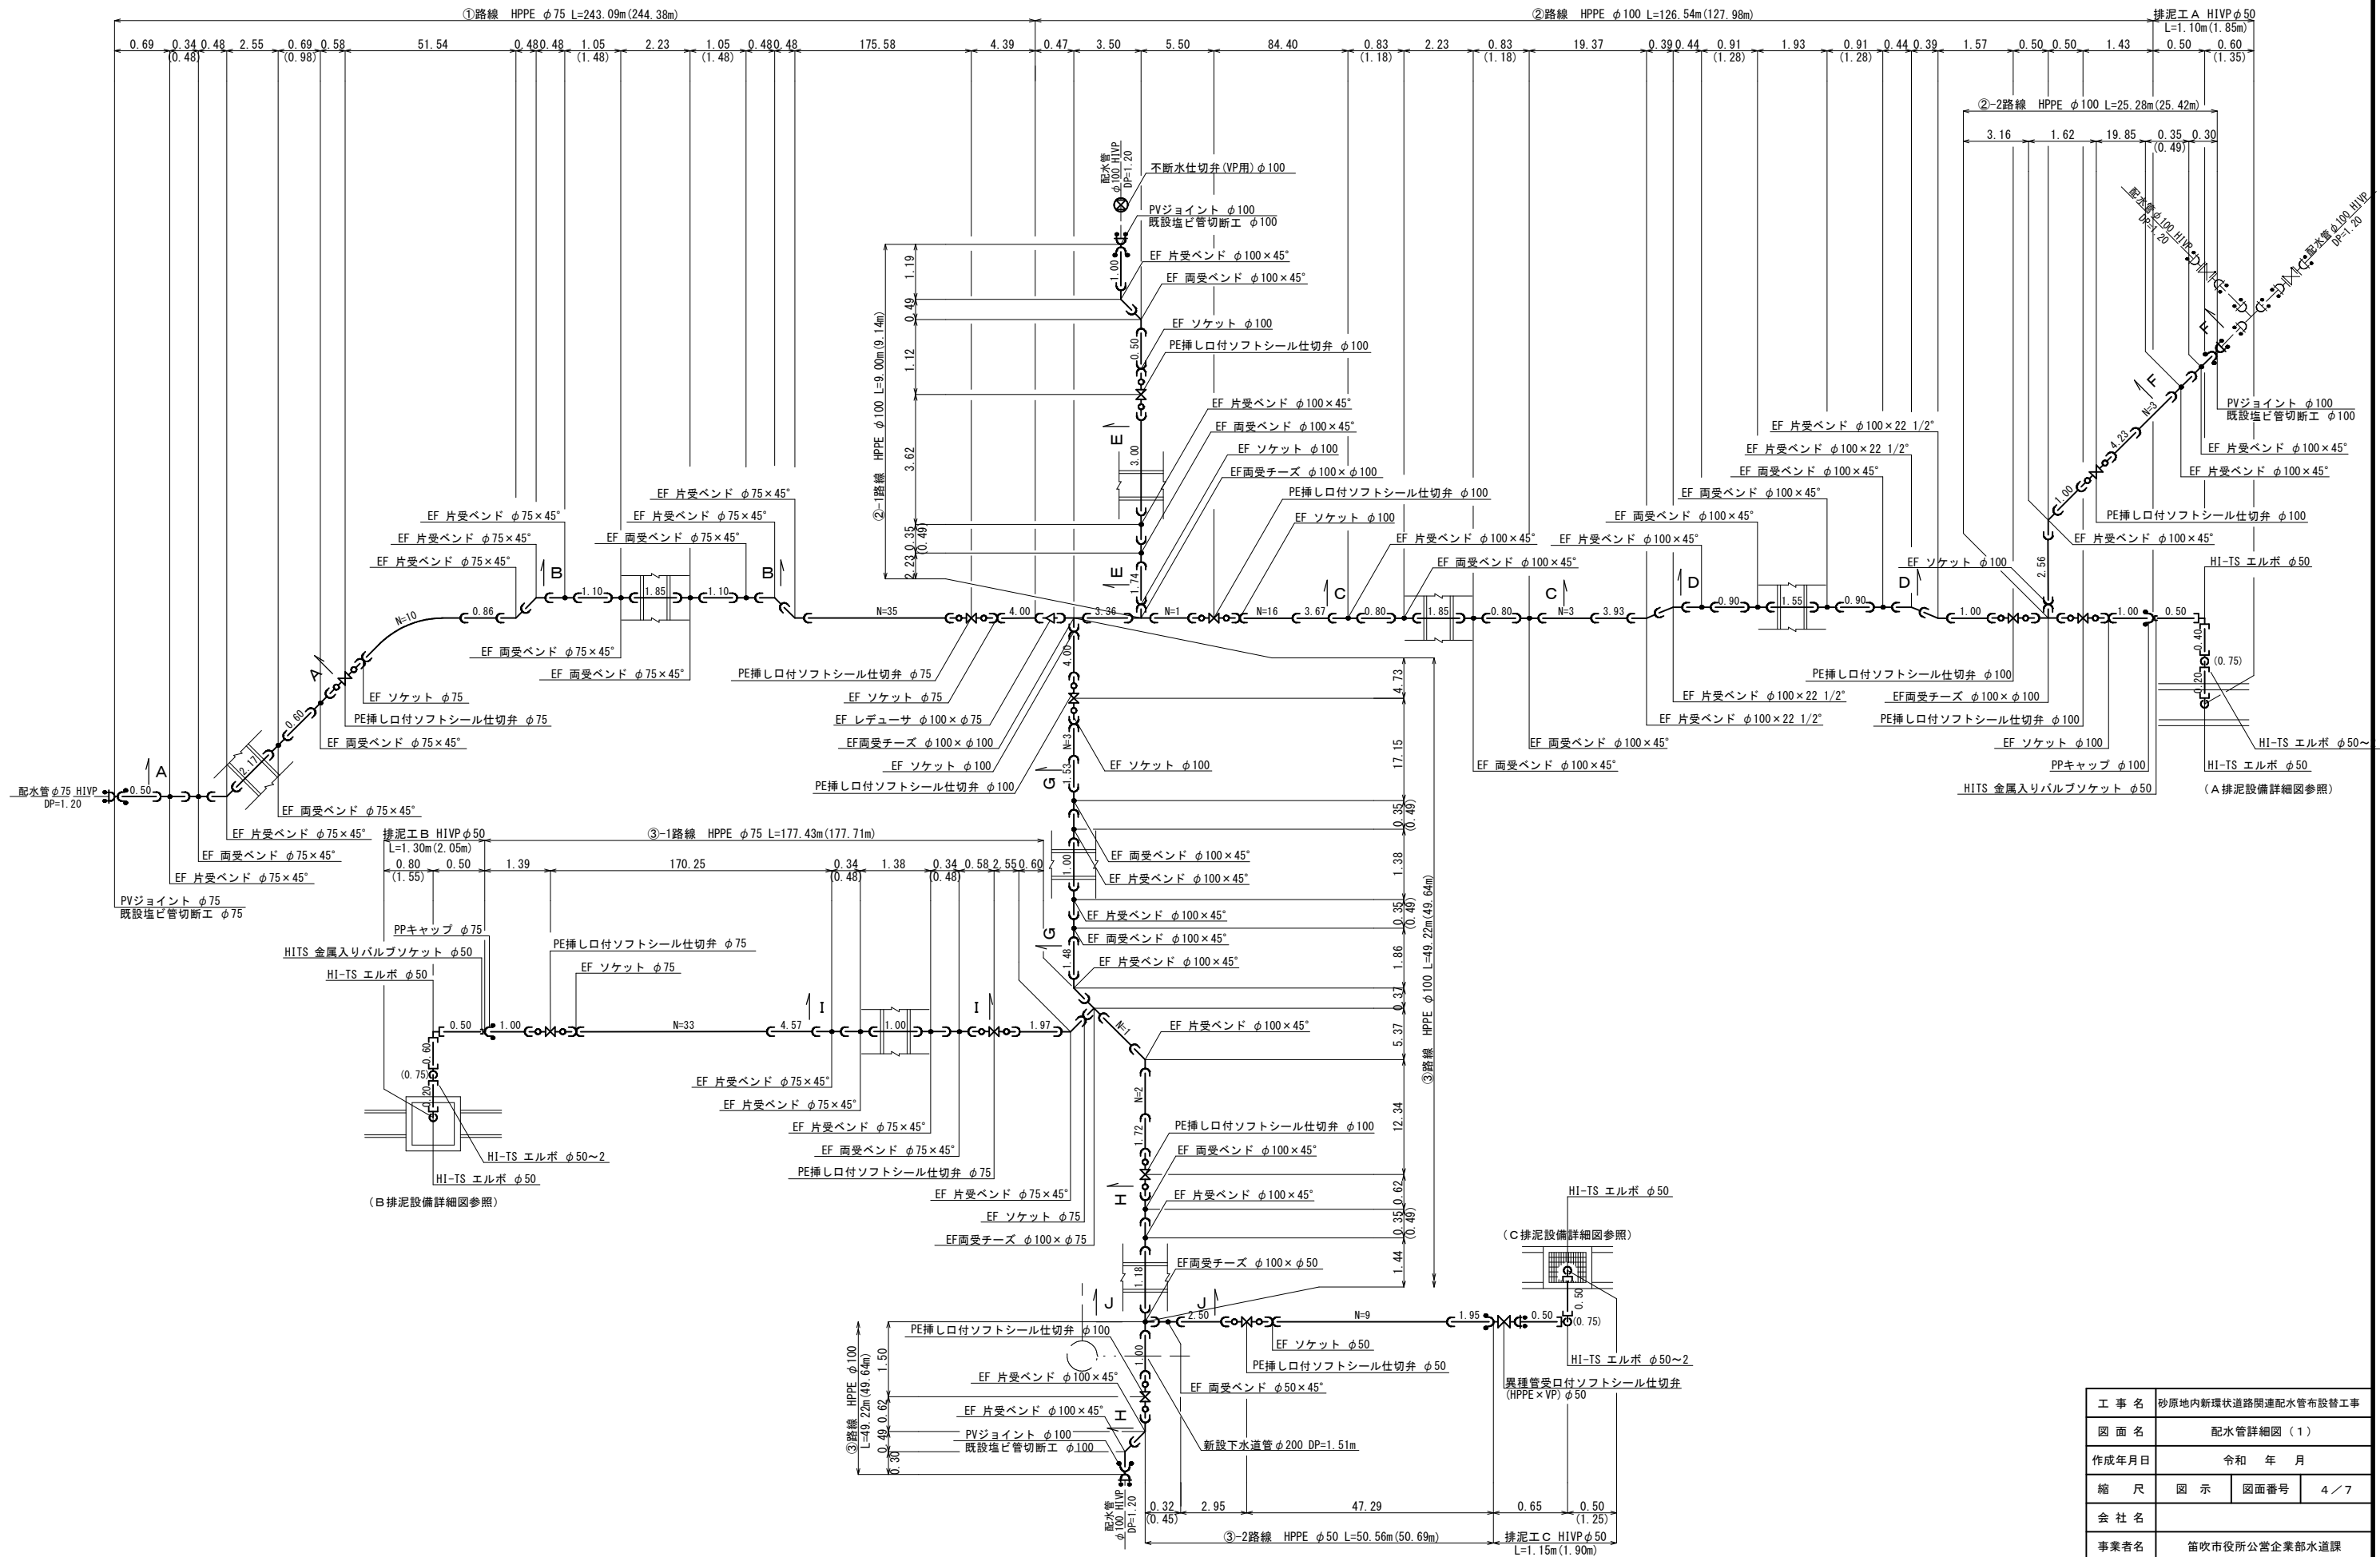


工 事 名	砂原地内新環状道路開通配水管布設替工事		
図 面 名	配水管詳細図（１）		
作成年月日	令和 年 月		
縮 尺	図 示	図面番号	４／７
会 社 名			
事業者名	笛吹市役所公営企業部水道課		

配水管詳細図(2) S=Free


A-A断面図

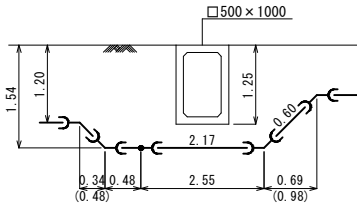


B-B断面図

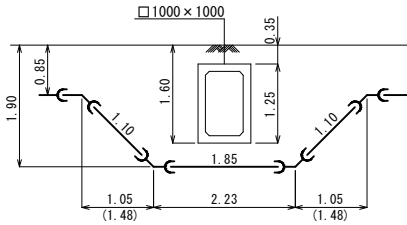


C-C断面図

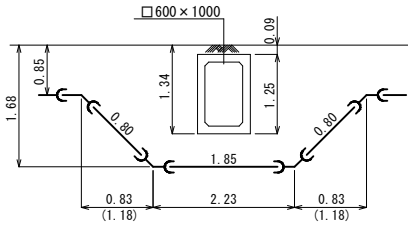


D-D断面図

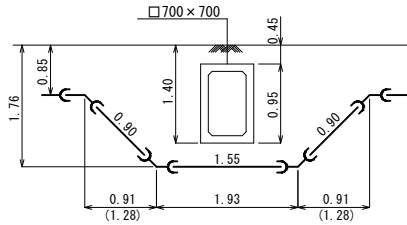


E-E断面図

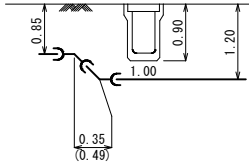


F-F断面図

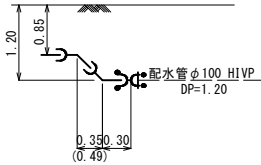


G-G断面図

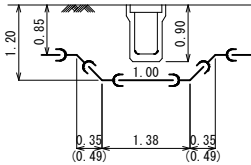


H-H断面図

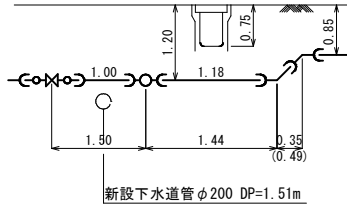


I-I断面図

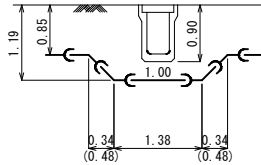


J-J断面図

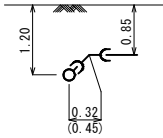


A排泥設備詳細図

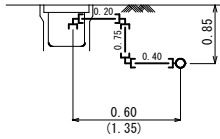

B排泥設備詳細図

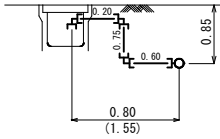


C排泥設備詳細図

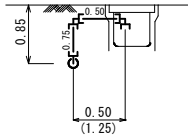

工事名	砂原地内新環状道路関連配水管布設替工事		
図面名	配水管詳細図(2)		
作成年月日	令和 年 月		
縮尺	図示	図面番号	5/7
会社名			
事業者名	笛吹市役所公営企業部水道課		


配水管土工図 S=1:20

計画道路

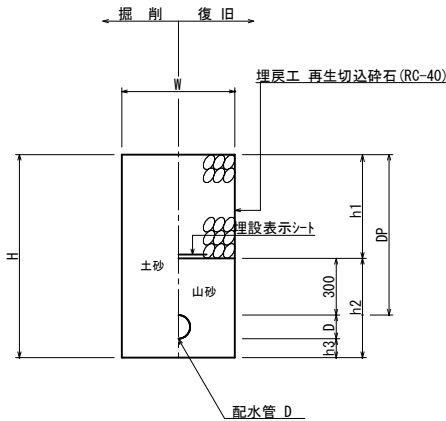


番号	管 種 口 径	管外径 D	掘削幅 W	掘削深 H	RC-40 h1	山砂 h2	管下 h3	土被り DP
①	HPPE φ100	125	600	1075	550	525	100	850
②	HPPE φ100	125	600	1425	900	525	100	1200
③	HPPE φ100	125	900	1905	1380	525	100	1680
④	HPPE φ100	125	900	1985	1460	525	100	1760
⑤	HPPE φ75	90	600	1040	550	490	100	850
⑥	HPPE φ75	90	600	1380	890	490	100	1190
⑦	HPPE φ75	90	600	1390	900	490	100	1200
⑧	HPPE φ75	90	900	1730	1240	490	100	1540
⑨	HPPE φ75	90	900	2090	1600	490	100	1900
⑩	HIVP φ50	60	600	1010	550	460	100	850

市道車道As

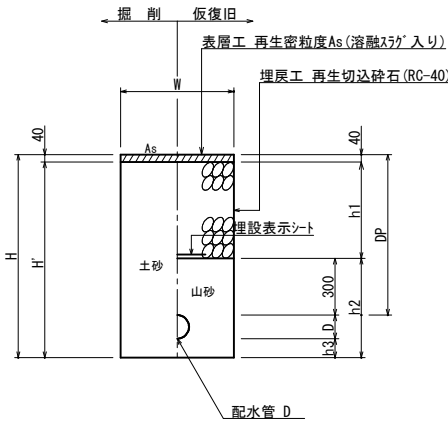


番号	管 種 口 径	管外径 D	掘削幅 W	掘削深 H	機械掘削 H'	RC-40 h1	山砂 h2	管下 h3	土被り DP
⑪	HPPE φ100	125	600	1075	1035	510	525	100	850
⑫	HPPE φ100	125	600	1425	1385	860	525	100	1200

県道(歩道)

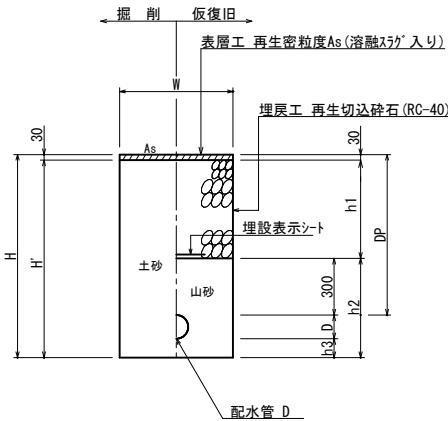


番号	管 種 口 径	管外径 D	掘削幅 W	掘削深 H	機械掘削 H'	RC-40 h1	山砂 h2	管下 h3	土被り DP
⑬	HPPE φ50	63	600	1013	983	520	463	100	850
⑭	HIVP φ50	60	600	1010	980	520	460	100	850

県道(乗入)

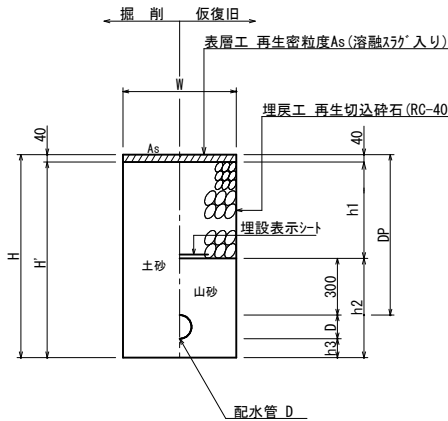


番号	管 種 口 径	管外径 D	掘削幅 W	掘削深 H	機械掘削 H'	RC-40 h1	山砂 h2	管下 h3	土被り DP
⑮	HPPE φ100	125	600	1425	1385	860	525	100	1200
⑯	HPPE φ50	63	600	1013	973	510	463	100	850

県道(車道)⑰

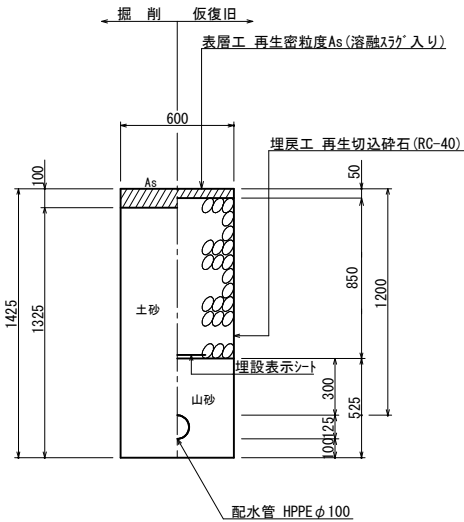


市道車道As⑱

(不斷水仕切弁)

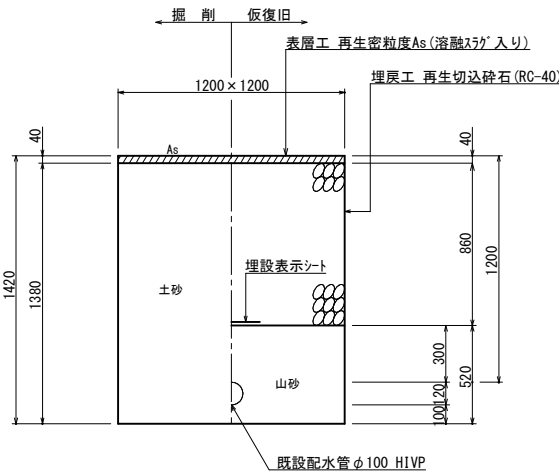


計画道路⑲

(弁篋撤去)

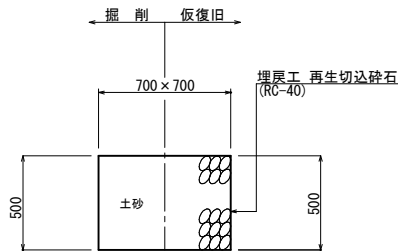


工 事 名	砂原地内新環状道路関連配水管布設替工事		
図 面 名	配水管土工図		
作成年月日	令和 年 月		
縮 尺	図 示	図面番号	6 / 7
会 社 名			
事業者名	笛吹市役所公営企業部水道課		

仕切弁標準図 S=1:10
(参考図)

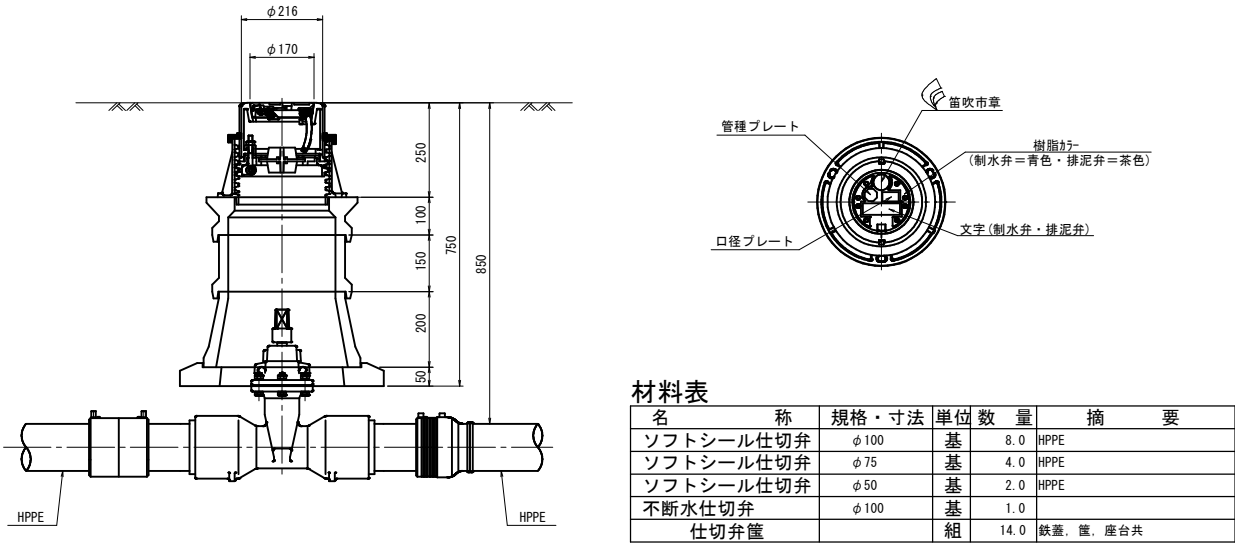


各戸給水管標準図 S=Free
(参考図)

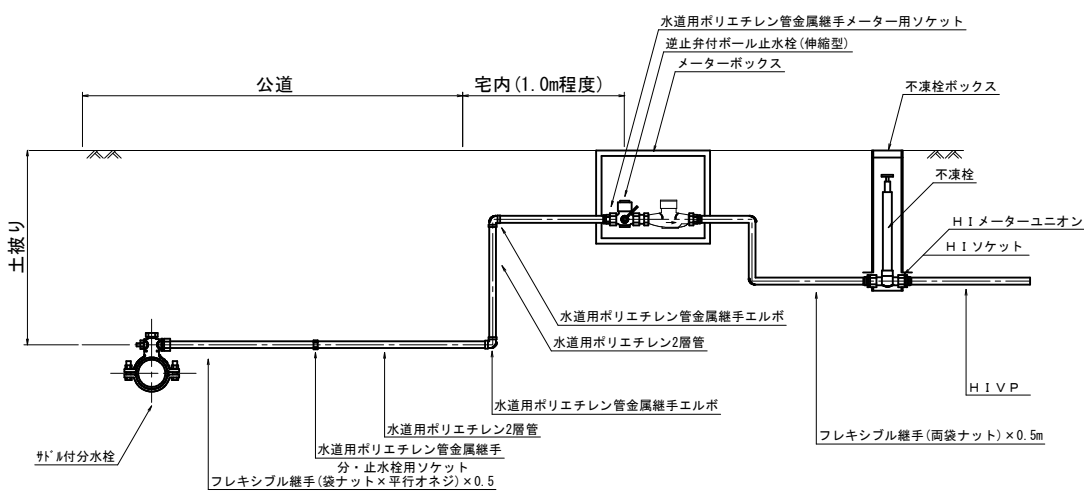

各戸給水工事数量調査書

番号	メーター口径	取出し口径	分岐器具				給水管材料																									
			サドル分水栓				ポリエチレン管		フレキシブル継手φ×500L				分止水栓		PEエルボ		メーター用		逆止弁付ボール		メーターBOX	不凍栓		止水栓篋	HIVP		HIメーターユニオン		HIソケット			
			HPPEφ100×		HPPEφ50×		1種(軟質)		袋ナット×平行オネジ		両ユニオンナット		用ソケット		φ20	φ25	φ20	φ25	φ20	φ25		止水栓			H300		φ125 H=450	φ13	φ20	φ13		φ13
			φ20	φ25	φ20	φ25	φ20	φ25	φ20	φ25		φ13		φ20							φ25	φ20	φ25	φ20	φ25	φ20×13						
①	φ13	φ20	1				3.5		1			1		1		2		1			1		1	1		1	0.5		1		2	
②	φ13	φ20			1		2.0		1			1		1		2		1			1	1		1	0.5		1		2			
③	φ13	φ20			1		2.0		1			1		1		2				1	1		1	0.5		1		2				
計			1		2		7.5		3			3		3		6		3			3	3		3	1.5		3			6		

給水管土工図 S=1:20

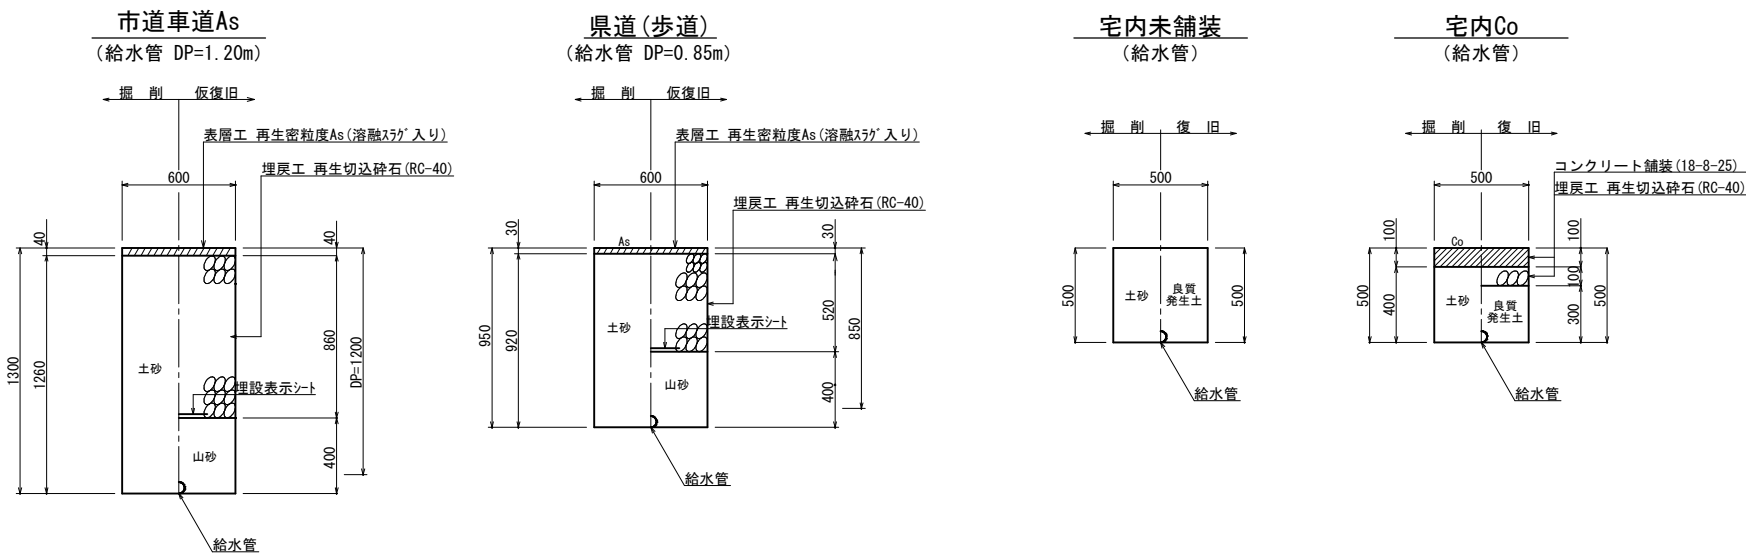

工事名	砂原地内新環状道路関連配水管布設替工事		
図面名	各種標準図、給水管土工図		
作成年月日	令和 年 月		
縮尺	図示	図面番号	7/7
会社名			
事業者名	笛吹市役所公営企業部水道課		