


配管平面図 縮尺1:100




汎川41号橋配水管添架工事				
工事番号	図面番号		1/4	
工事名				
工事箇所	笛吹市石和町広瀬地内			
図面名	配管平面図			
設計製図	年	月	日	縮尺
事業主体	笛吹市公営企業部水道課			

道路改良

掘削時 仮復旧時



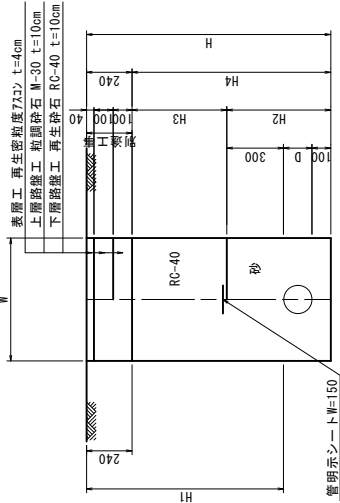


番号	管 種	D	H	H1	H2	H3	H4	W	備 考
-1	HPPE	Φ100	1075	850	525	310	835	600	
-2									
-3									

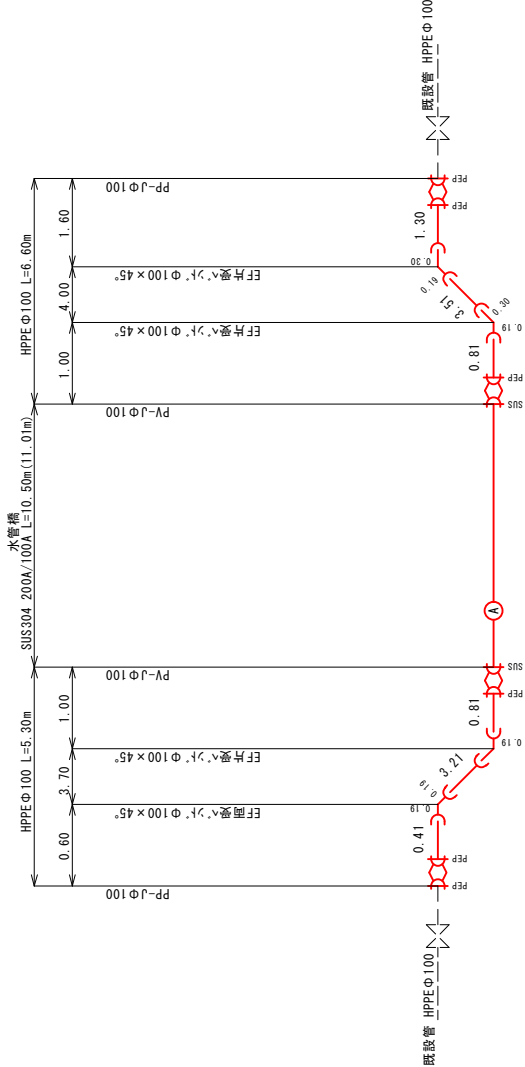




渋川41号橋配水管添架工事			
工事番号	図面番号	2 / 4	
工事名			
工事箇所	苗吹市石和町広瀬地内		
図面名	配管詳細図・掘削標準図		
設計製図	年 月 日	縮 尺	図 示
事業主体	苗吹市公営企業部水道課		

# 水管橋一般図

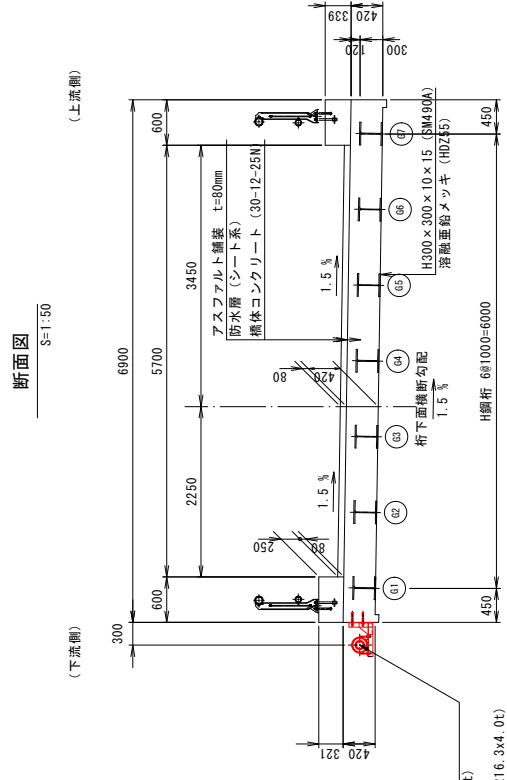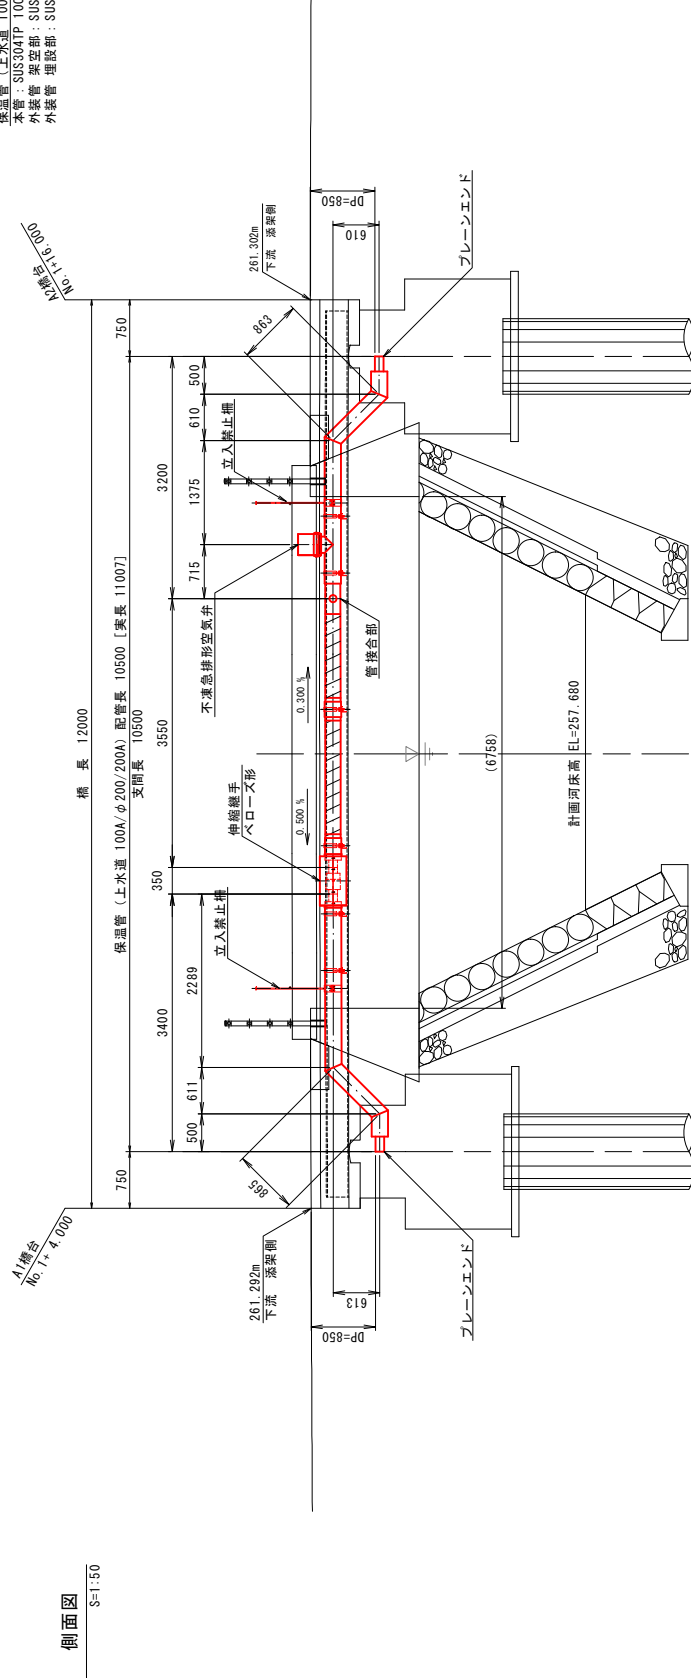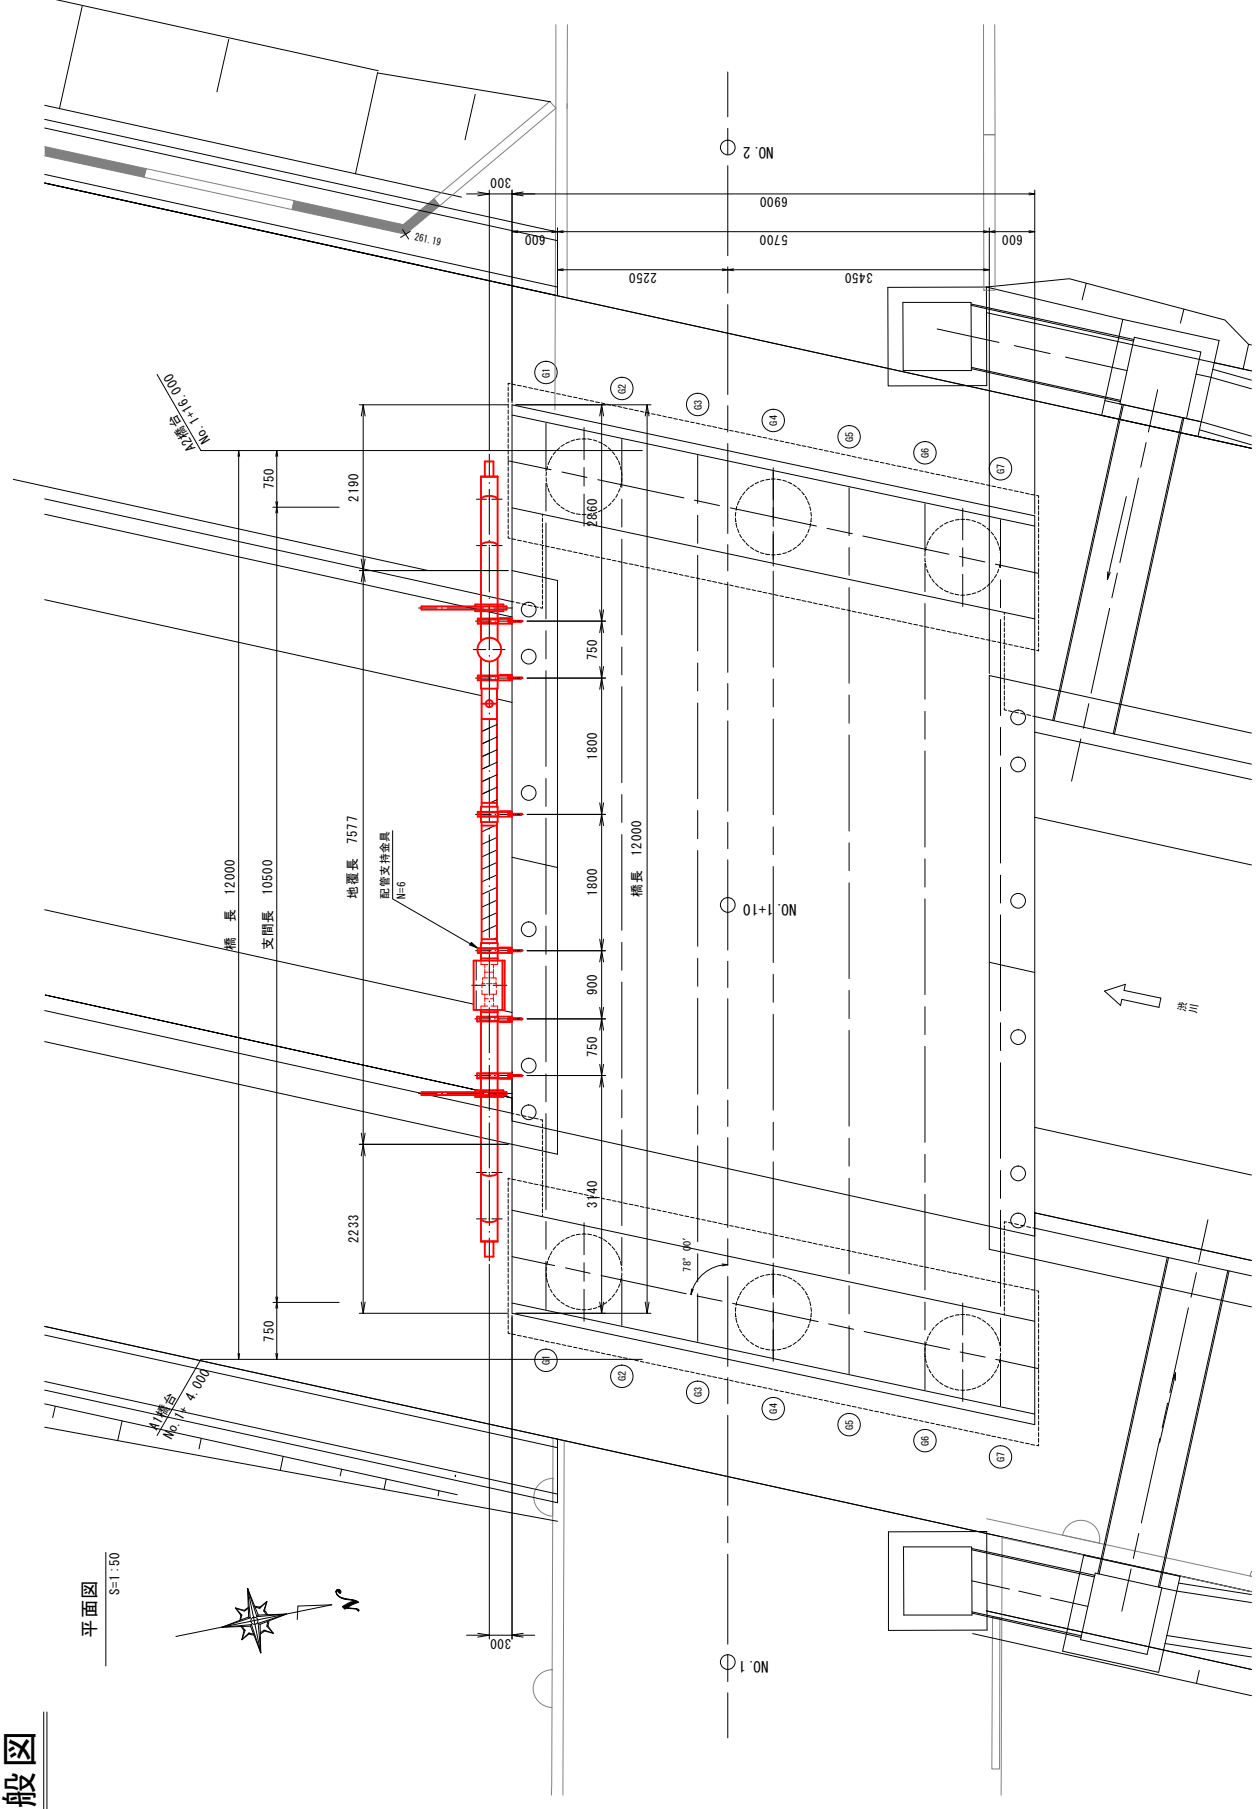

洪川41号橋配水管添架工事			
工事番号	図面番号	3/4	
工事名			
笛吹市石和町広瀬地内			
図面名	水管橋一般図		
設計製図	年	月	日
事業主体	笛吹市公営企業部水道課		

# 水管橋部詳細図

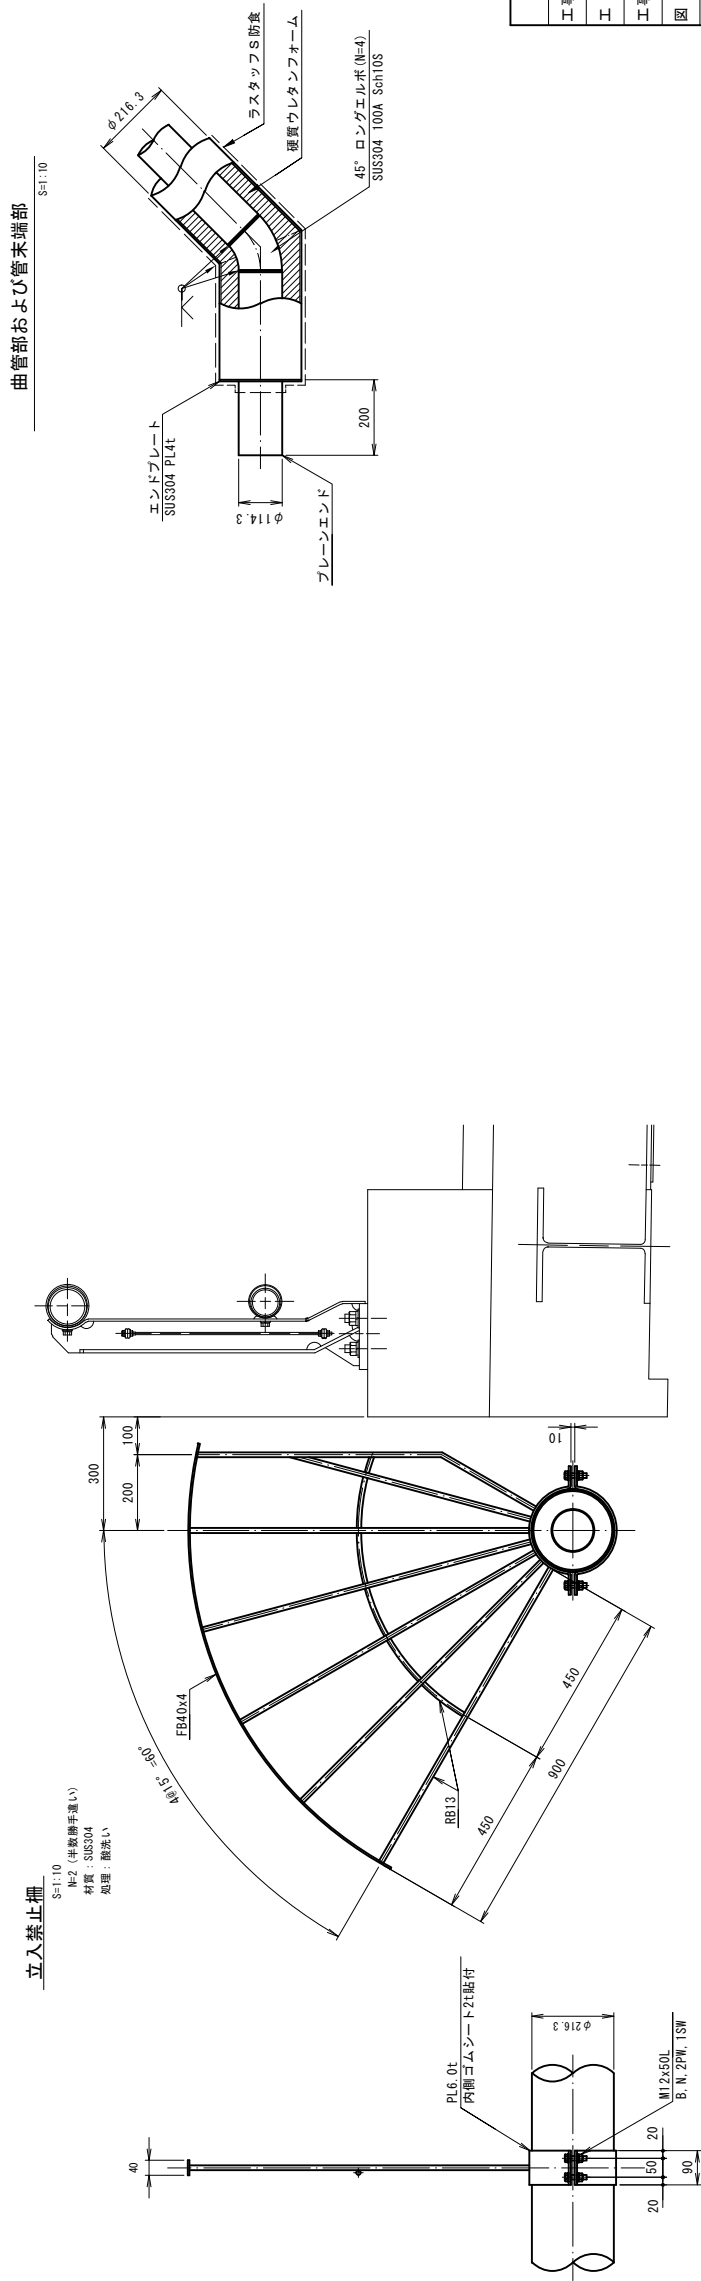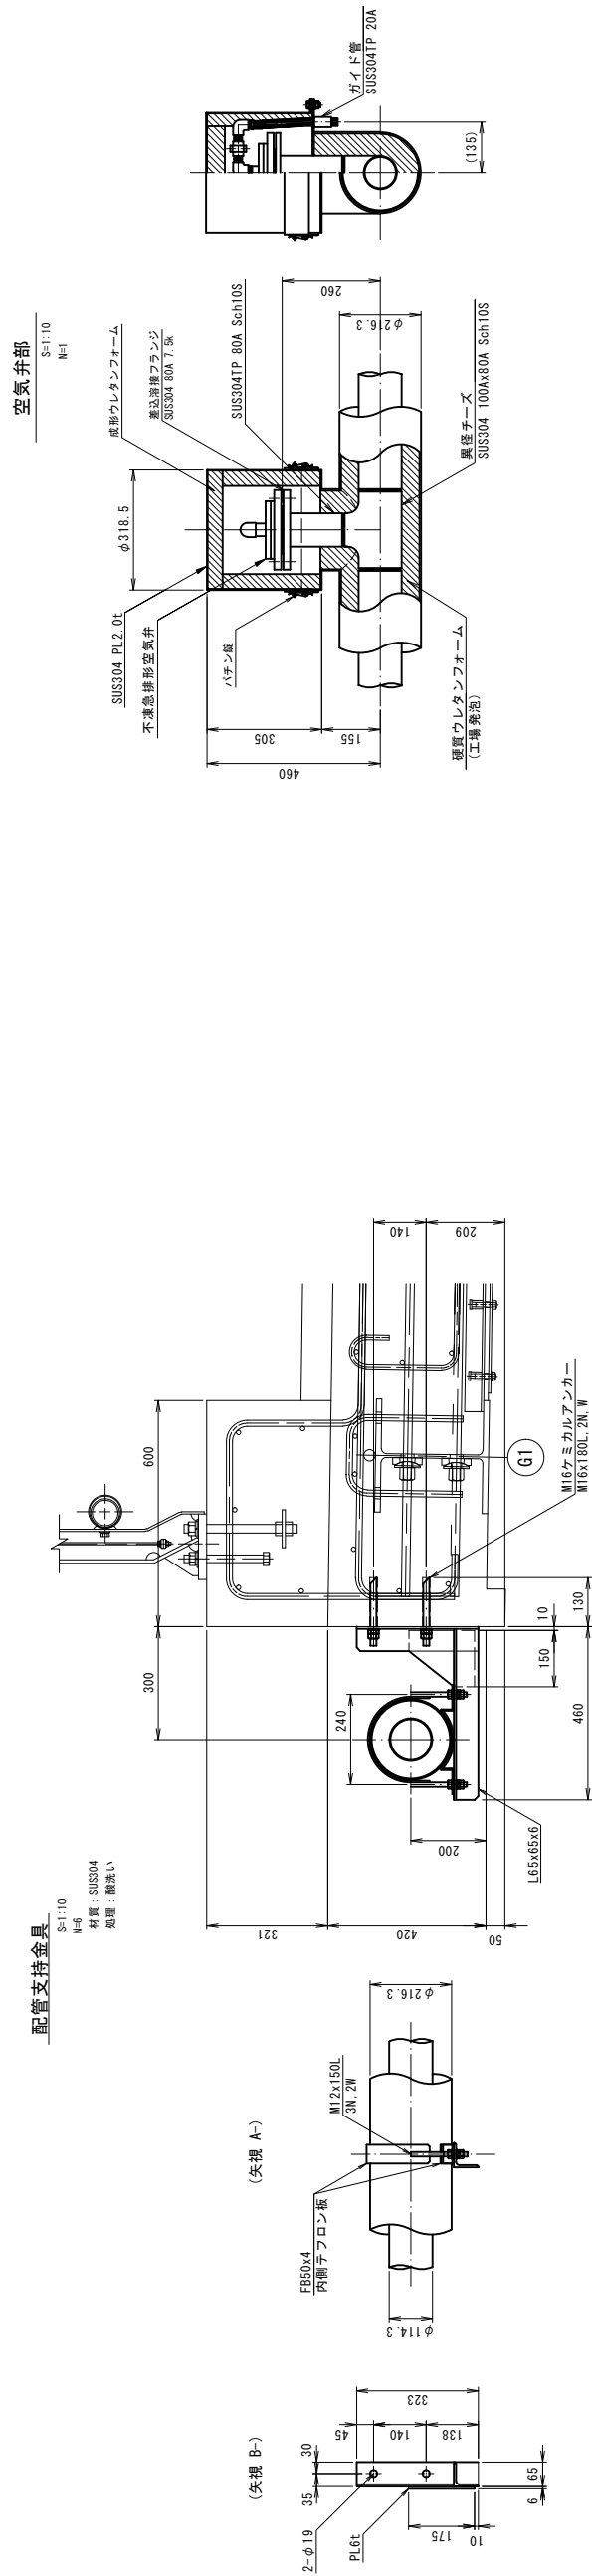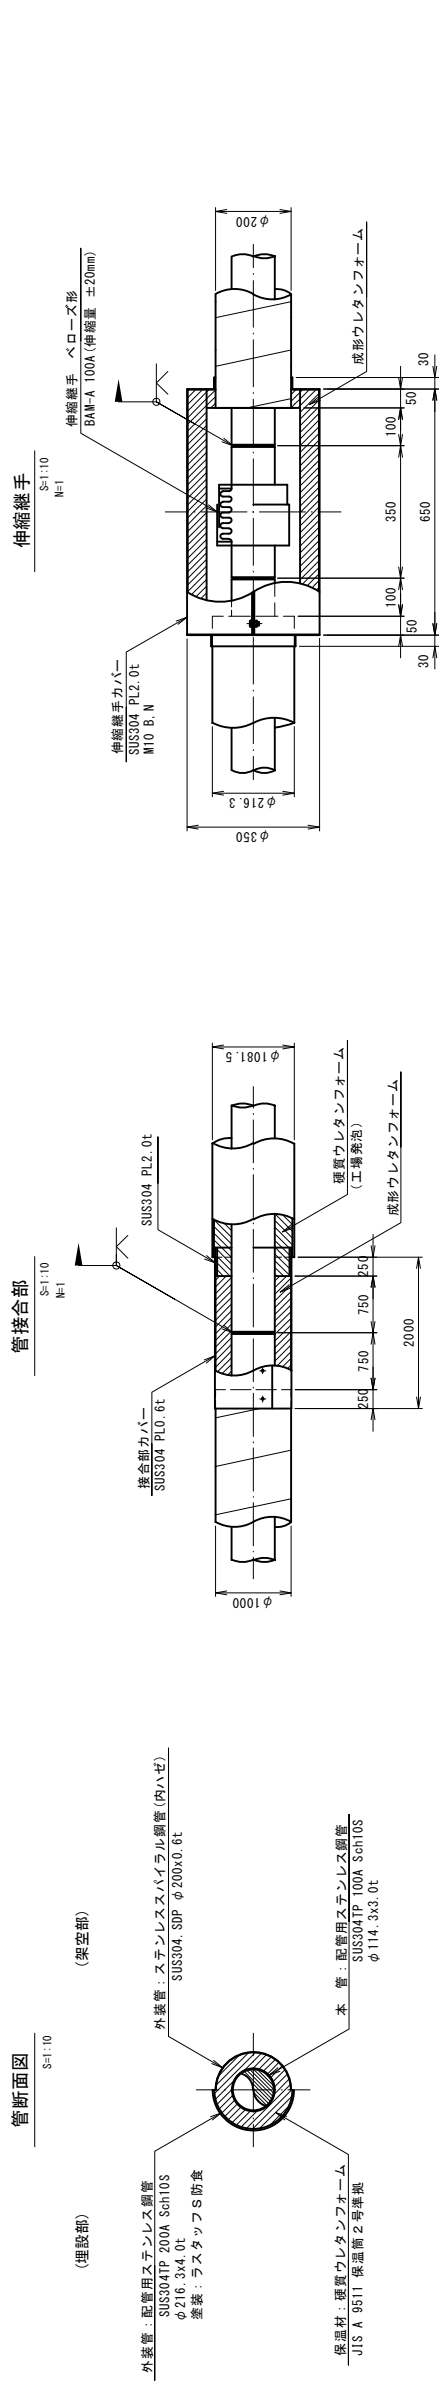

茨城県水産試験場			
工事番号	図面番号	4/4	
工事名			
工事箇所	笛吹市石和町八潮地内		
図 面 名	水管橋部品詳細図		
設計製図	年	月	日
事業主体	茨城県企業部水道課		